


PLANTA BAIXA PAV.TÉRREO

RESERVADO CARIMBOS APROVAÇÃO

DISCRIMINAÇÃO DAS REVISÕES				PROJ.	APROV.	APROV.	DATA
Nº							
SECRETARIA DE DESENVOLVIMENTO URBANO - SEDUR				DEPARTAMENTO DE ELABORAÇÃO DE PROJETOS			
PREFEITURA MUNICIPAL DE CHAPECÓ				USB ESPLANADA			
RES.P. TÉCNICO PROJETO				RES.P. TÉCNICO EXECUÇÃO			
PREFEITURA DE CHAPECÓ				PREFEITURA DE CHAPECÓ			

PROJETO HIDROSSANITÁRIO INSTALAÇÕES HIDRÁULICAS

REFERÊNCIA				HI			
-Planta do Barrilete Pavimento Térreo				NÚMERO DA PRANCHETA			
VISTO				DATA	ESCALA	ÁREA	DESENHO
CONCLUÍDO				04/09/2019	INDICADA	m²	INDICAR
DESENHO/ARQUIVO				ZC/SP-FRANCHETAS - Alvaro - Projetos 2019-USB Esplanada			
				01			
				01 - 07			

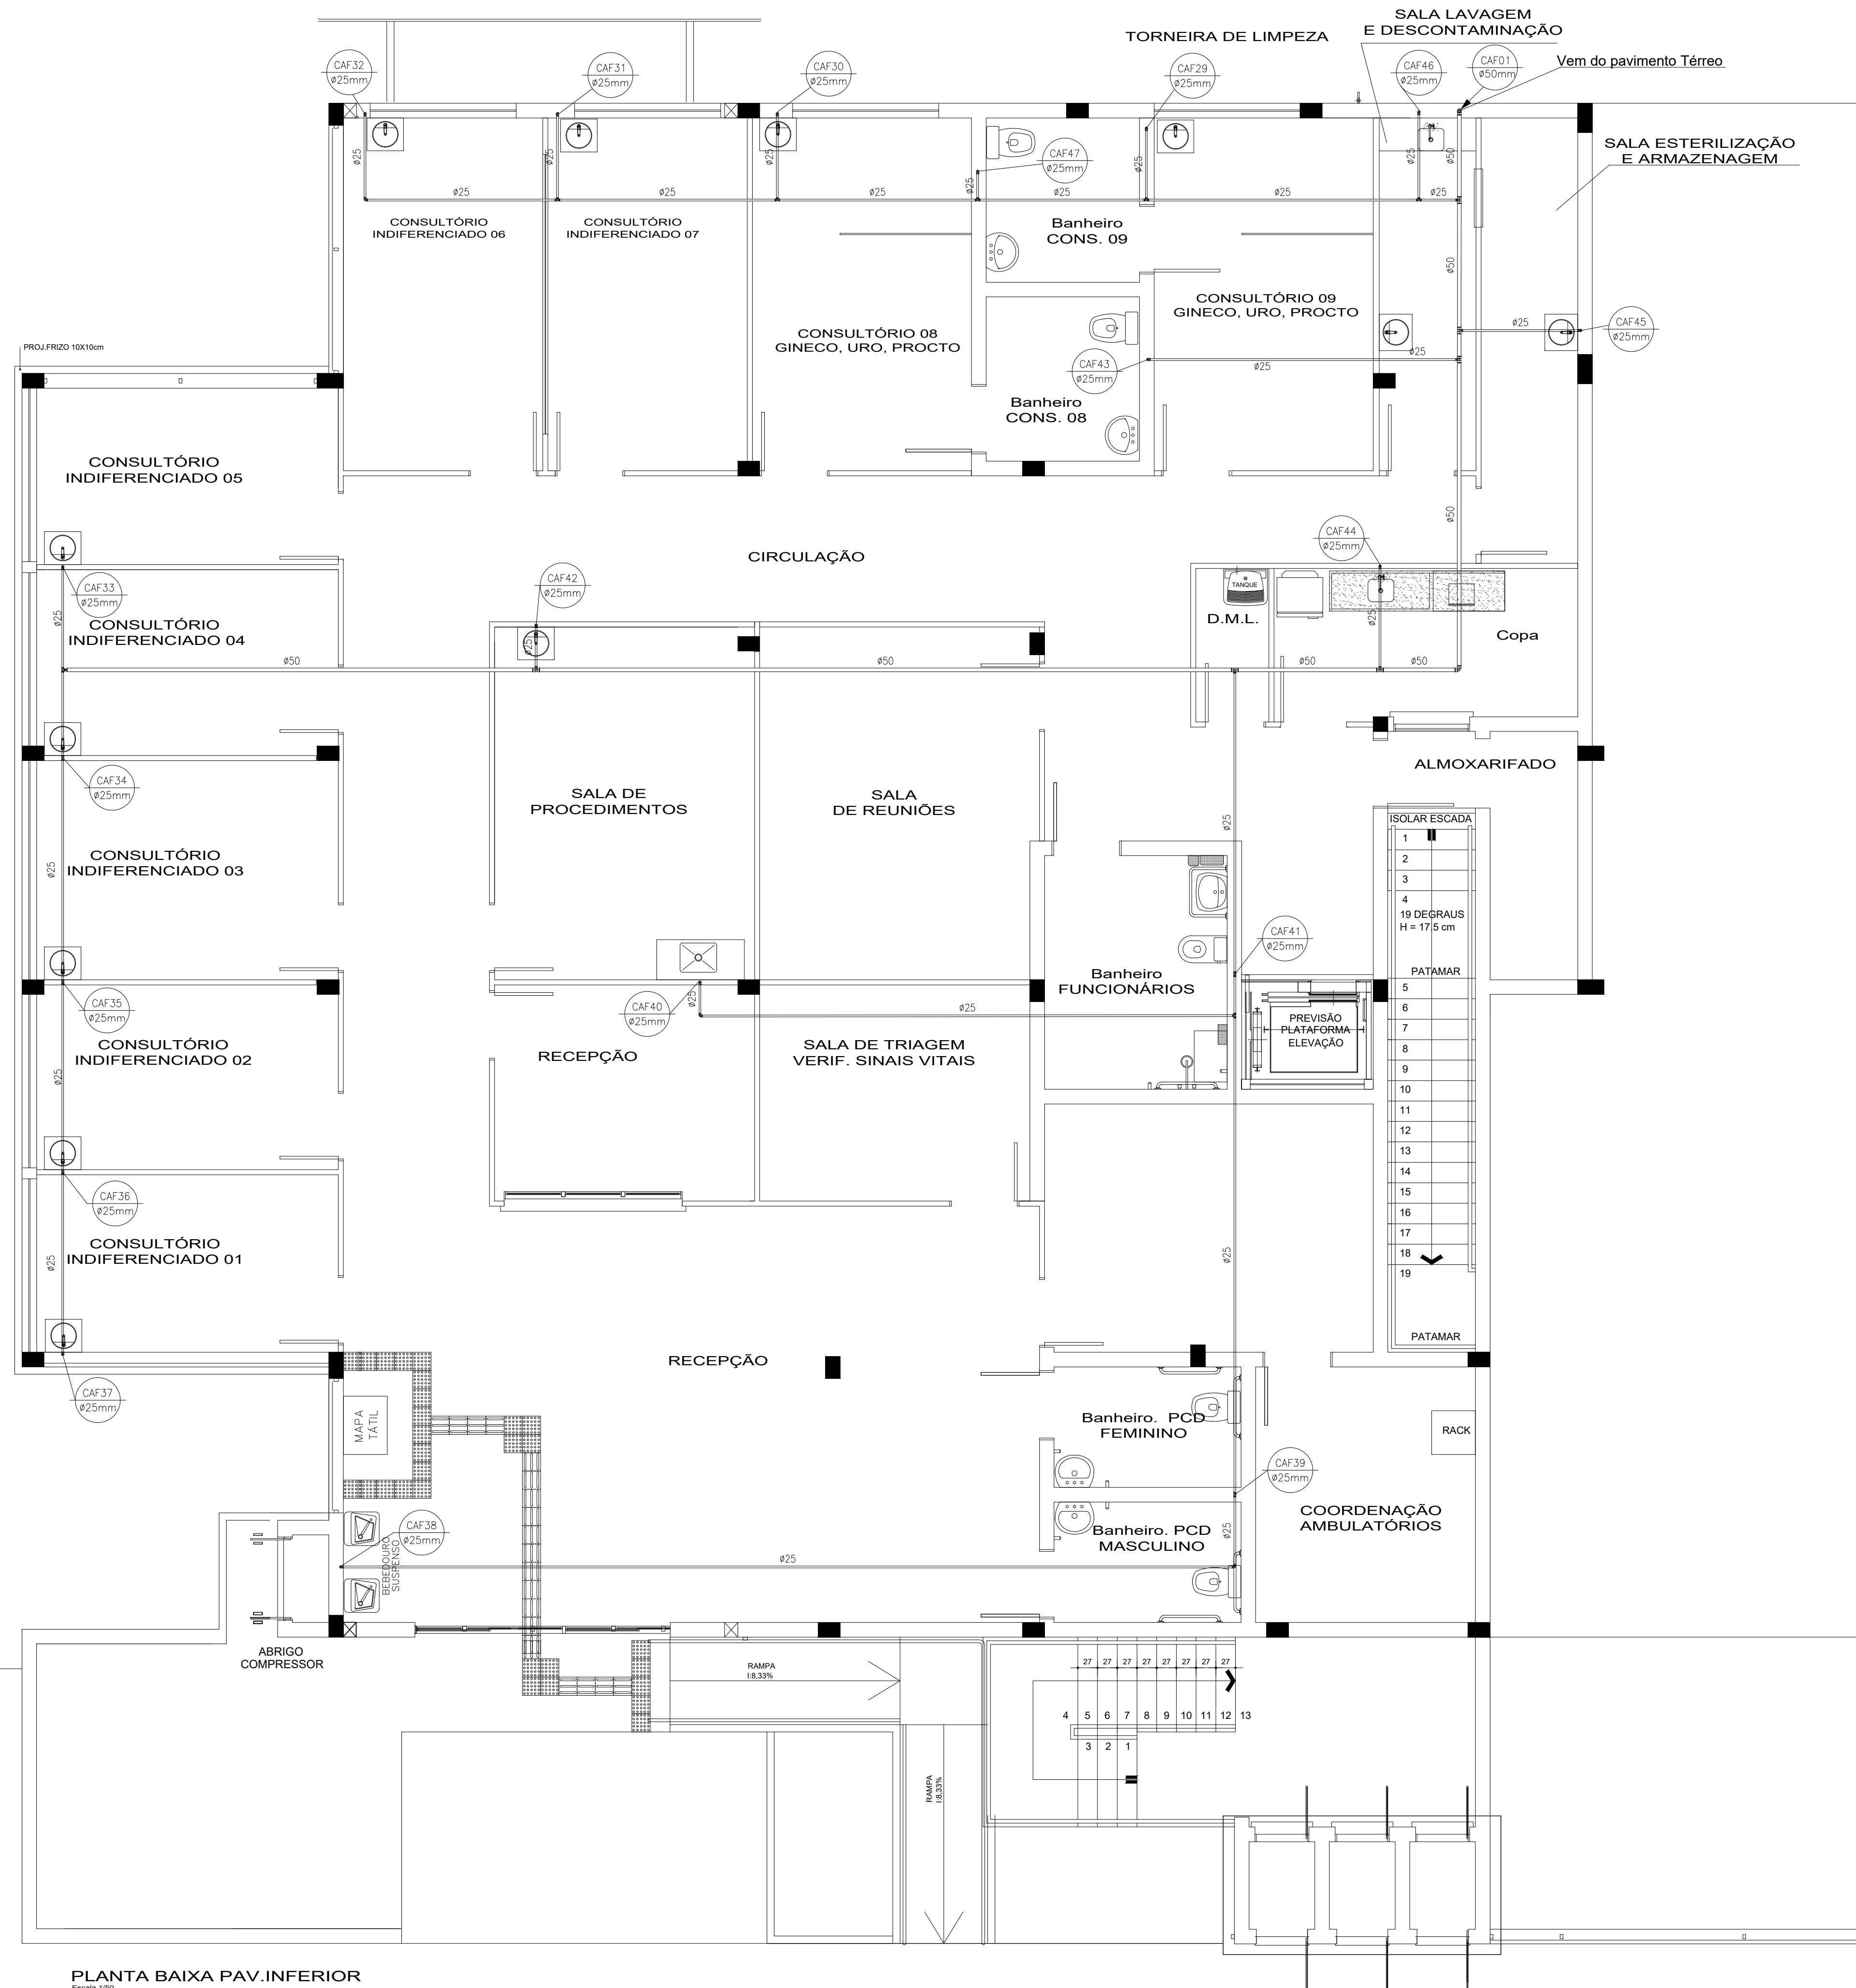


PLANTA BAIXA PAV. INFERIOR

Escala: 1:50


RESERVADO CARIMBOS APROVAÇÃO

Nº	DISCRIMINAÇÃO DAS REVISÕES	PROJ.	APROV.	APROV.	DATA
PREFEITURA MUNICIPAL DE <b>CHAPECÓ</b>		SECRETARIA DE DESENVOLVIMENTO URBANO - SEDUR			
COPRA		DEPARTAMENTO ELABORAÇÃO DE PROJETOS			
RES. TÉCNICO PROJETO		RES. TÉCNICO EXECUÇÃO		PREFEITURA DE CHAPECÓ	
PROJETO HIDROSSANITÁRIO INSTALAÇÕES HIDRÁULICAS					
REFERÊNCIA -Planta do Barilete Pavimento Inferior					SECA DO PROJETO HI
VISÃO	/ /	DATA 04/09/2019	ESCALA INDICADA	ÁREA	DESENHO INDICAR
CONCLUÍDO	/ /	DESCRIÇÃO/ARQUIVO Z:\SP-FRANCHIAS - Alvaro - Projetos 2019\USB Esplanada			SEQUÊNCIA DAS FRANCHIAS 02 - 07




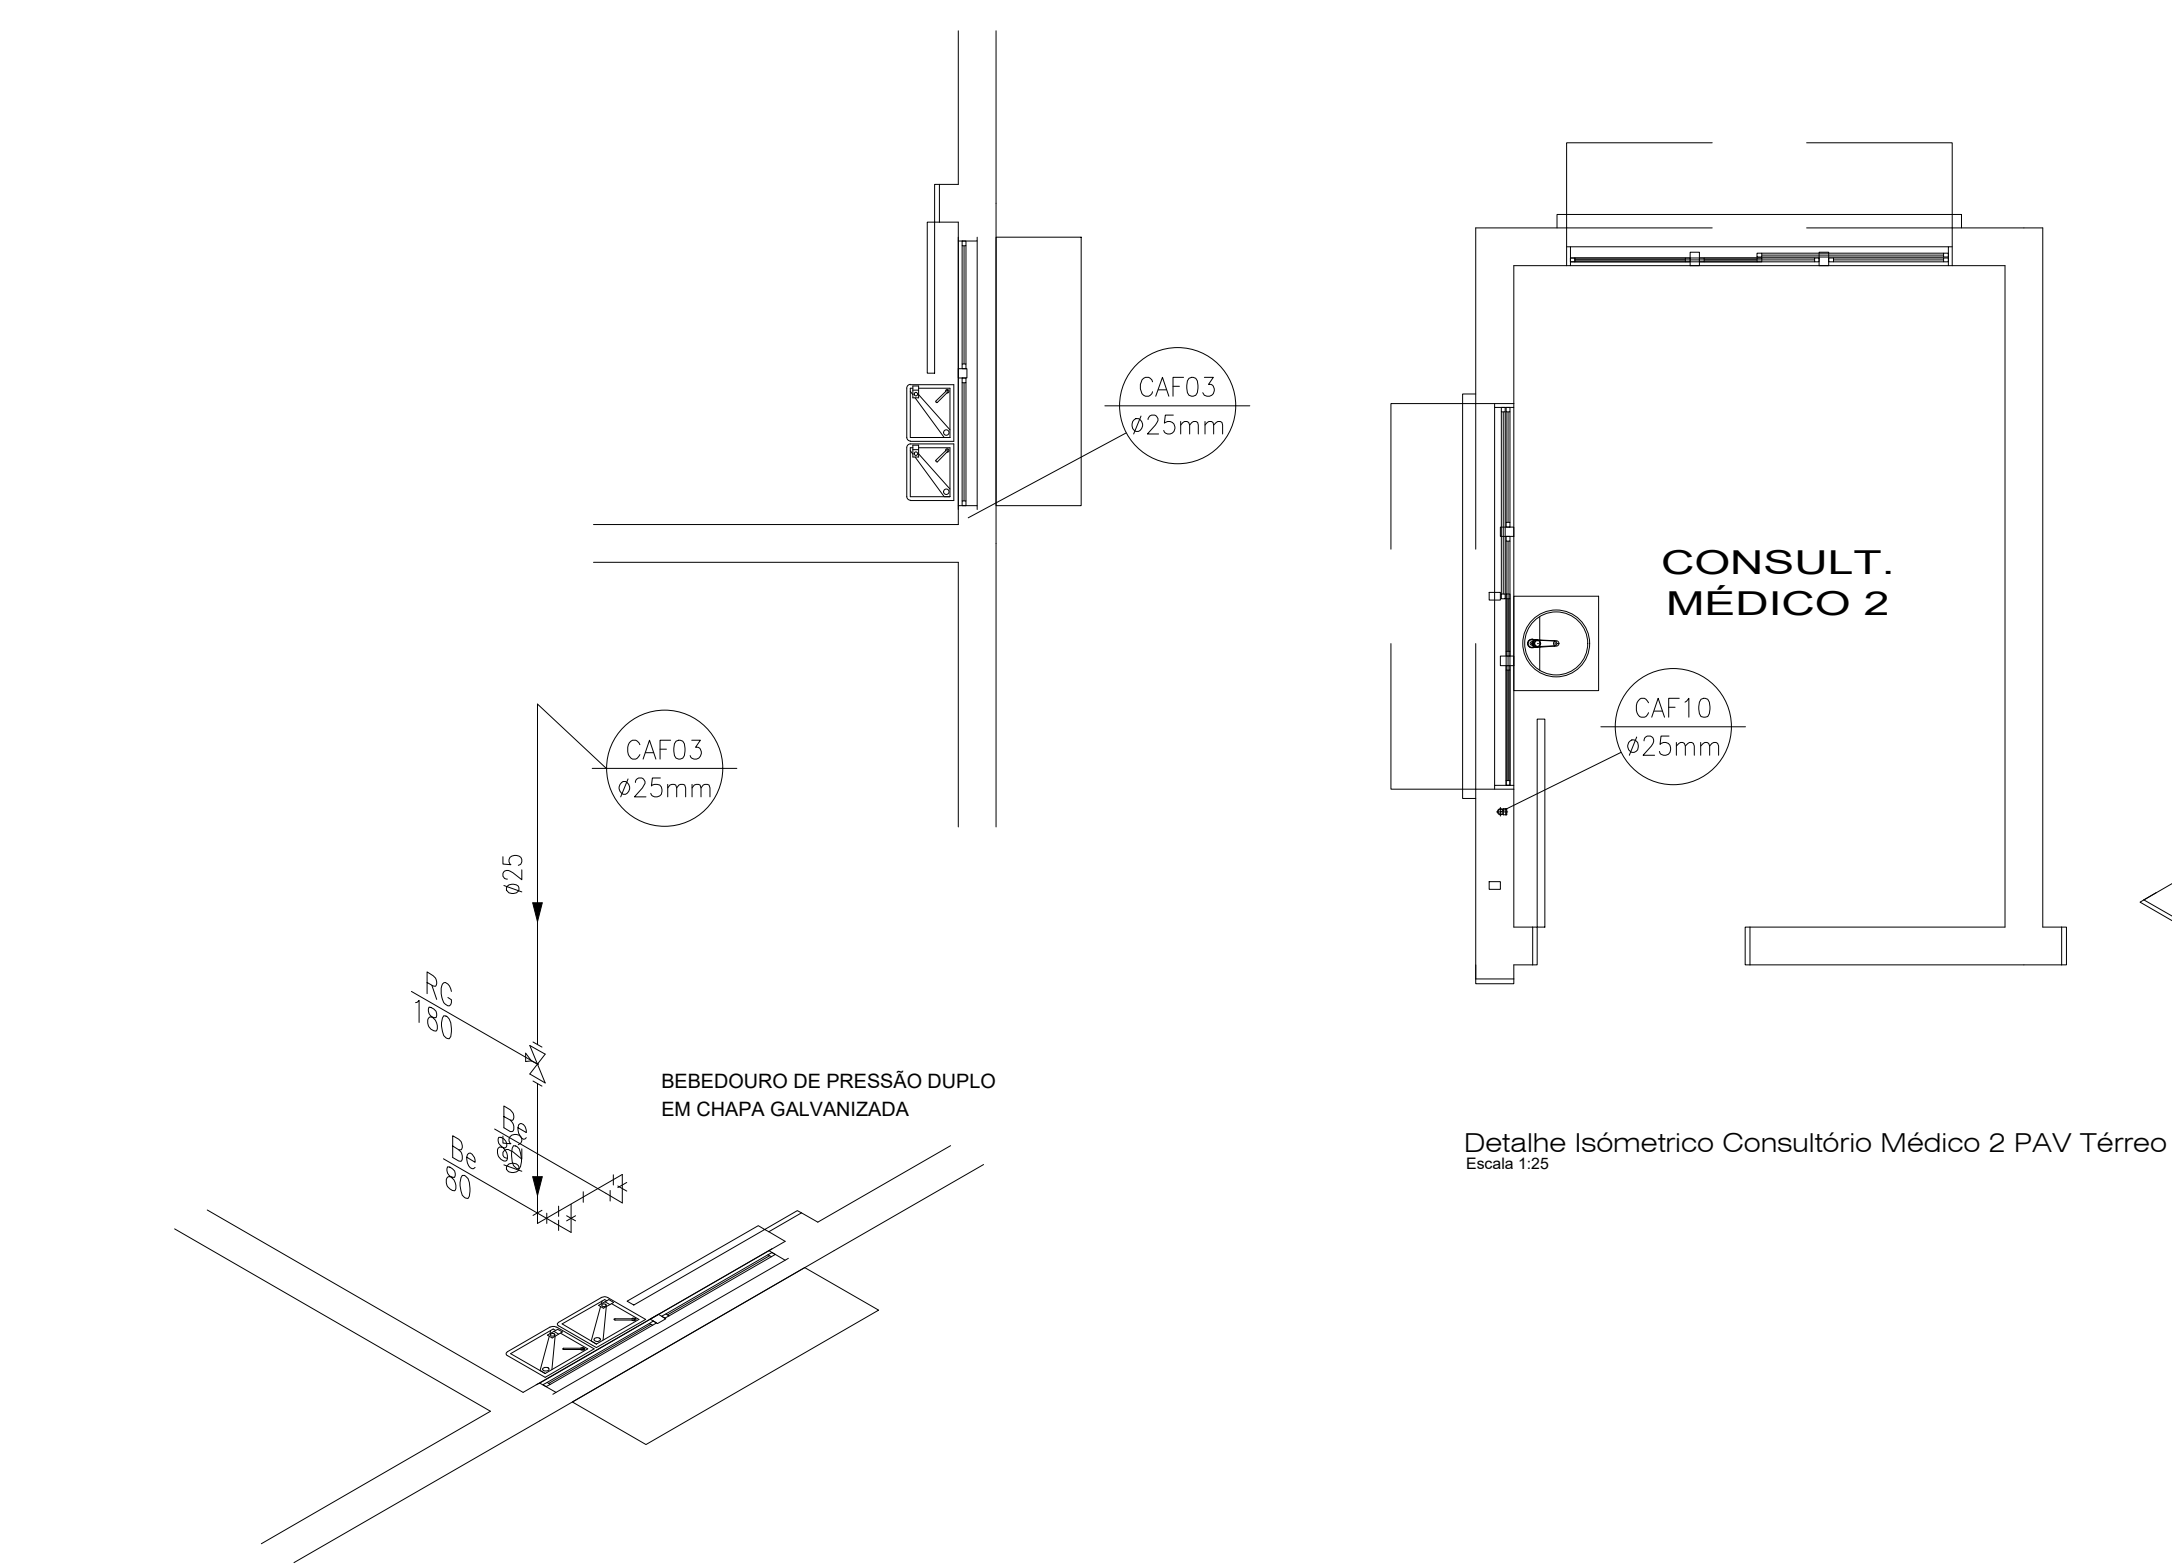



Detalhe Isométrico Bebedouro PAV Térreo  
Escala 1:25

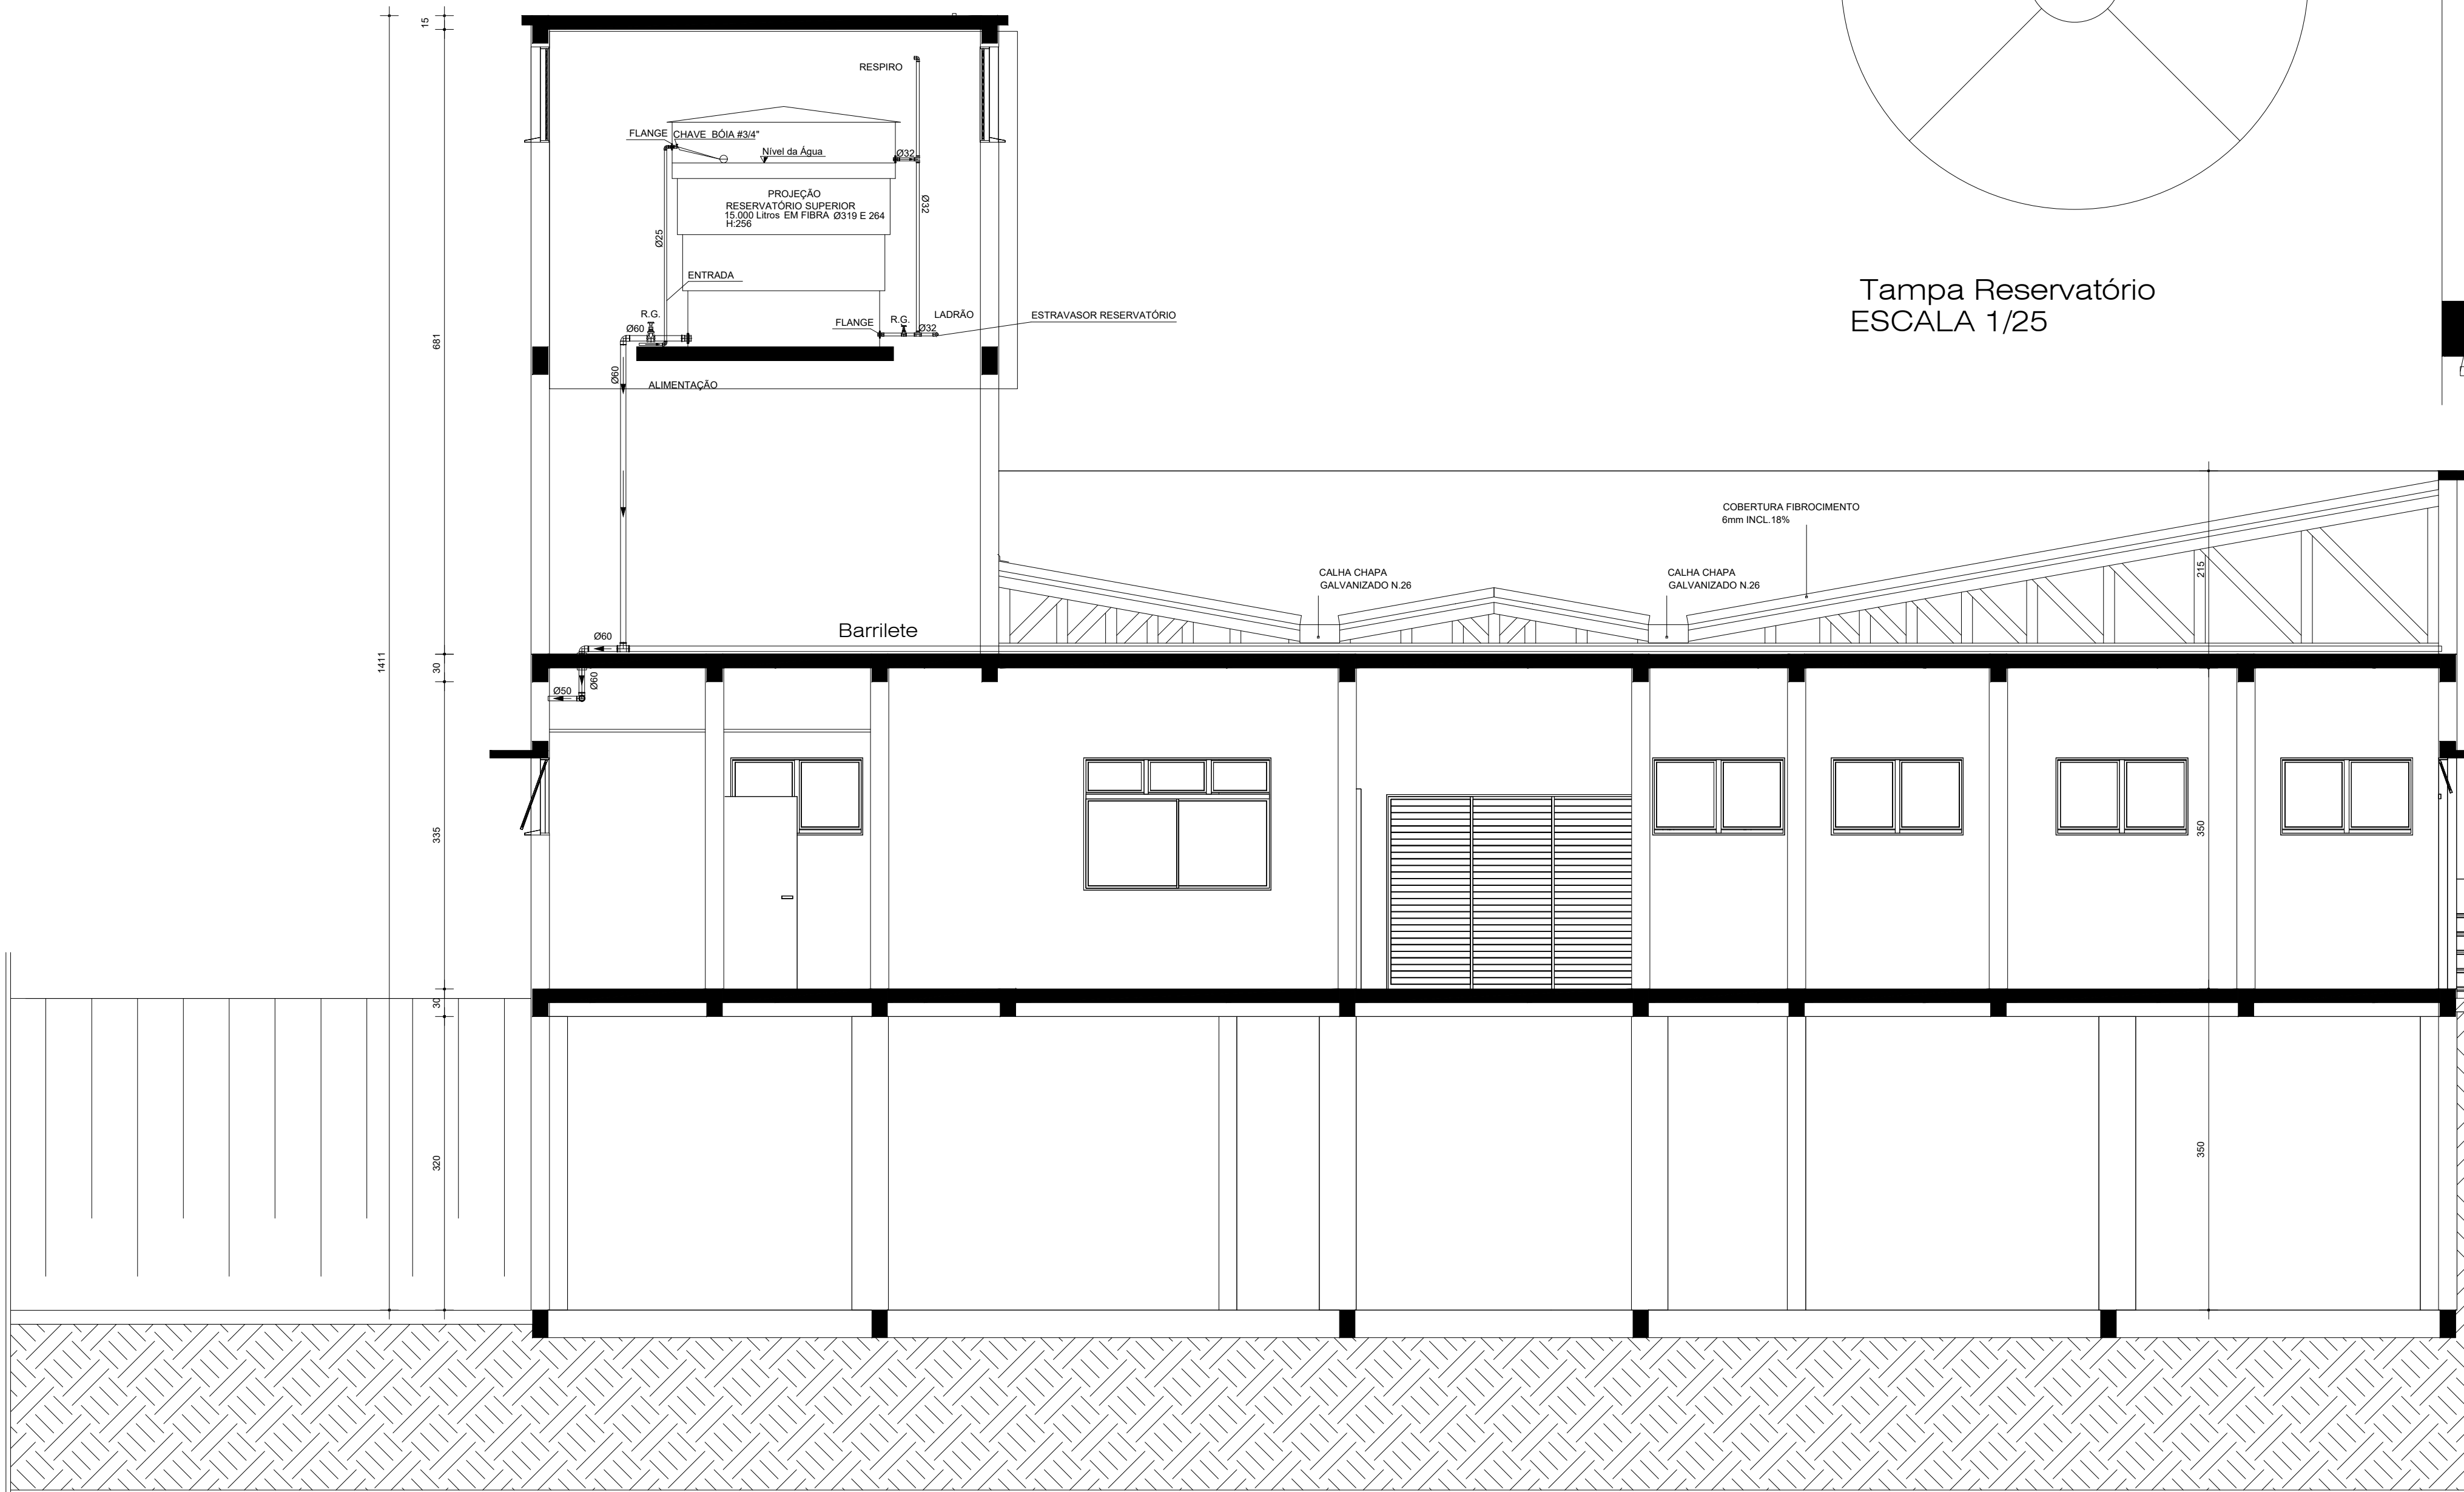

DETALHE DA LOCALIZAÇÃO DA TORRE DE ÁGUA FRIA  
Escala 1:50

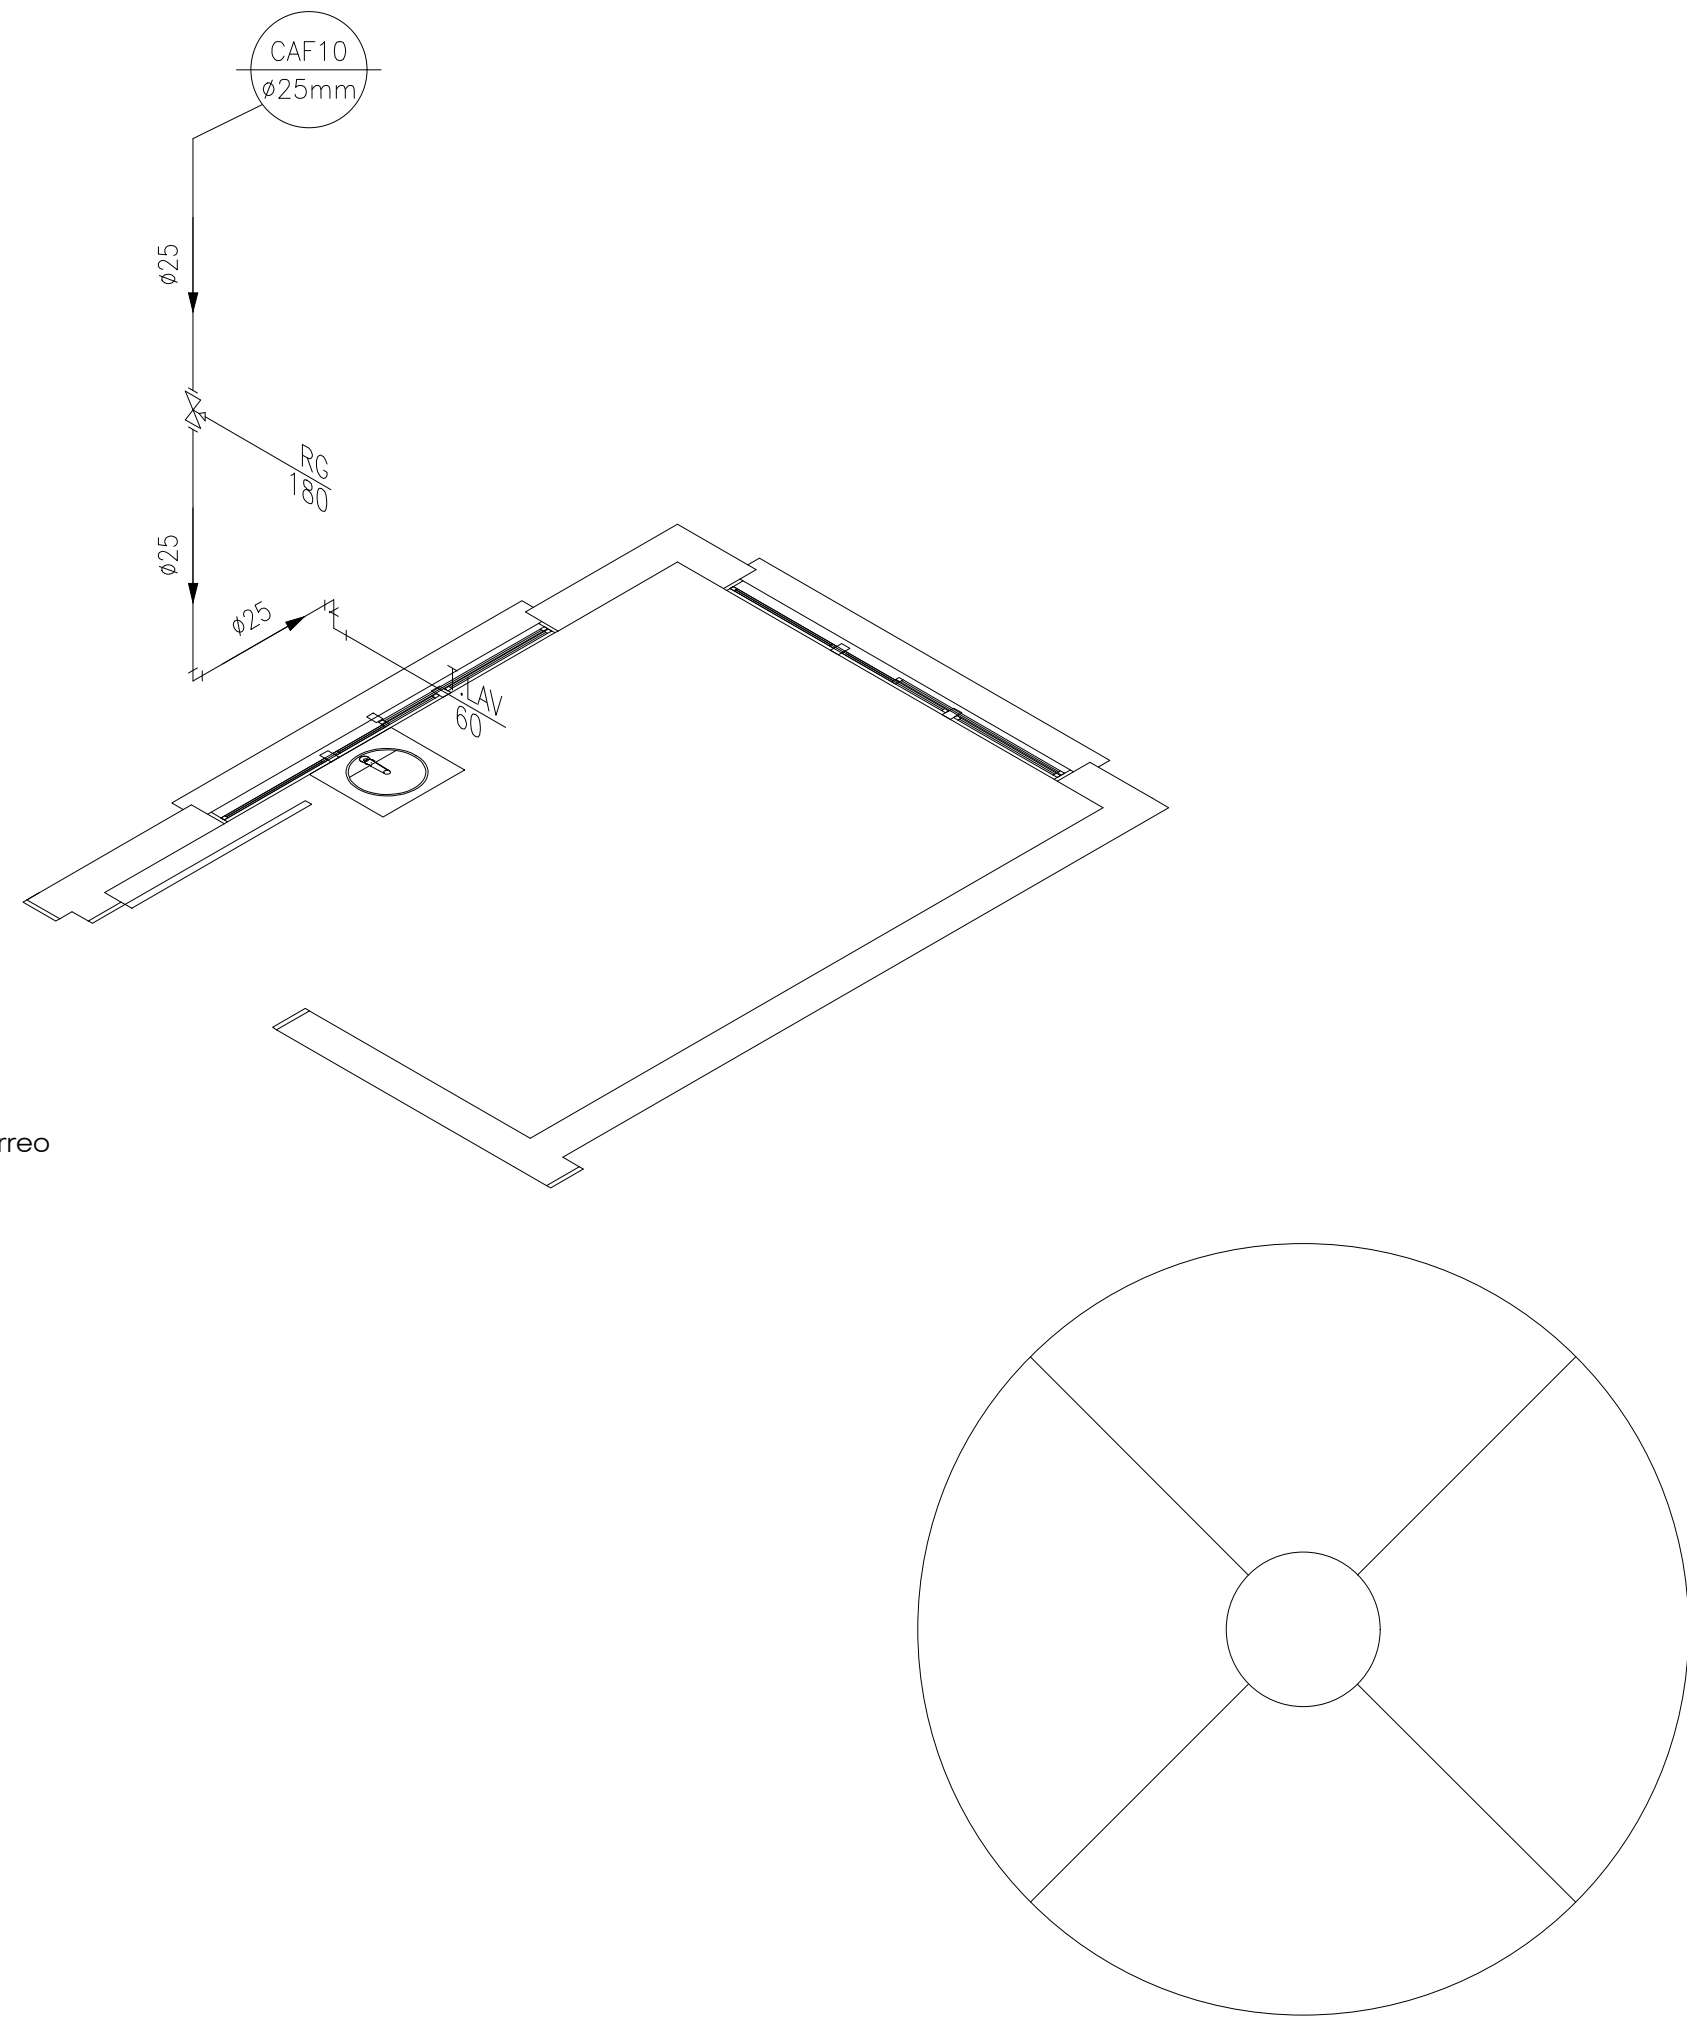

Tampa Reservatório  
ESCALA 1/25

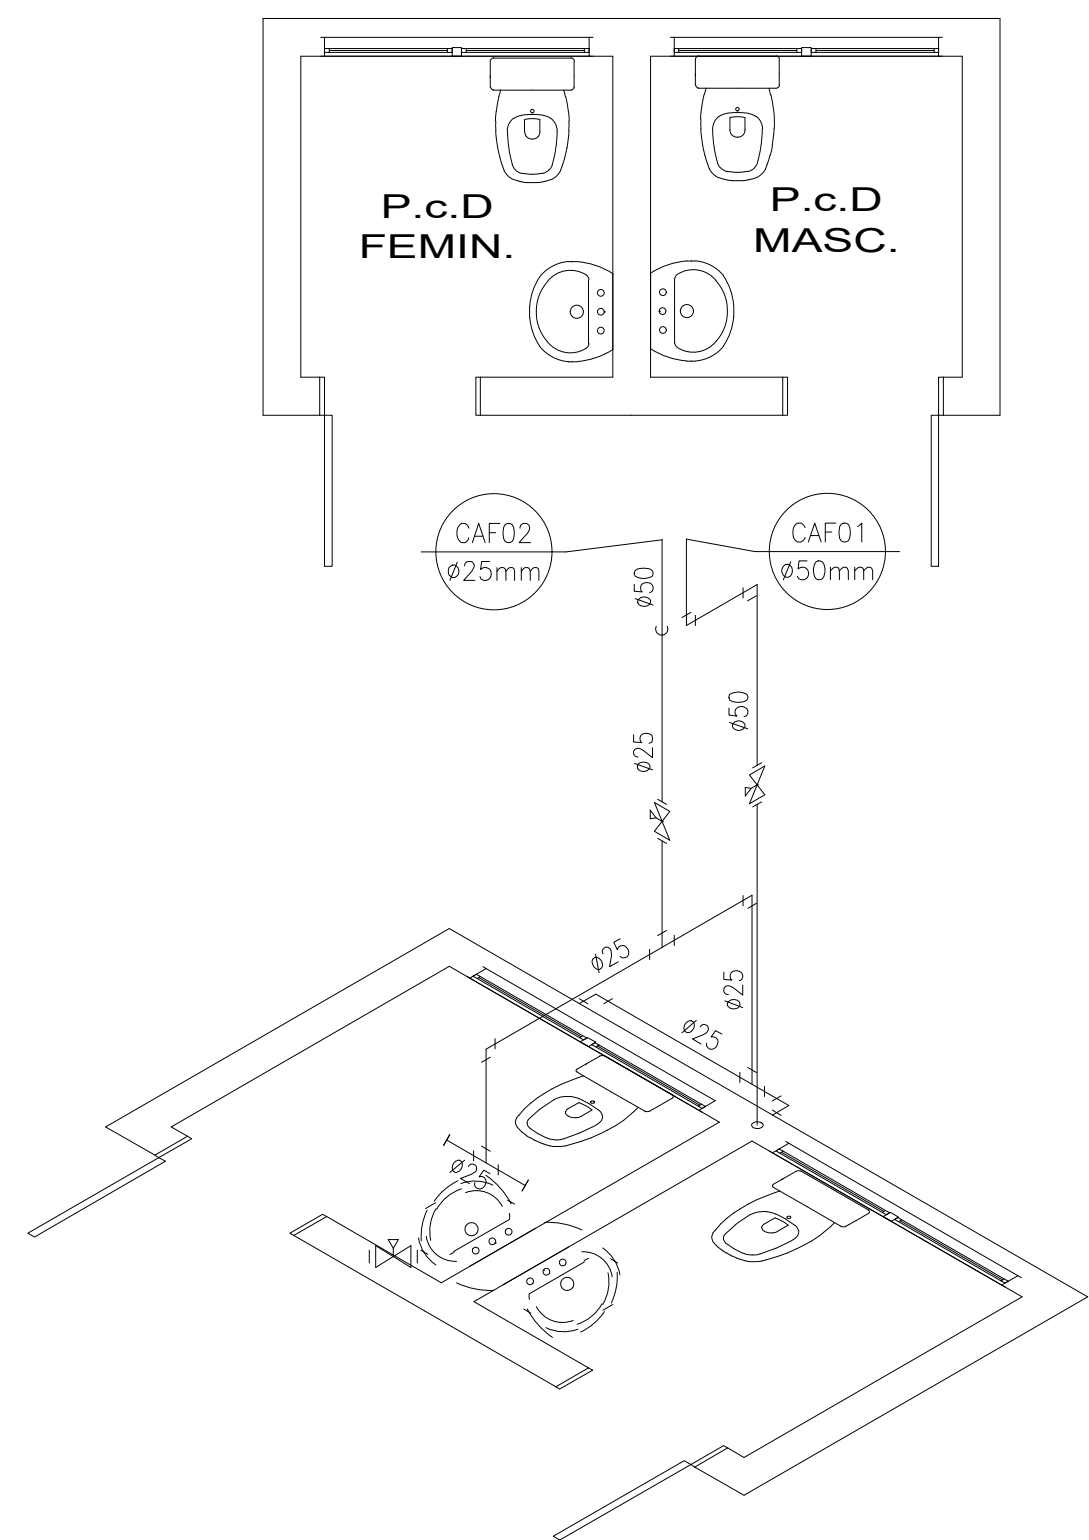
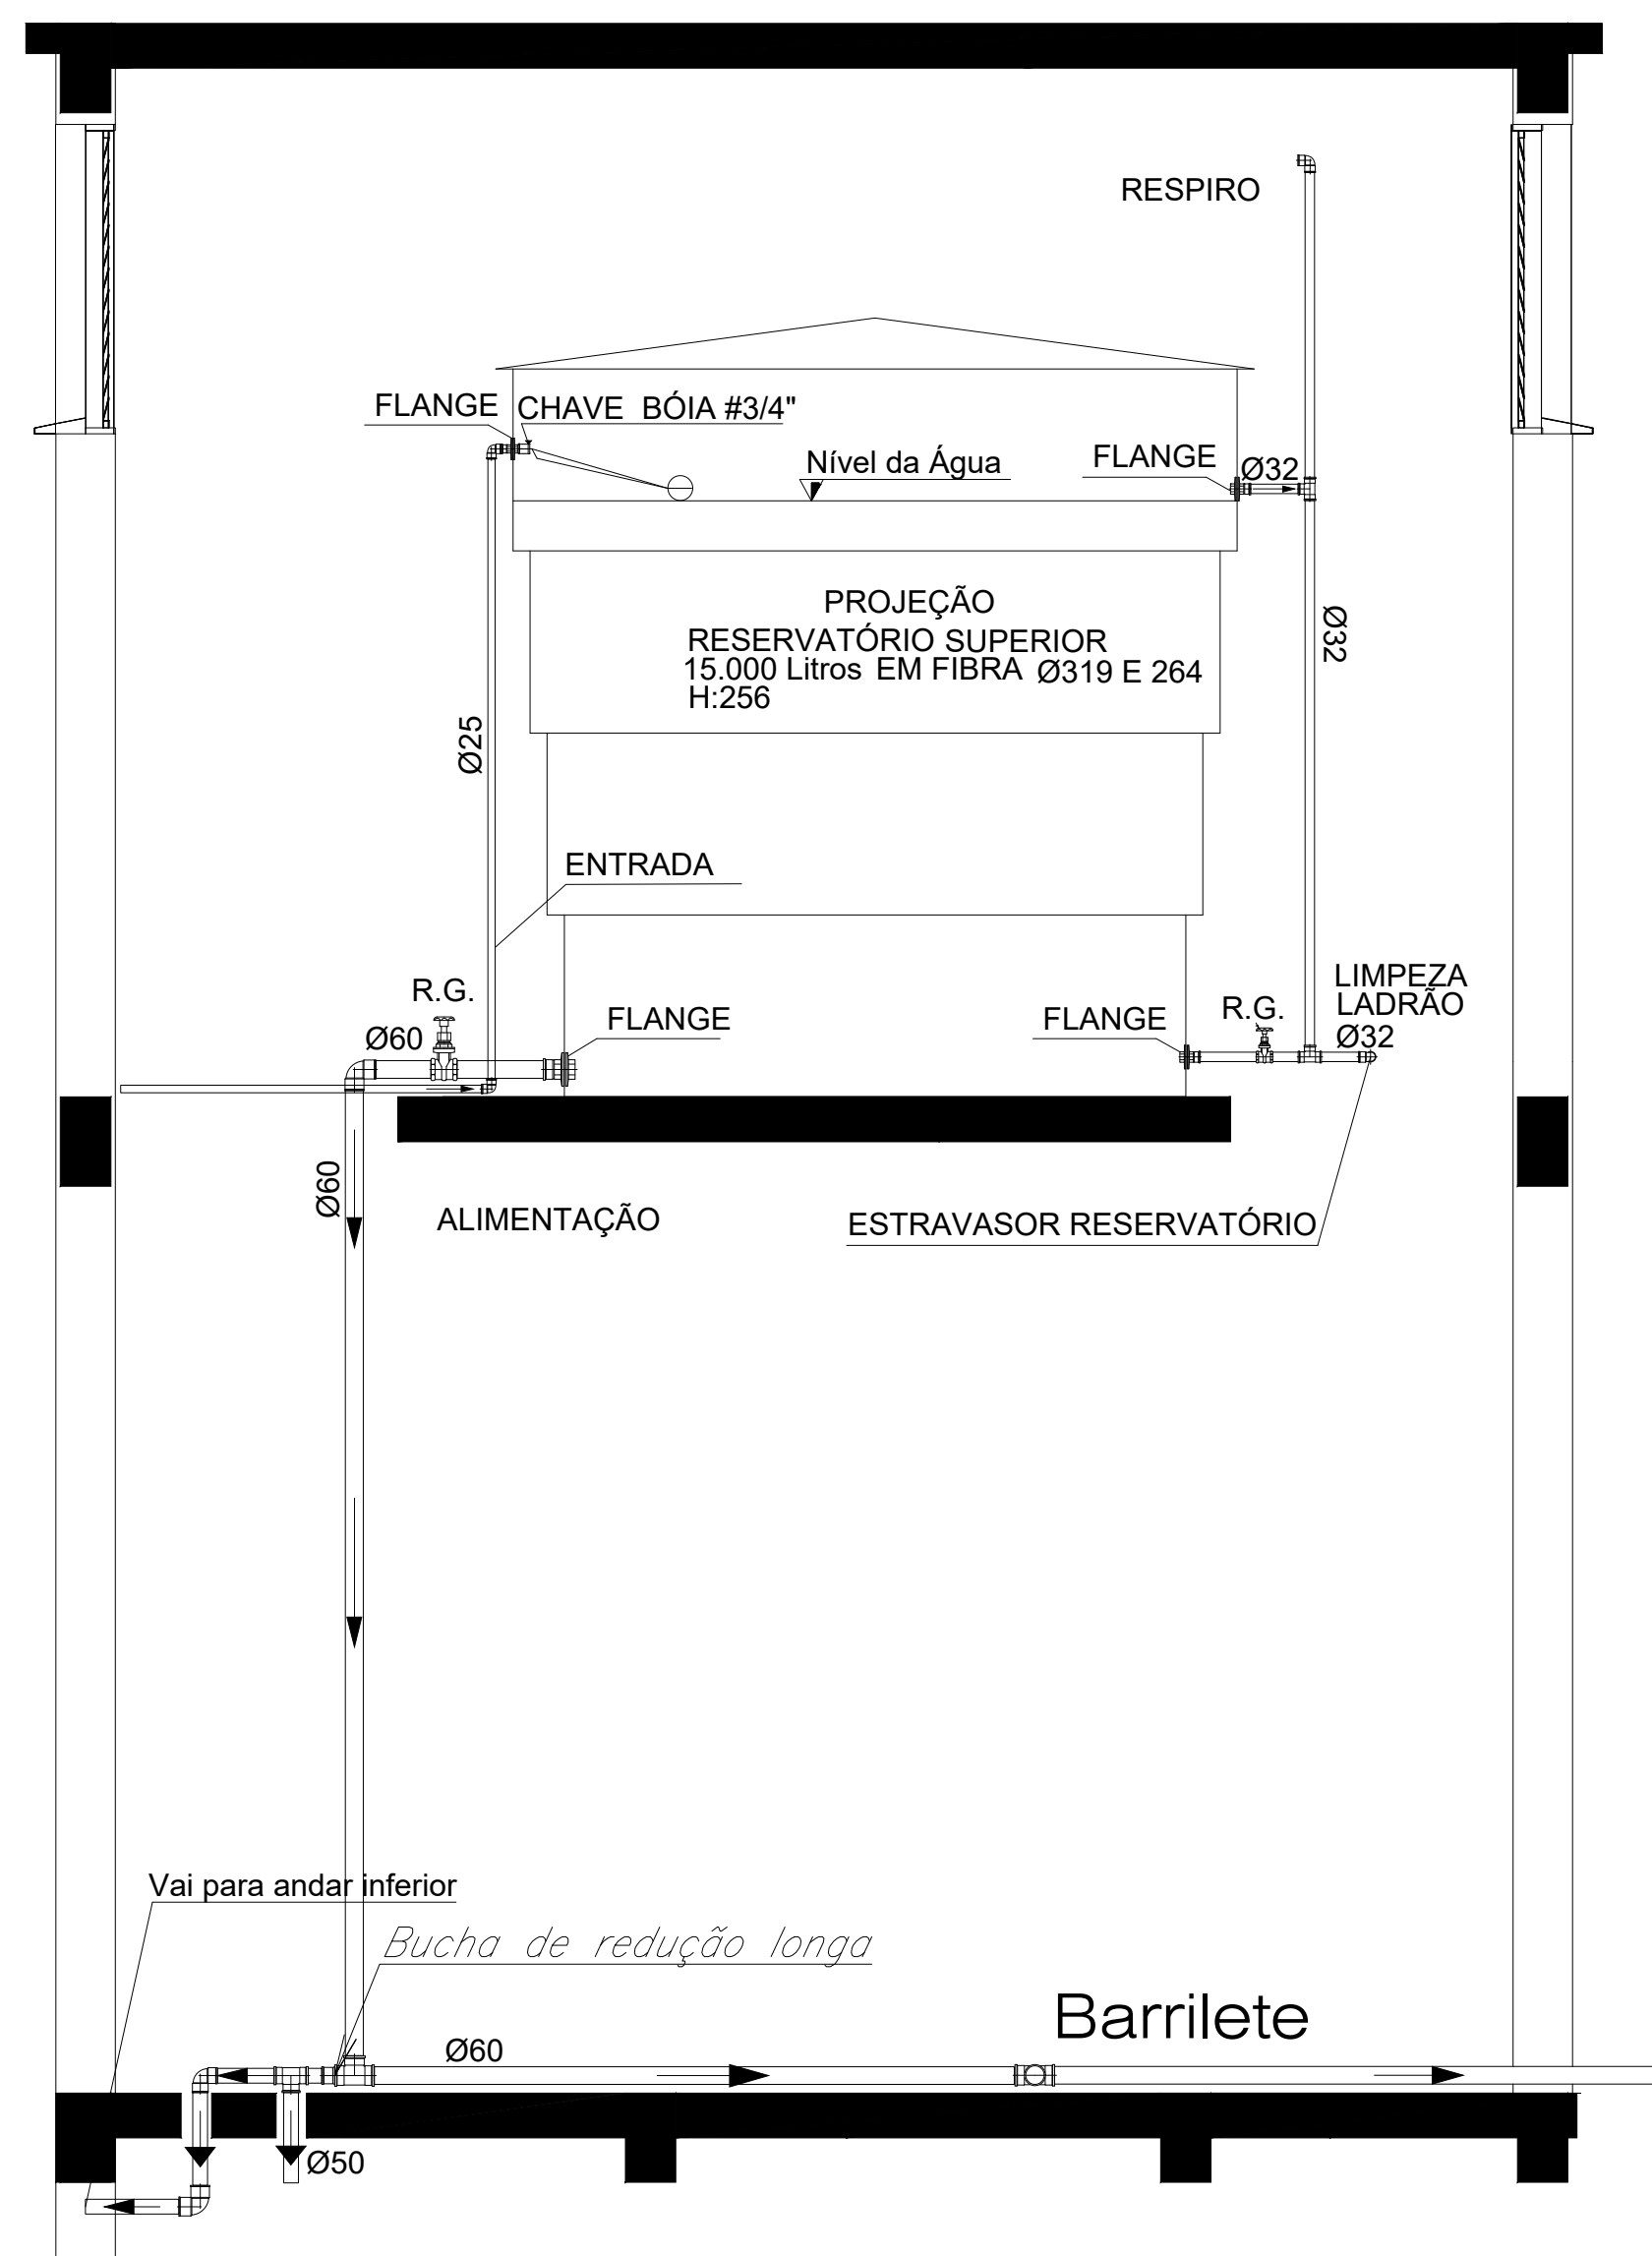


Detalhe Isométrico Banheiros PcD PAV Térreo  
Escala 1:25


RESERVADO CARIMBOS APROVAÇÃO

Nº	DISCRIMINAÇÃO DAS REVISÕES	PROJ.	APROV.	APROV.	DATA
<div><div><div><div>PREFEITURA MUNICIPAL DE</div><div><b>CHAPECÓ</b></div></div></div><div><div>SECRETARIA DE</div><div>DESENVOLVIMENTO URBANO - SEDUR</div></div><div><div>DEPARTAMENTO</div><div>ELABORAÇÃO DE PROJETOS</div></div></div> <div><div>CUBRA</div><div></div></div> <div><div>RESP. TÉCNICO PROJETO</div><div>RESP. TÉCNICO EXECUÇÃO</div><div>PREFEITURA DE CHAPECÓ</div></div>					


PROJETO HIDROSSANITÁRIO INSTALAÇÕES HIDRÁULICAS				
REFERÊNCIA -Detalhes Isométricos das Instalações Hidráulicas -Detalhe Barrilete -Detalhe Da Torre de Água Fria				HI
VISTO	DATA	ESCALA	ÁREA	DESENHO
/ /	04/09/2019	INDICADO		INDICAR
CONCLUÍDO	DESENHO/ARQUIVO	2º SP-FRANCHAS -Alvaro- Projeto 2019-USB-Esplanada		03
				03 - 07

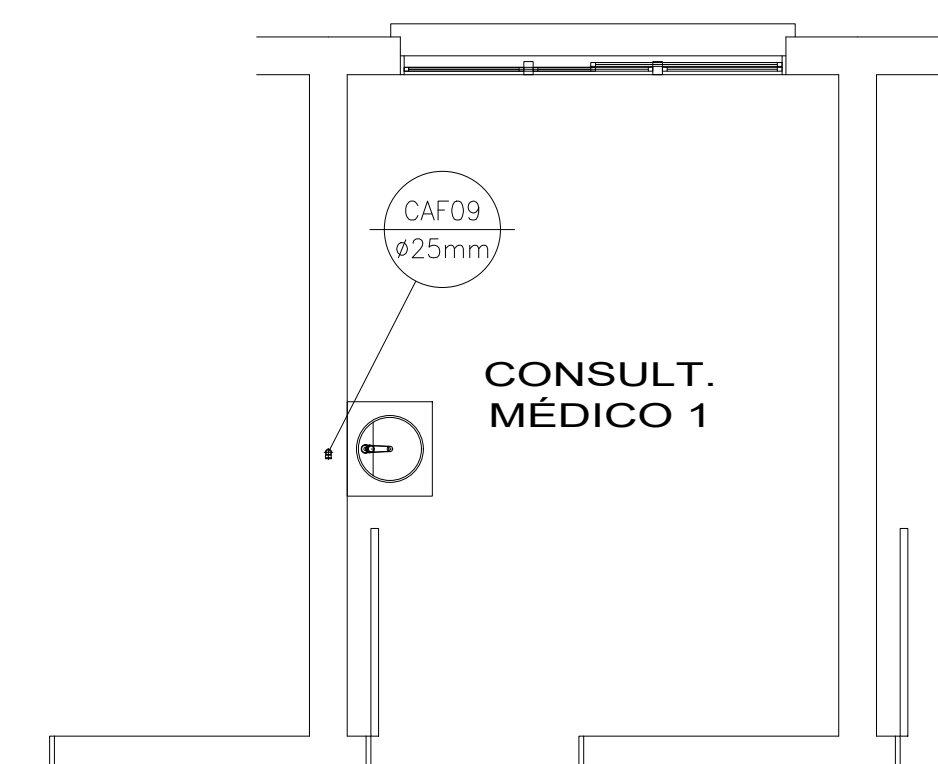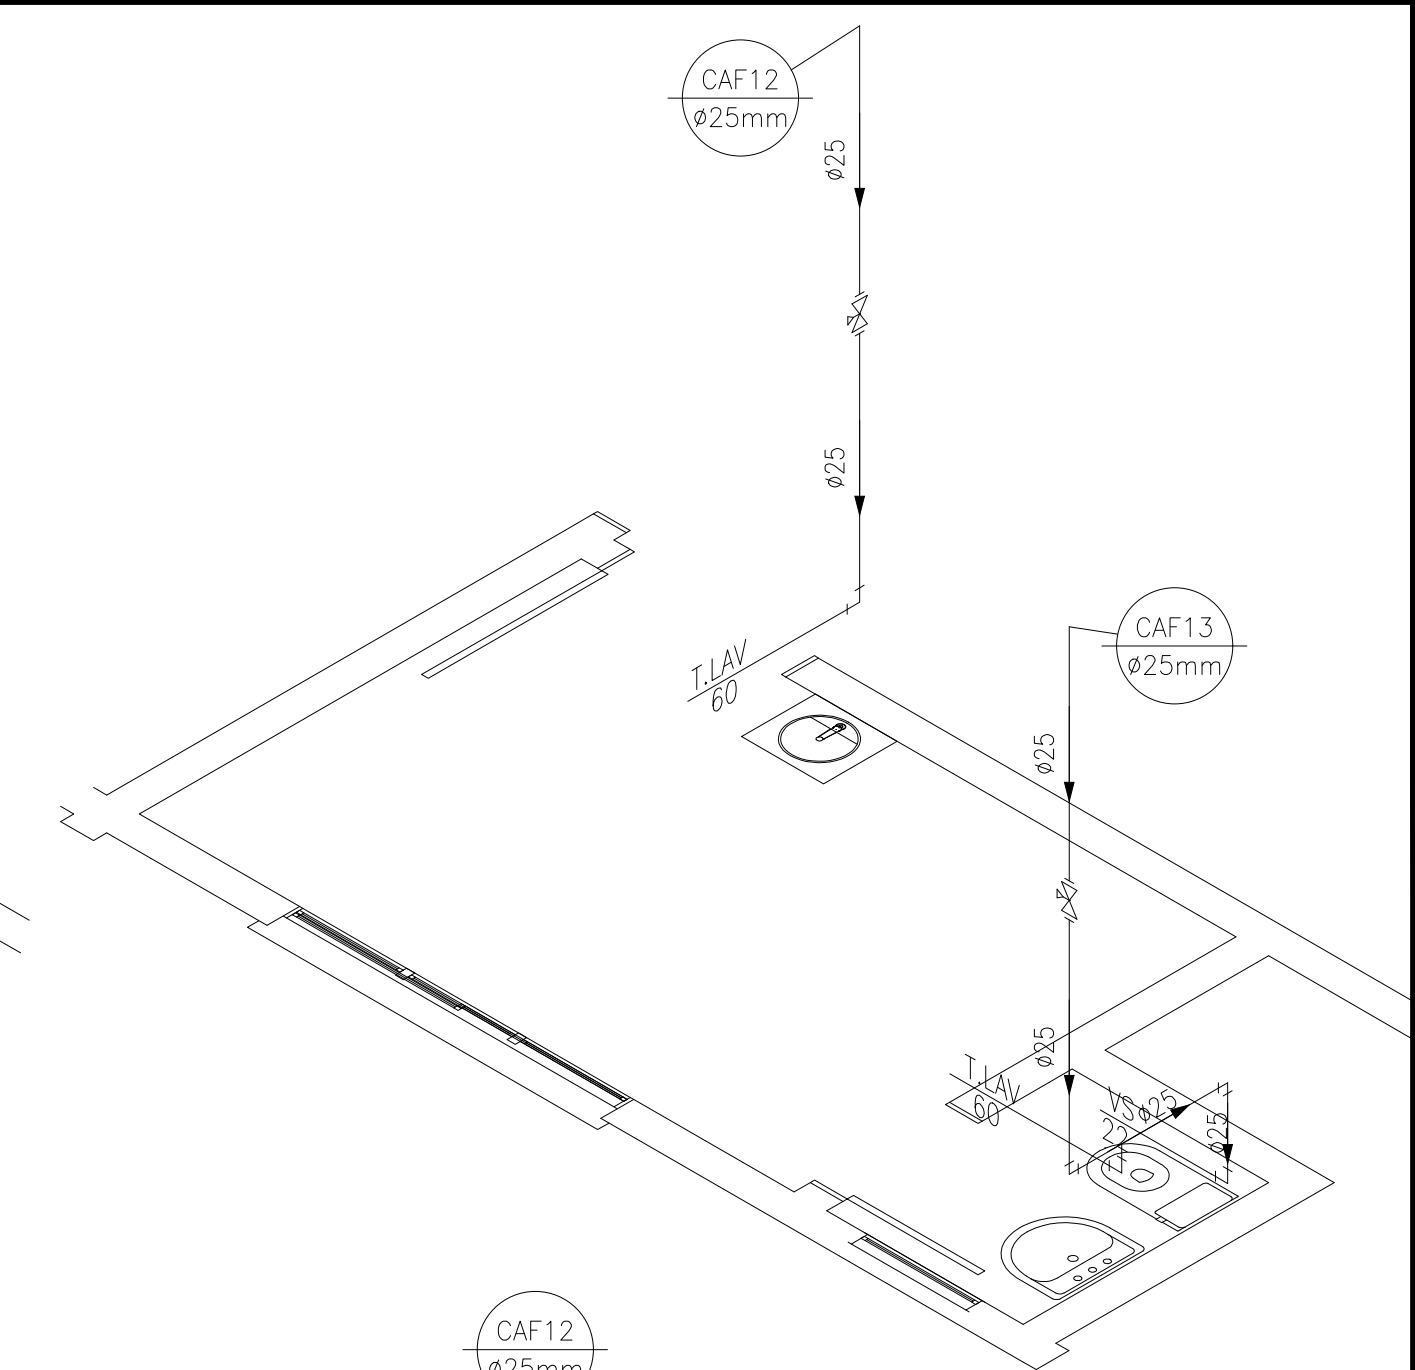

Detalhe Isométrico Consultório Médico 1 PAV Térreo  
Escala 1:25

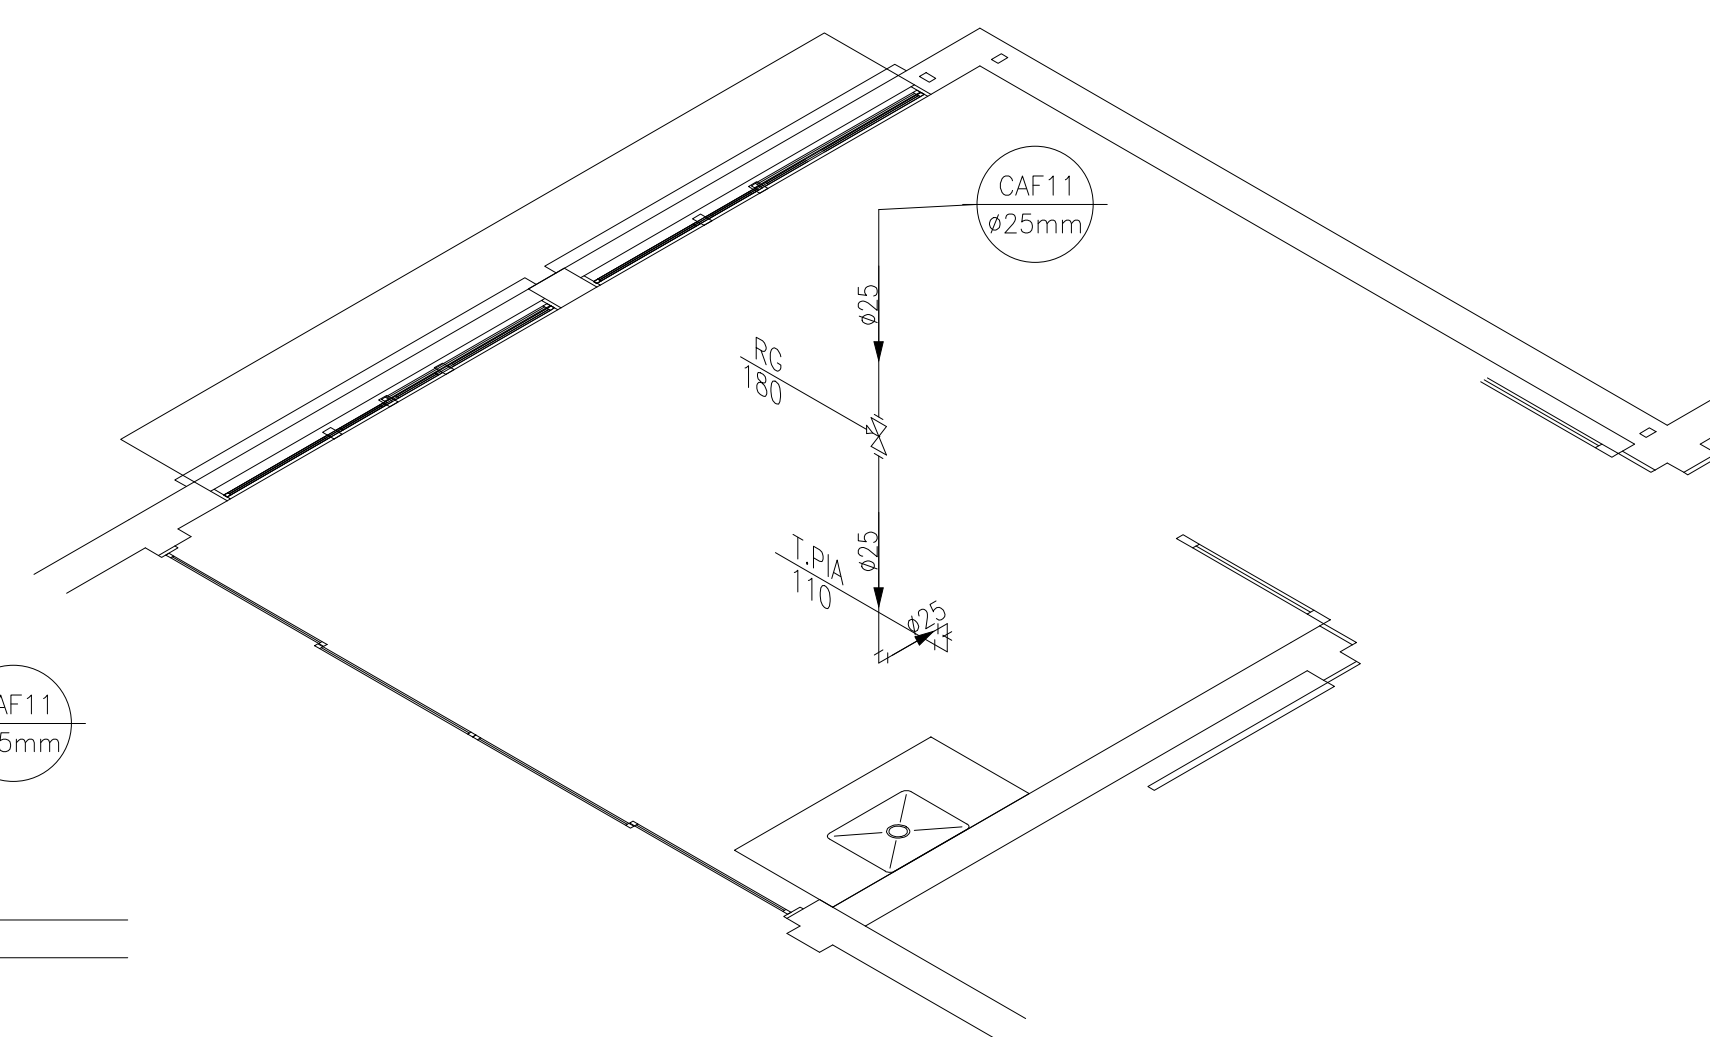

Detalhe Isométrico Salas de Exames e Curativos PAV Térreo  
Escala 1:25

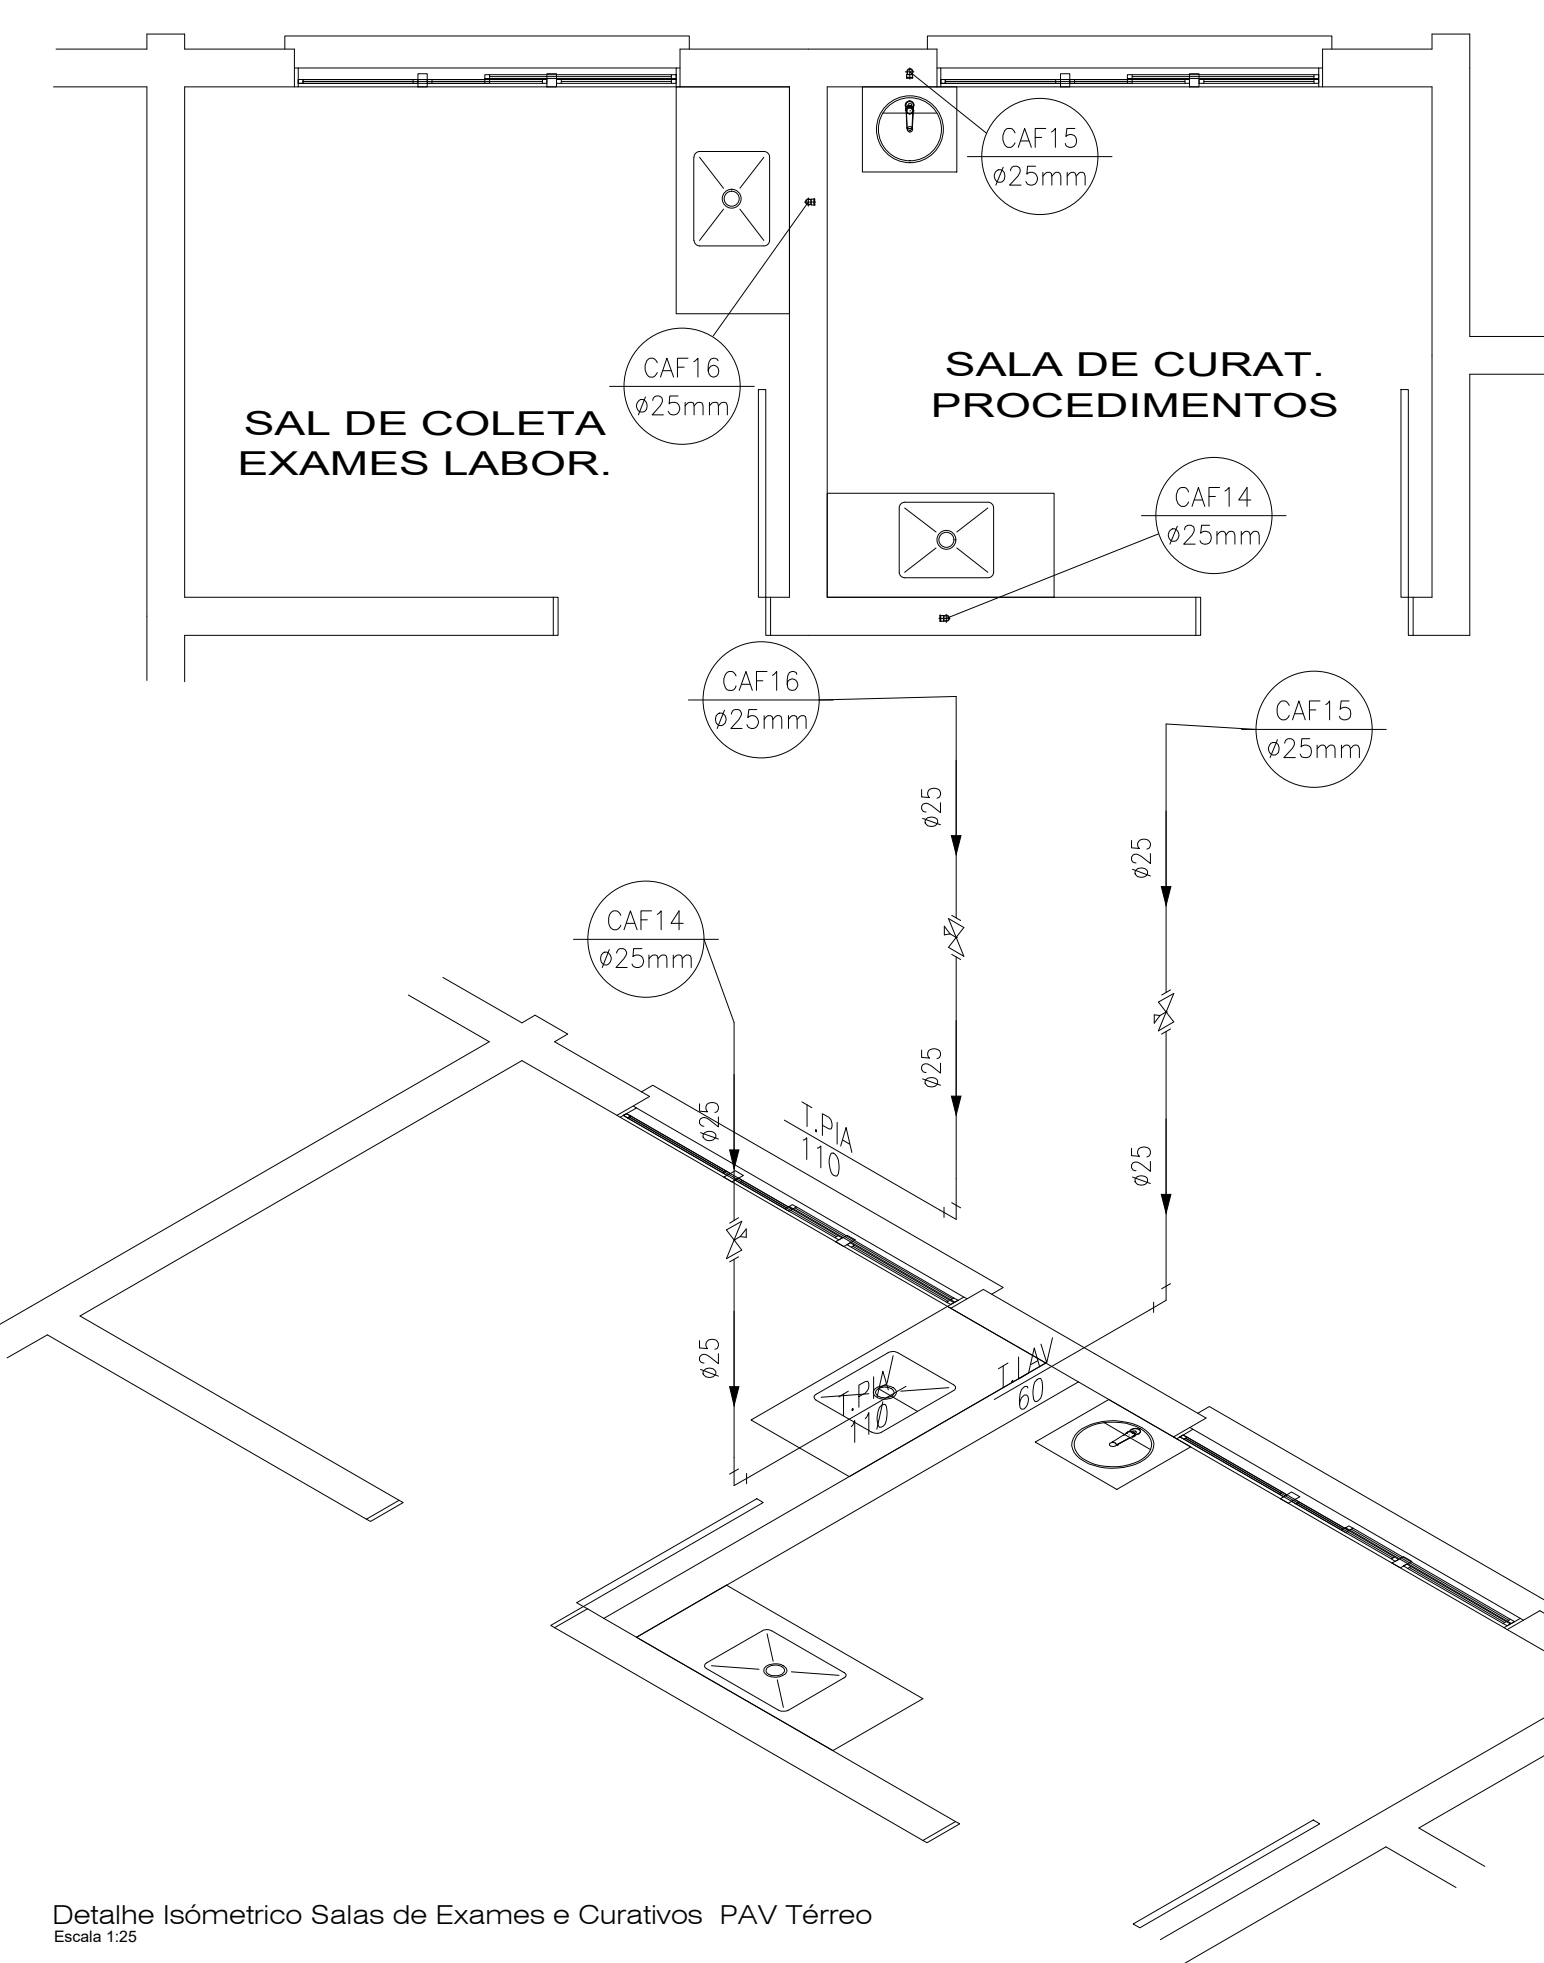

Detalhe Isométrico Consultório Médico 3 PAV Térreo  
Escala 1:25


RESERVADO CARIMBOS APROVAÇÃO

 <p>PREFEITURA MUNICIPAL DE</p> <h1>CHAPECÓ</h1>	SECRETARIA DE
	DESENVOLVIMENTO URBANO - SEDUR
DEPARTAMENTO	
ELABORAÇÃO DE PROJETOS	
CORA	
XXXXXXXXXXXXXX	
RESP. TÉCNICO PROJETO	RESP. TÉCNICO EXECUÇÃO
	PREFEITURA DE CHAPECÓ


PROJETO HIDROSSANITÁRIO INSTALAÇÕES HIDRÁULICAS

REFERÊNCIA -Detalhes Isométricos das Instalações Hidráulicas					DATA DO PROJETO <div style="text-align: center; font-size: 24pt; font-weight: bold;">HI</div> RABELO DA FRANCA	
VISTO <u>    /    /   </u>		DATA 04/09/2019	ESCALA INDICADA	ÁREA	DESENHO INDICAR	<div style="text-align: center; font-size: 48pt; font-weight: bold;">04</div> RABELO DA FRANCA
CONCLUÍDO <u>    /    /   </u>		DESENHO/ARQUIVO Z:\MP-FRANCHIS-Altivo-Projetos 2019-USB Explnada				(SOLUÇÃO DAS FOLHAS) 04 - 07




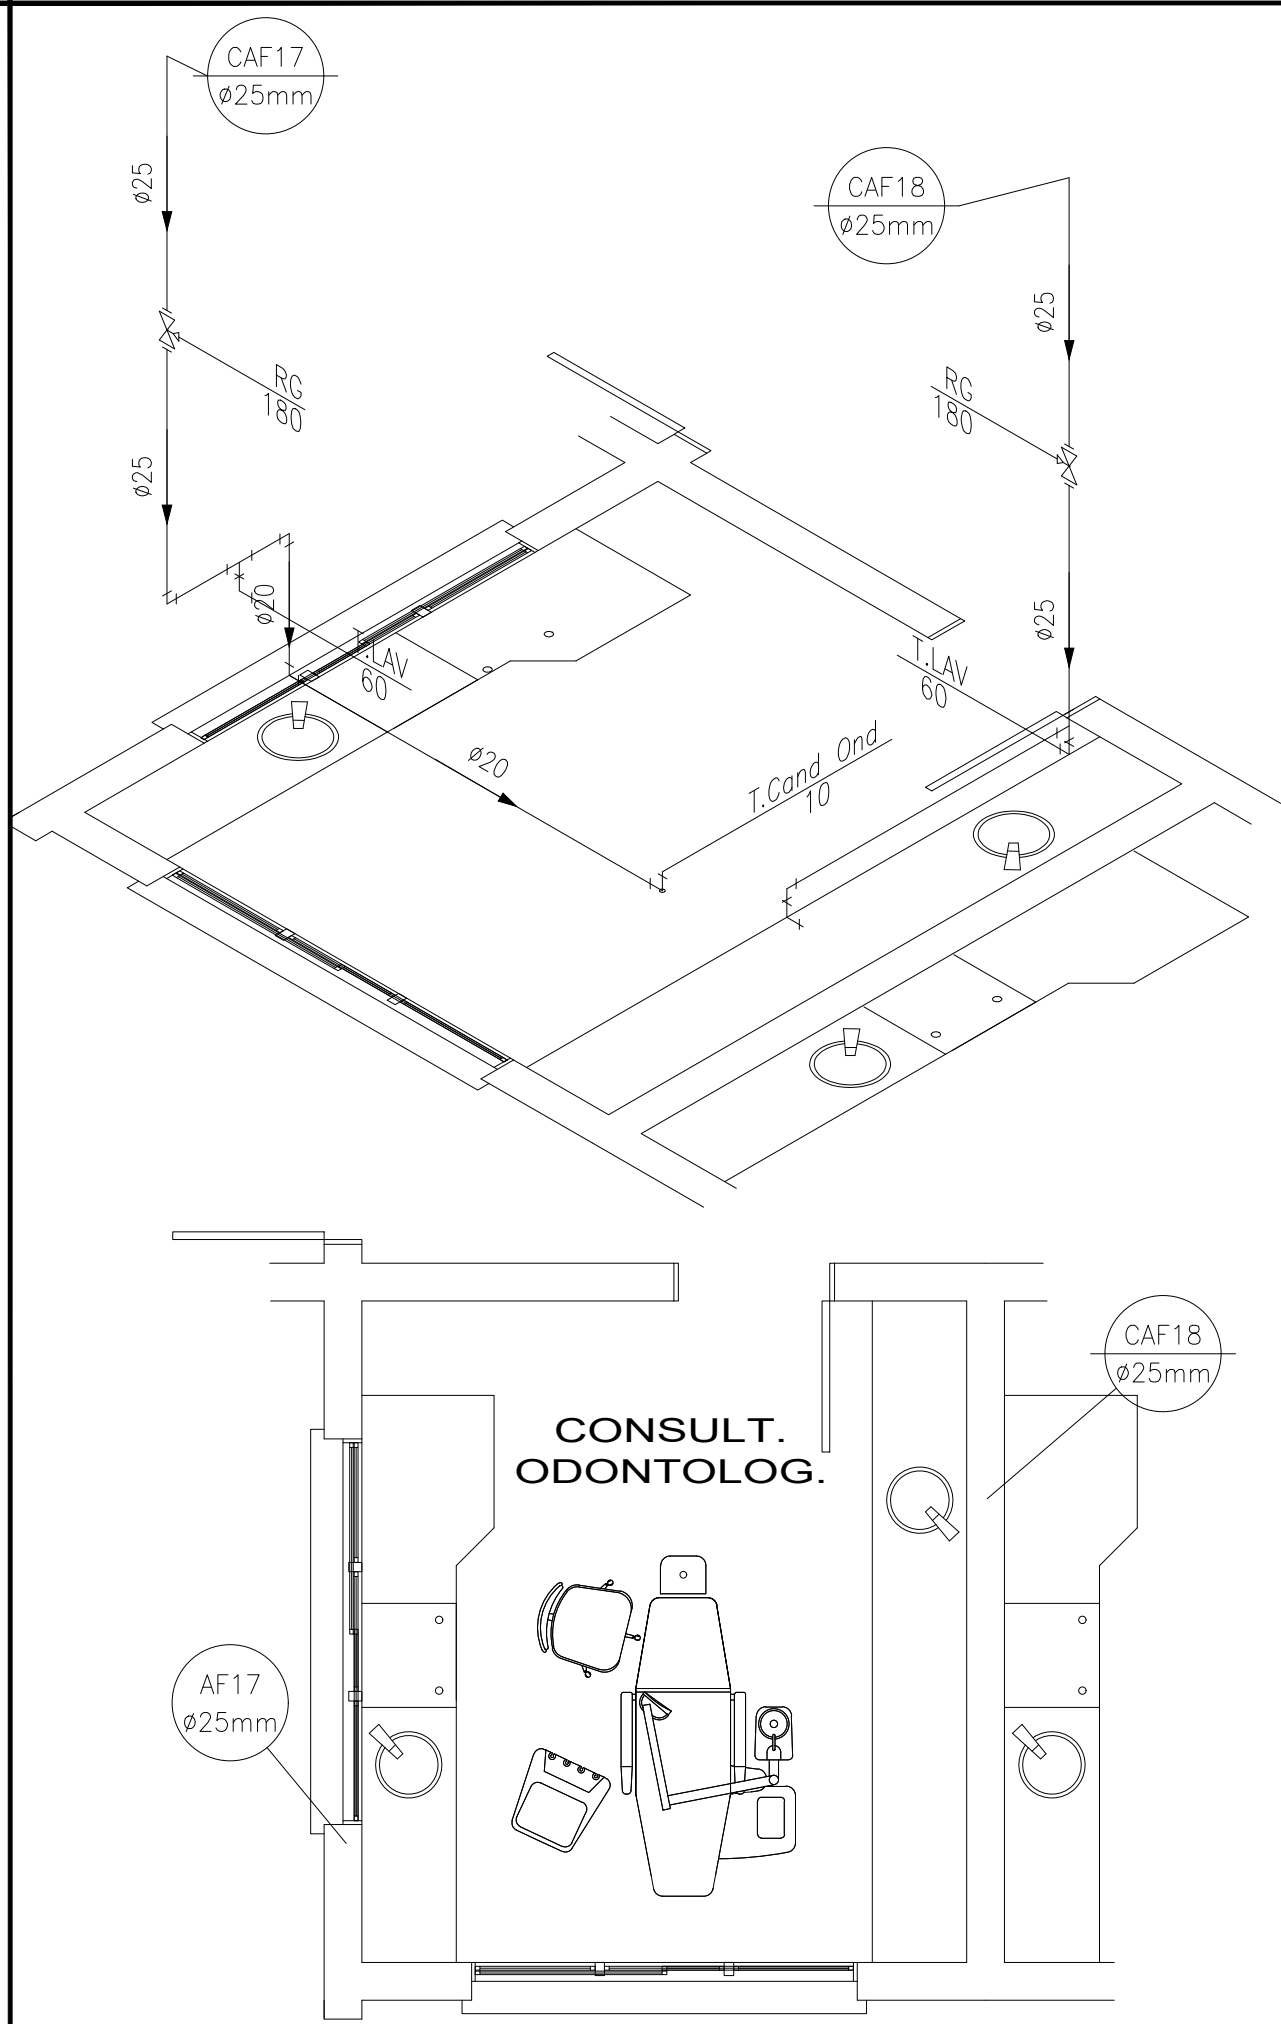


Detalhe Isométrico Consultório Odontológico PAV Térreo  
Escala 1:25

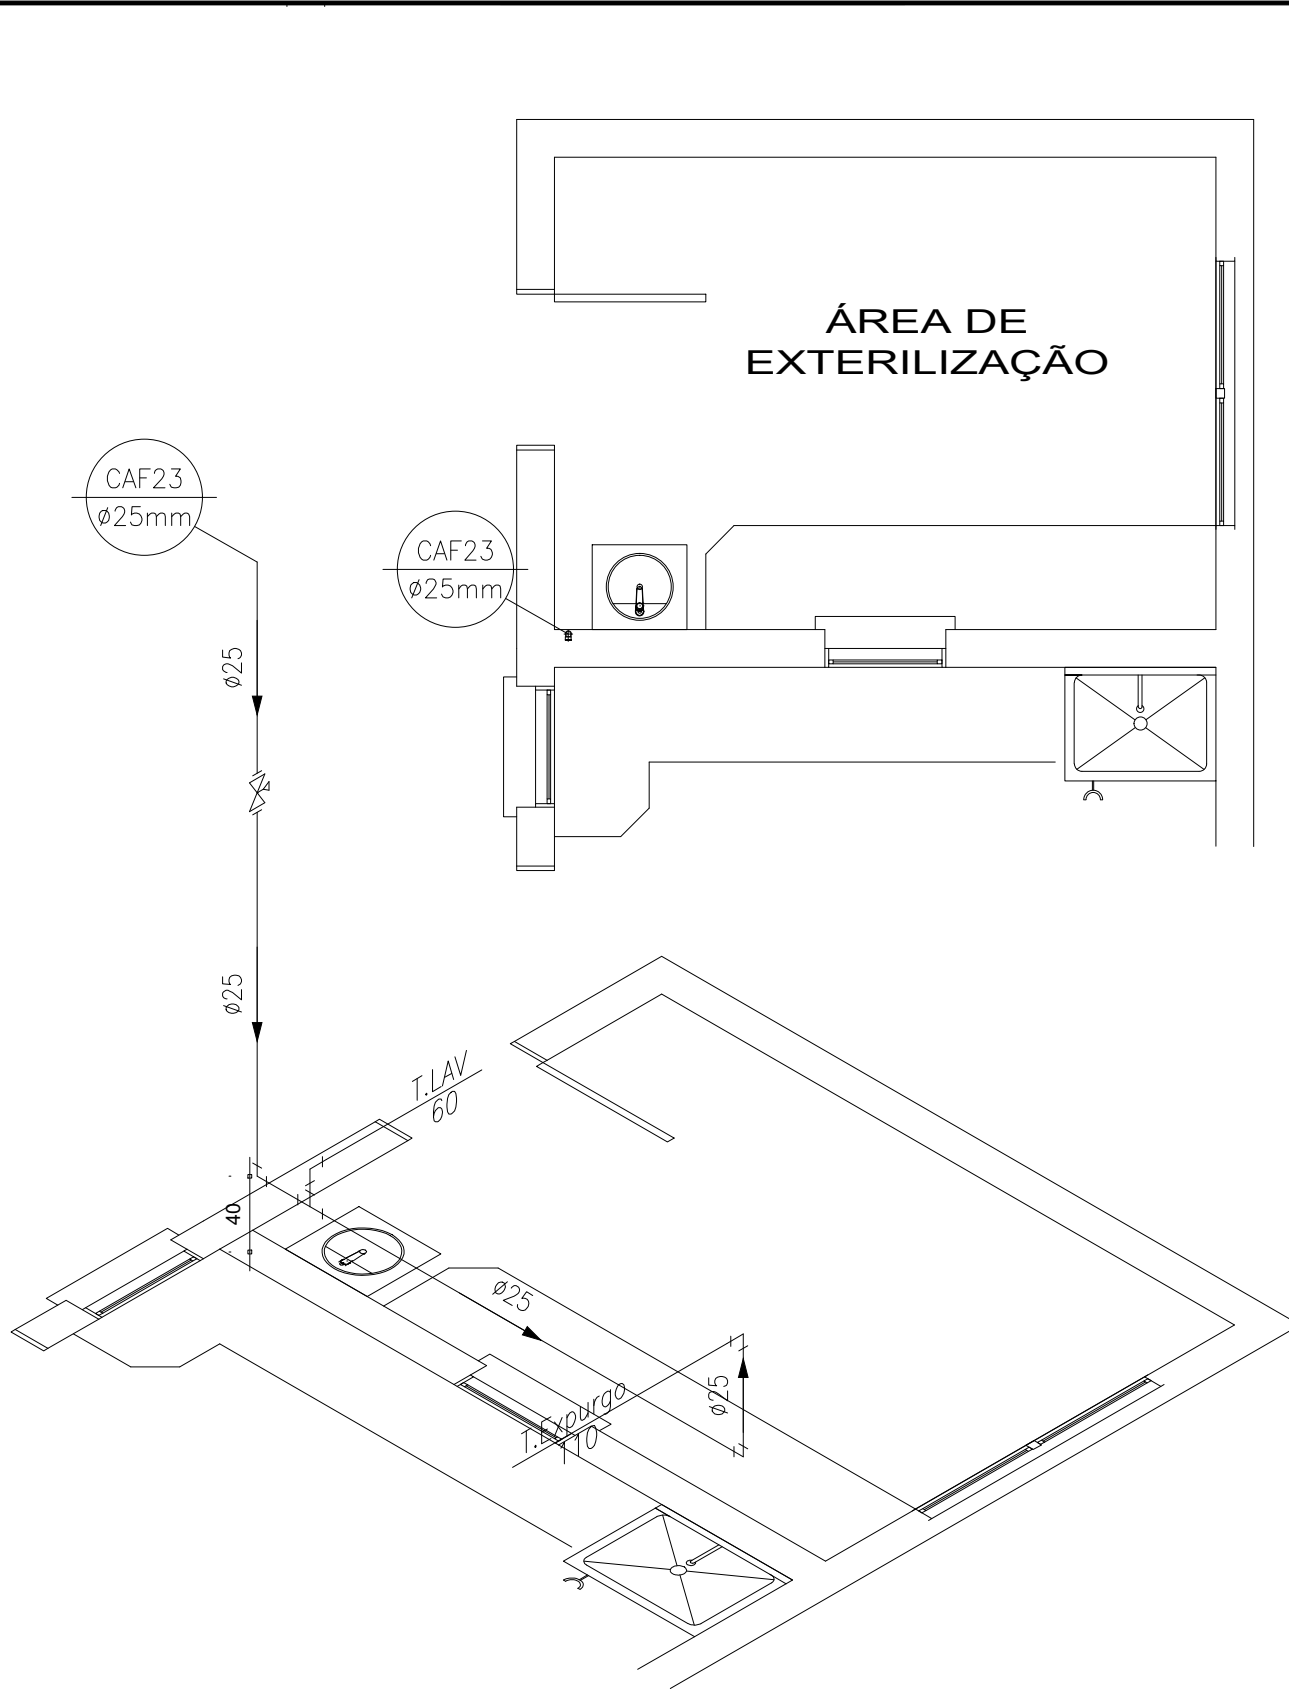


Detalhe Isométrico Esterilização PAV Térreo  
Escala 1:25

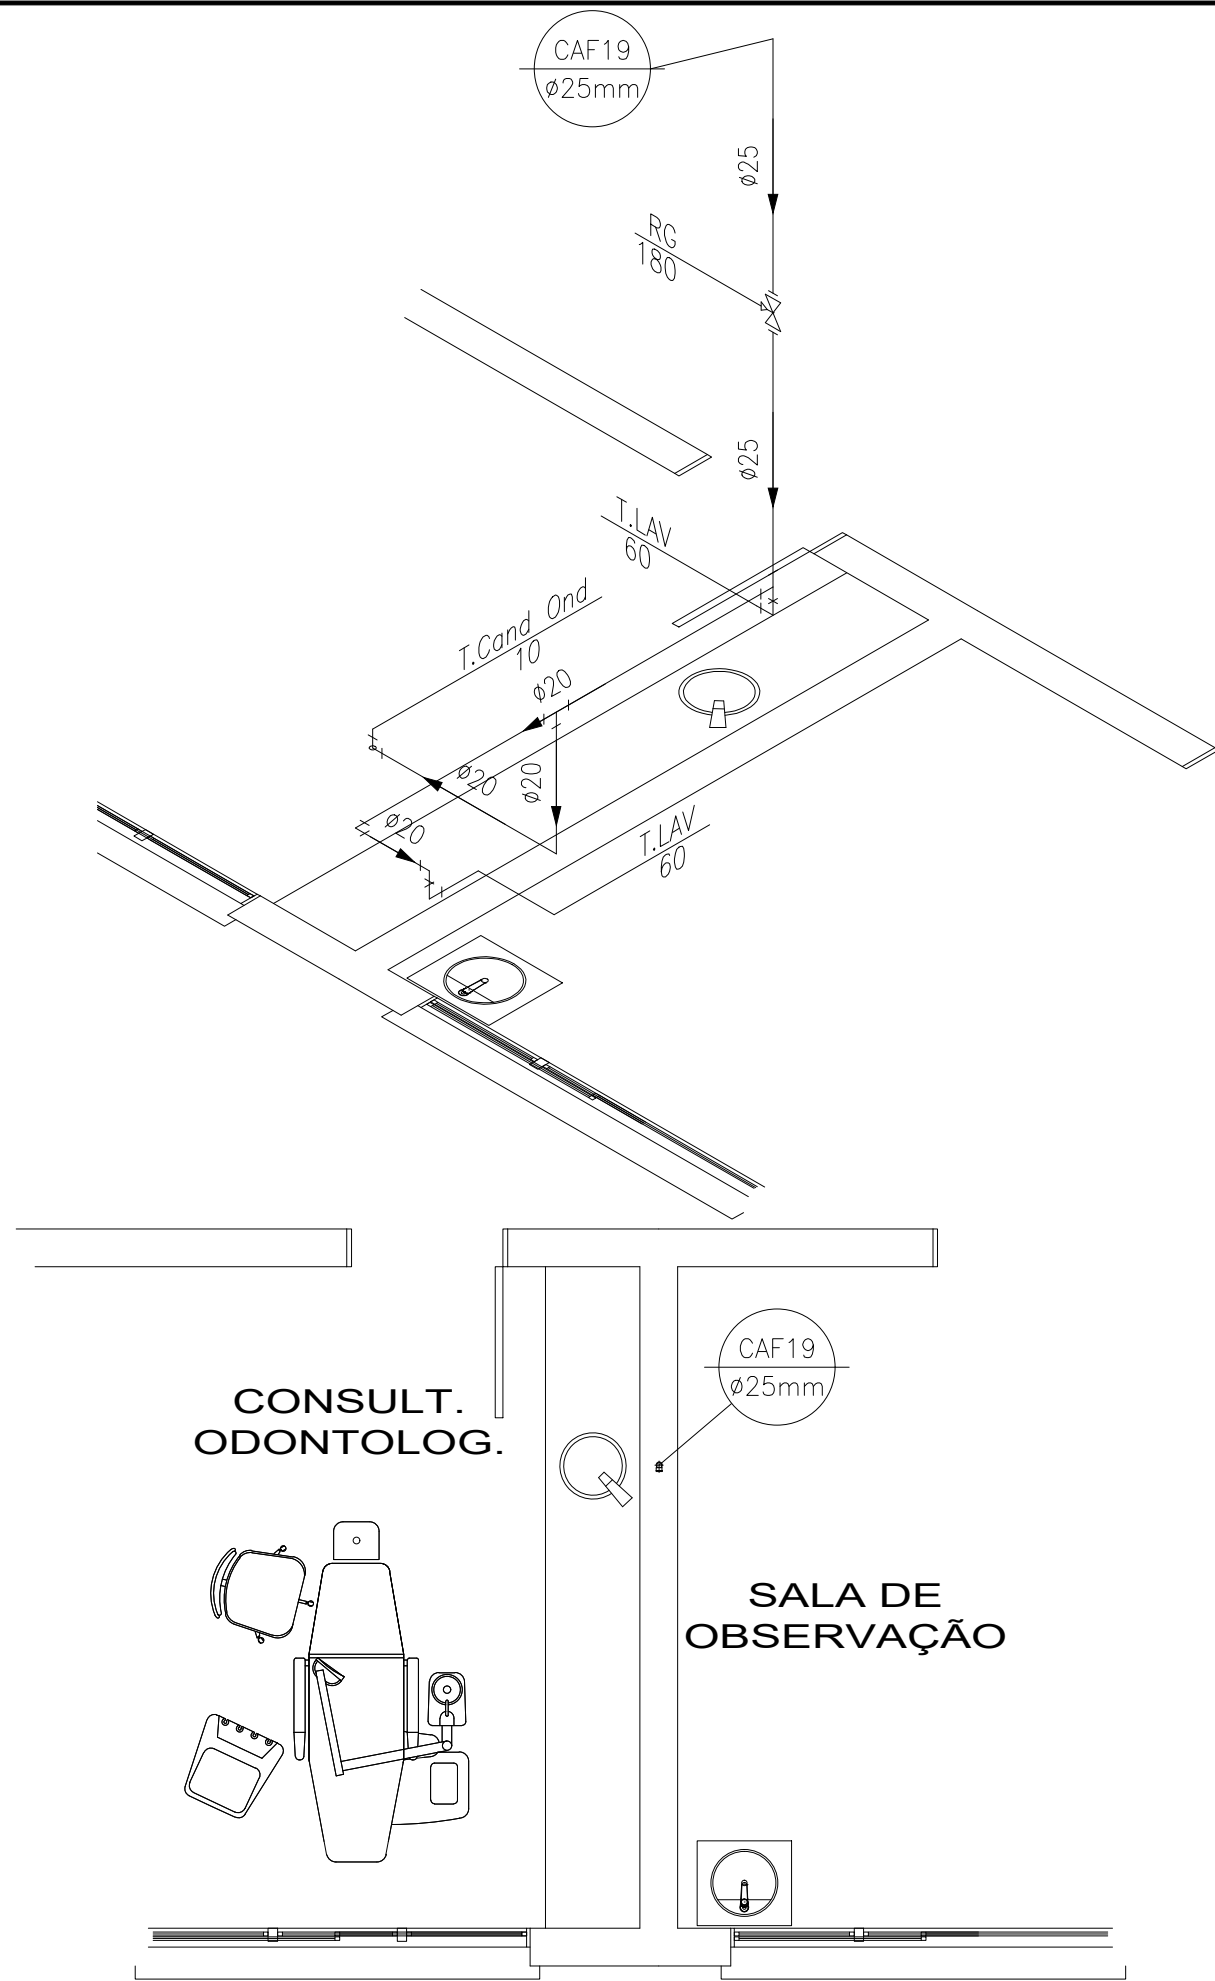


Detalhe Isométrico Consultório Odontológico PAV Térreo  
Escala 1:25

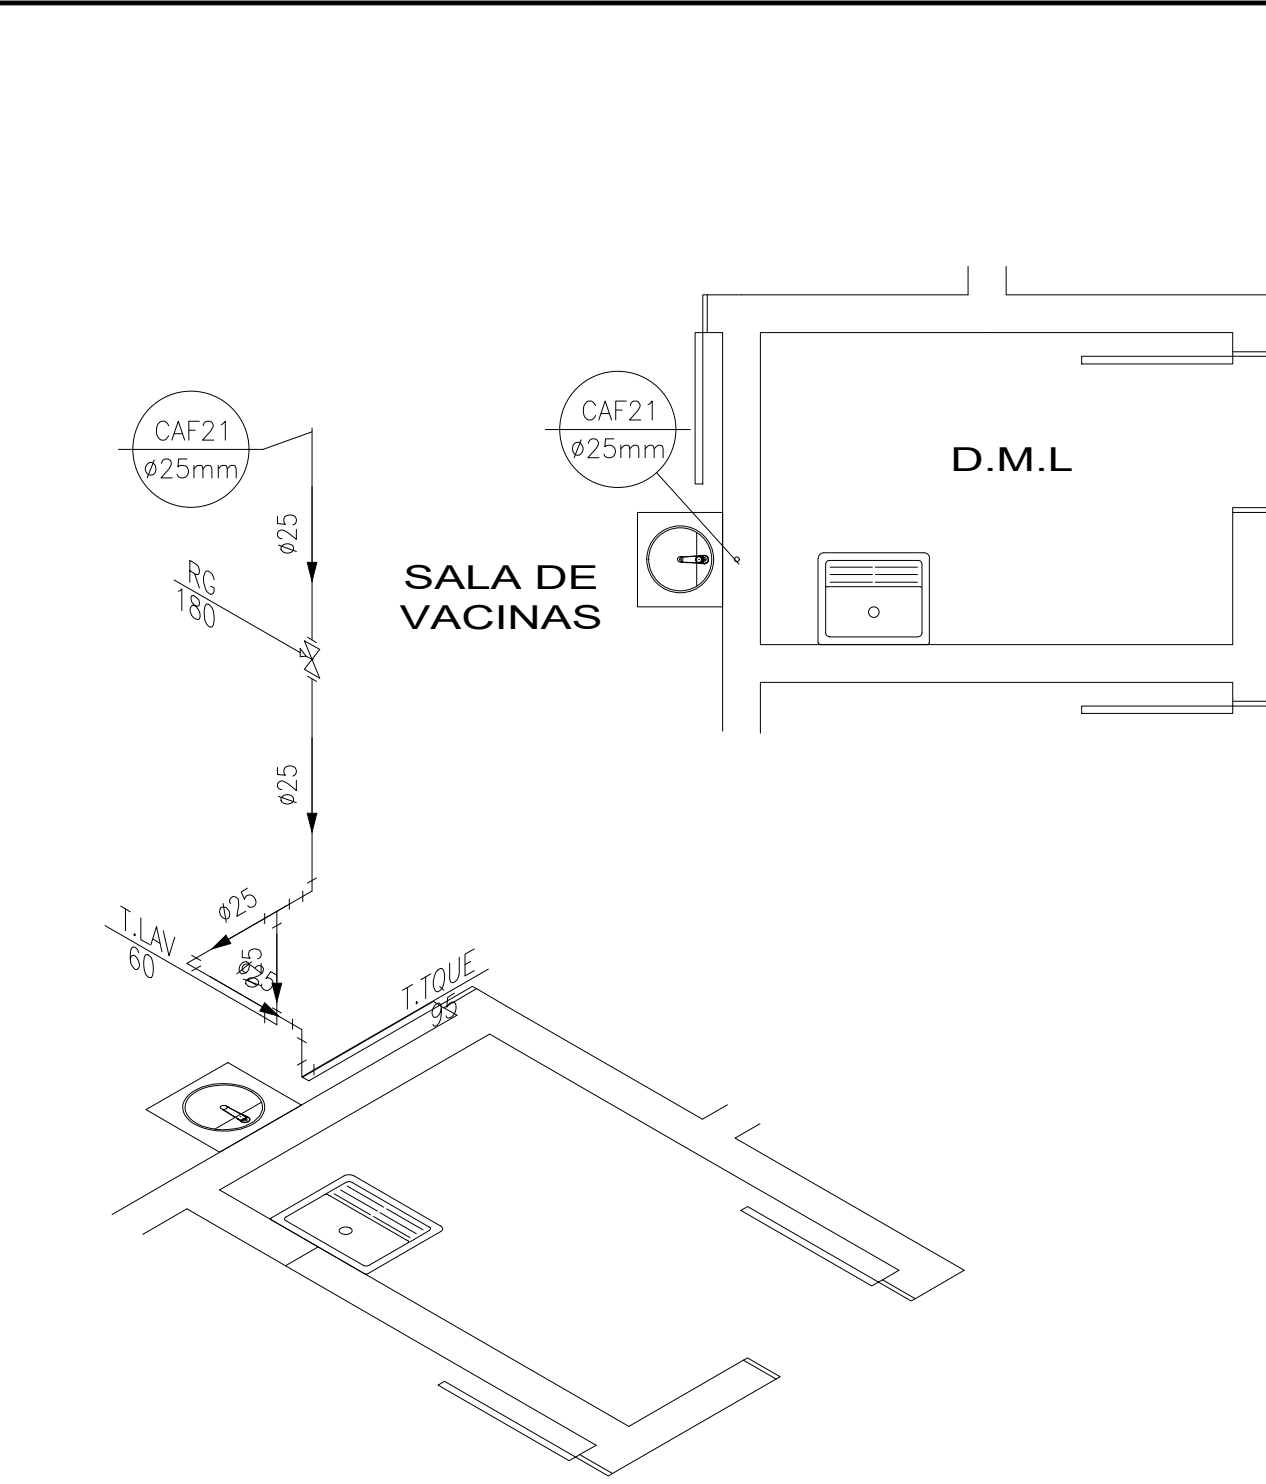


Detalhe Isométrico Depósito de Material de Limpeza PAV Térreo  
Escala 1:25

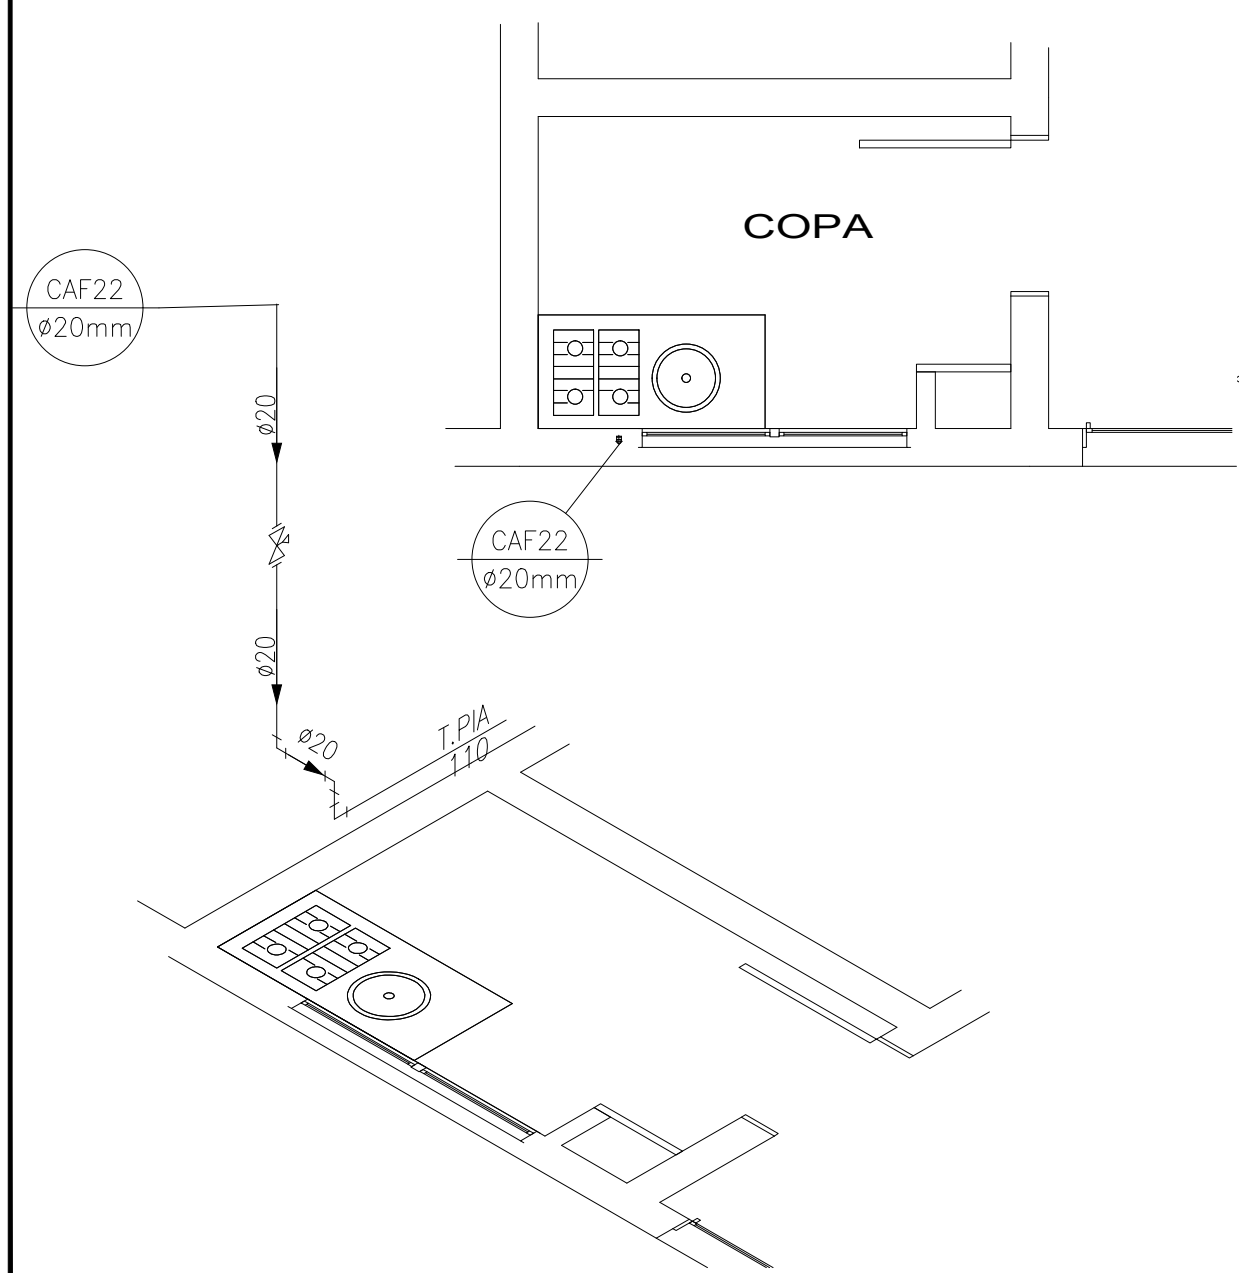


Detalhe Isométrico Copa PAV Térreo  
Escala 1:25

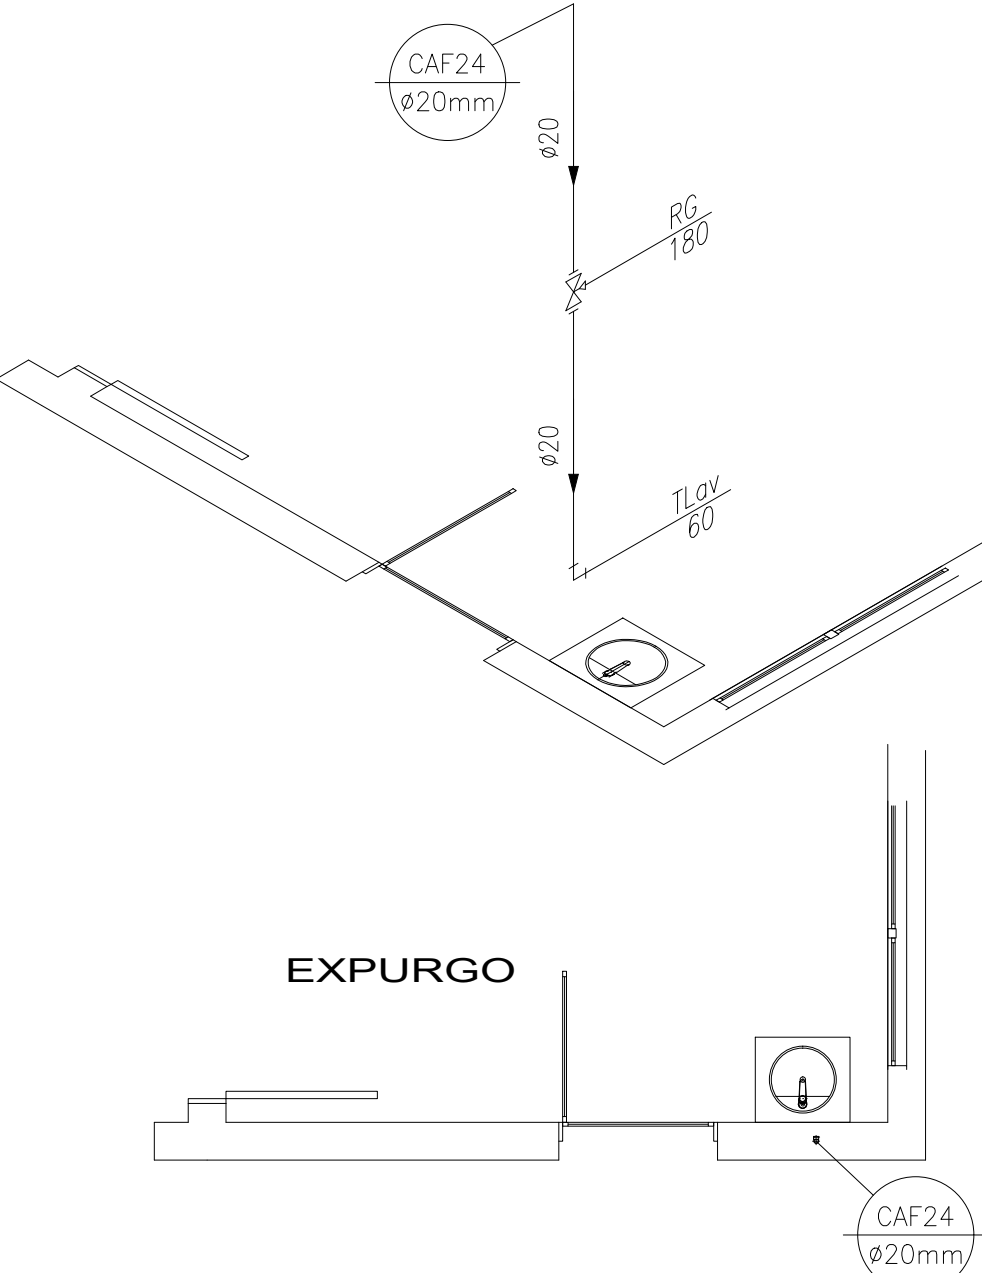


Detalhe Isométrico Expurgo PAV Térreo  
Escala 1:25

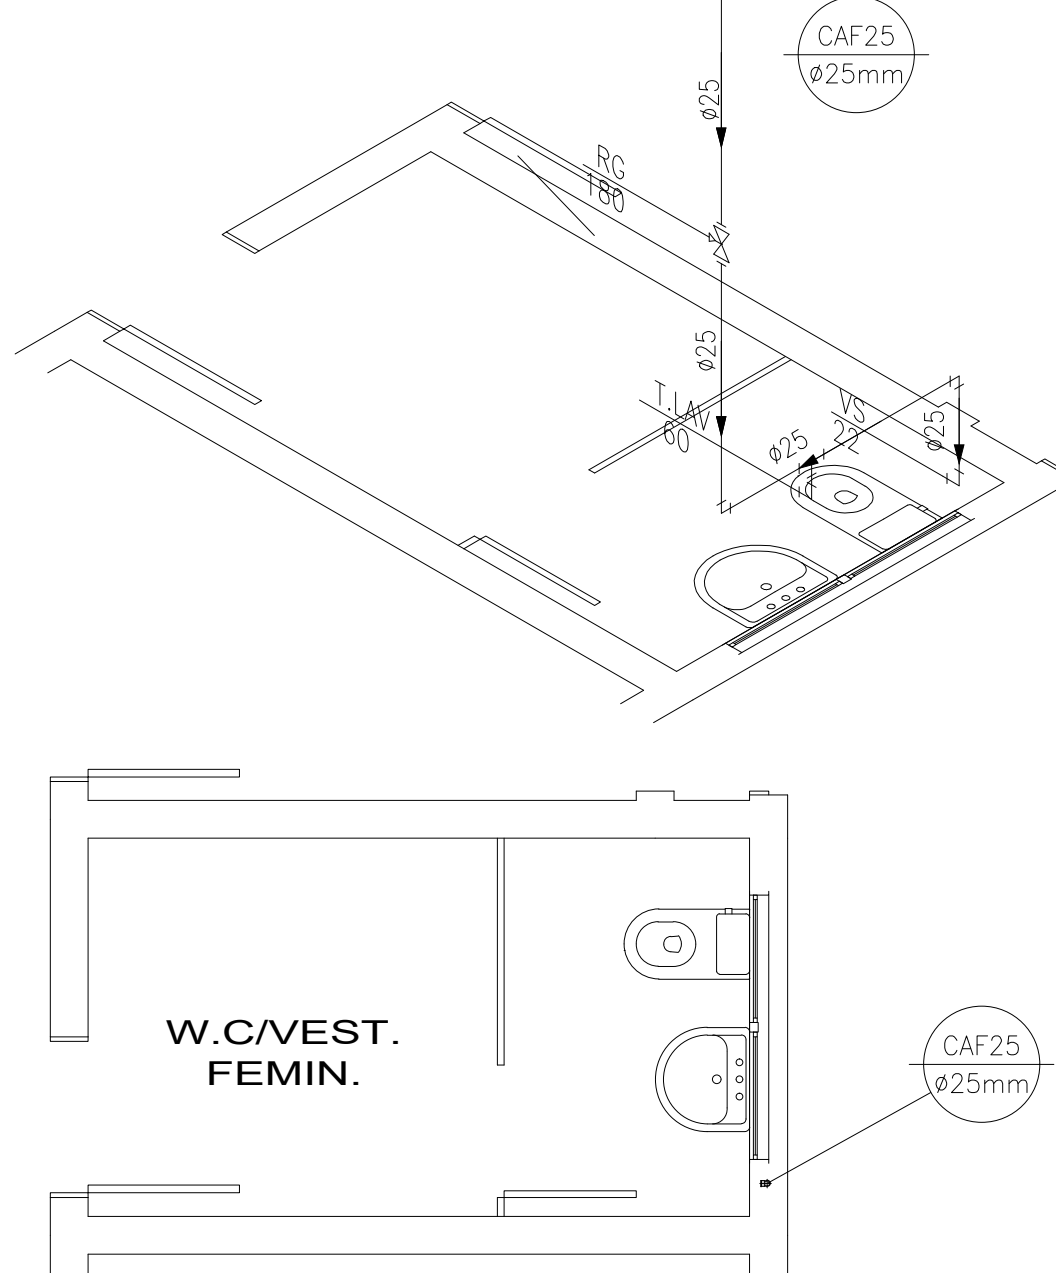


Detalhe Isométrico Banheiro Vestiário Feminino PAV Térreo  
Escala 1:25

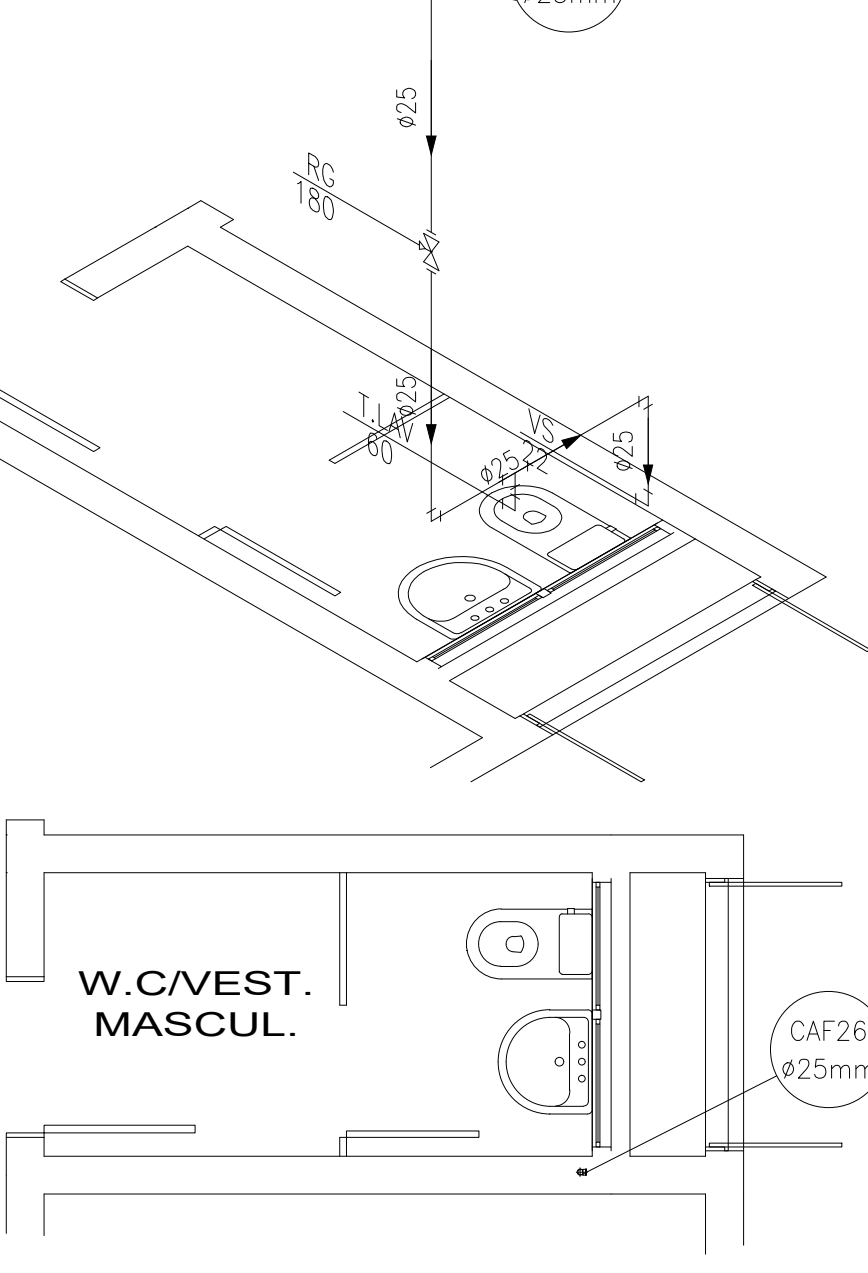

Detalhe Isométrico Banheiro Vestiário Masculino PAV Térreo  
Escala 1:25

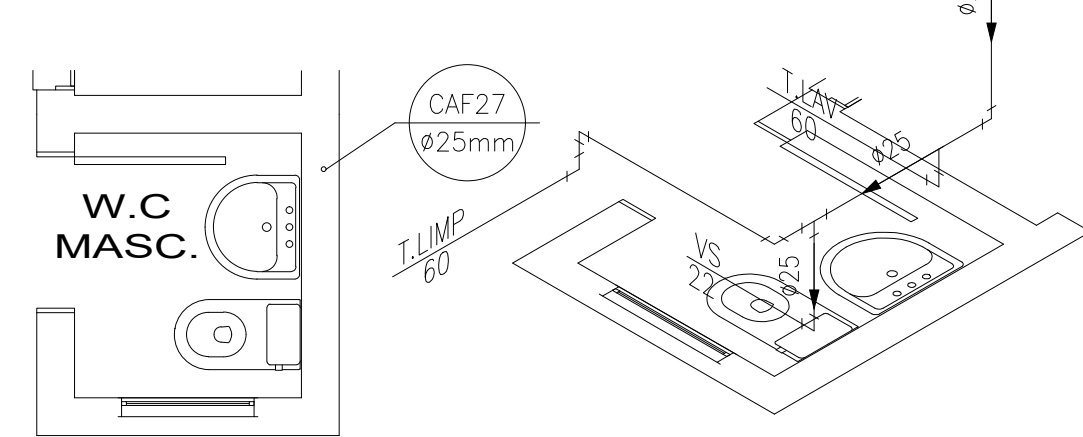


Detalhe Isométrico Banheiro Masculino PAV Térreo  
Escala 1:25

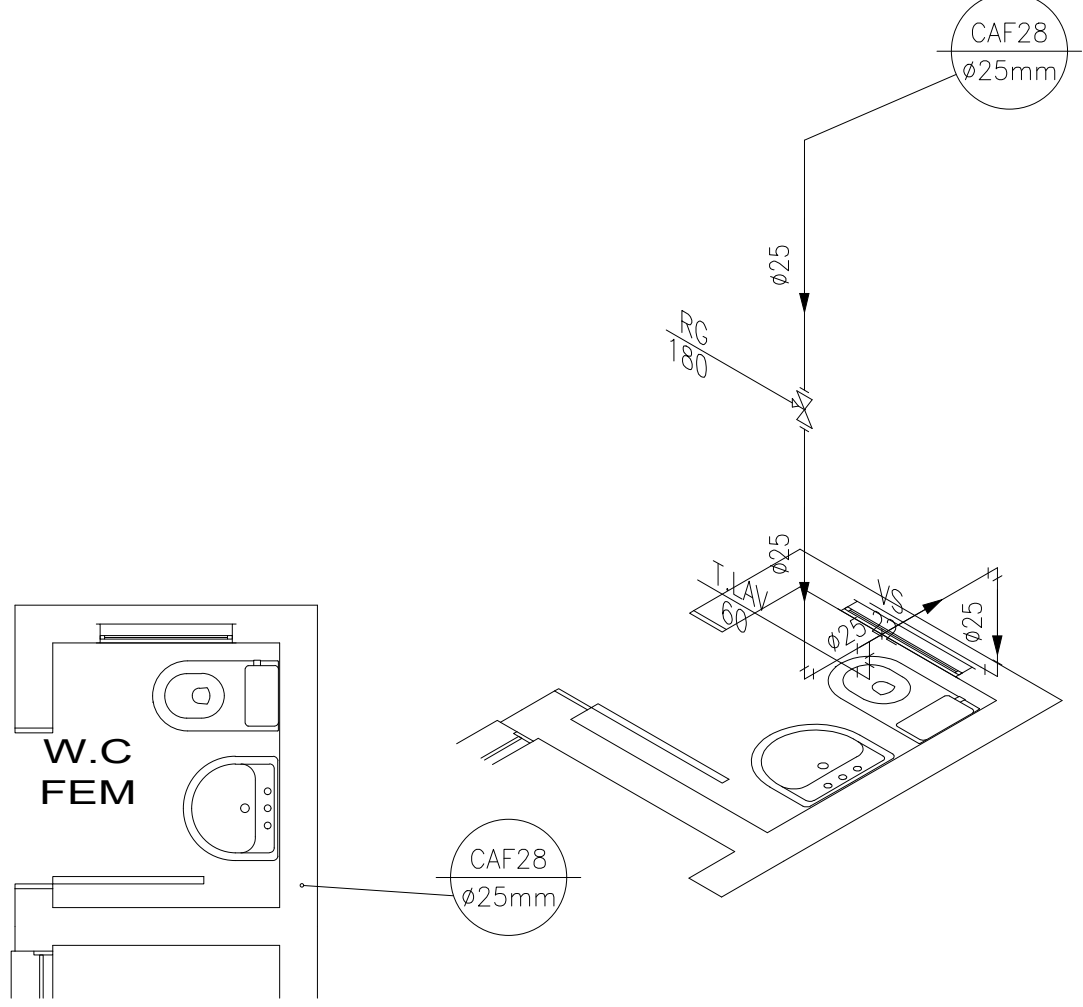


Detalhe Isométrico Banheiro Feminino PAV Térreo  
Escala 1:25

RESERVADO CARIMBOS APROVAÇÃO

DISCRIMINAÇÃO DAS REVISÕES					PROJ.	APROV.	APROV.	DATA
 <div>PREFEITURA MUNICIPAL DE <b>CHAPECÓ</b></div>					SECRETARIA DE DESENVOLVIMENTO URBANO - SEDUR			
					DEPARTAMENTO ELABORAÇÃO DE PROJETOS			
OBRA <del>USO EXTERNO</del>								
RESP. TÉCNICO PROJETO			RESP. TÉCNICO EXECUÇÃO			PREFEITURA DE CHAPECÓ		
PROJETO HIDROSSANITÁRIO INSTALAÇÕES HIDRÁULICAS								
REFERÊNCIA -Detalhes Isométricos das Instalações Hidráulicas							Selo do número	
							HI	
VISTO     /   /							NÚMERO DA FRANQUIA	
DATA     04/09/2019							05	
ESCALA     INDICADA								
ÁREA								
DESENHO								
INDICAR								
CONCLUIDO     /   /							05 - 07	
DESENHO/ARQUIVO Z/SP-FRANQUIAS - Alvaro- Projetos 2019-USP Espionada							SÉRIE DA FRANQUIA	
							05 - 07	





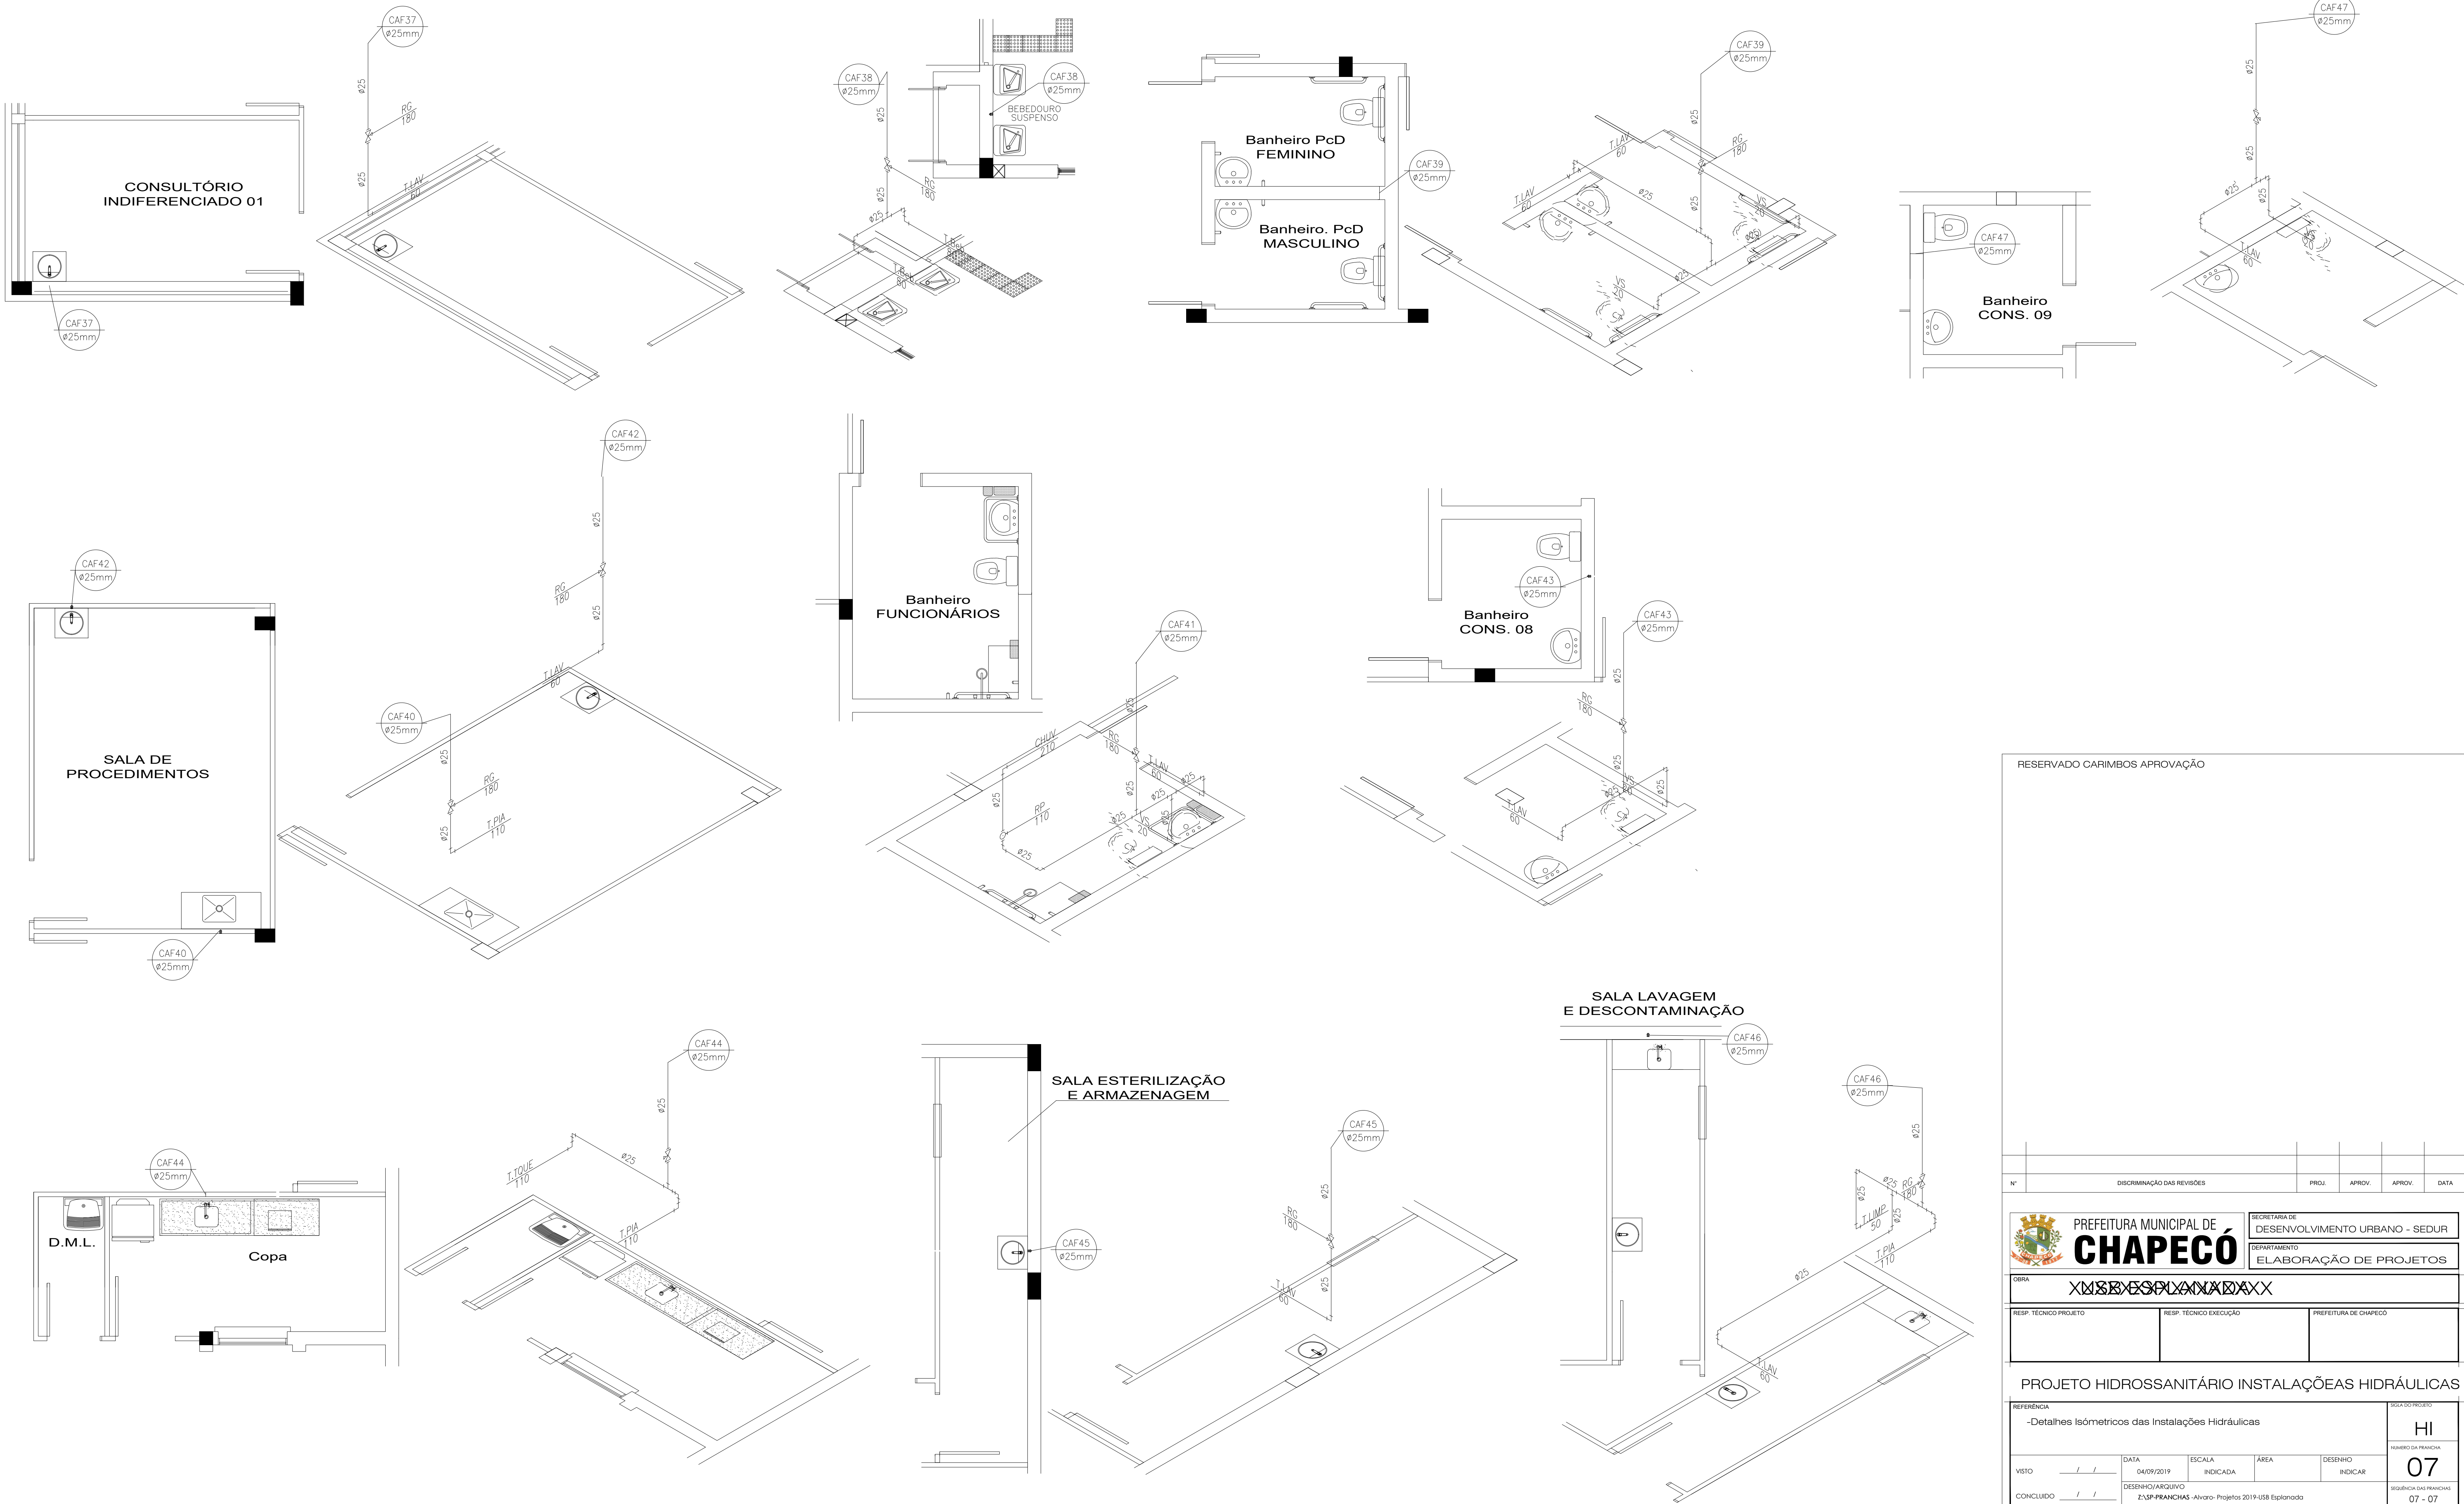

RESERVADO CARIMBOS APROVAÇÃO

Nº	DISCRIMINAÇÃO DAS REVISÕES	PROJ.	APROV.	APROV.	DATA

PREFEITURA MUNICIPAL DE  
**CHAPECÓ**

SECRETARIA DE  
DESENVOLVIMENTO URBANO - SEDUR  
DEPARTAMENTO  
ELABORAÇÃO DE PROJETOS

CRIA  
~~XXXXXXXXXX~~

RESP. TÉCNICO PROJETO

RESP. TÉCNICO EXECUÇÃO

PREFEITURA DE CHAPECÓ

PROJETO HIDROSSANITÁRIO INSTALAÇÕES HIDRÁULICAS

REFERÊNCIA	HI
-Detalhes Isométricos das Instalações Hidráulicas	HI

VISÃO	DATA	ESCALA	ÁREA	DESENHO
1 / 1	04/09/2019	INDICADA		INDICAR

CONCLUÍDO	DESCRIÇÃO/ARQUIVO	SEQUÊNCIA DAS FOLHAS
1 / 1	Z:\SP-FRANCHIAS - Alvaro - Projetos 2019\US8 Esplanada	07 - 07