




SE  
ERO DA FRANCHIA  
01  
ÊNCIA DAS FRANCHAS  
01 - 07

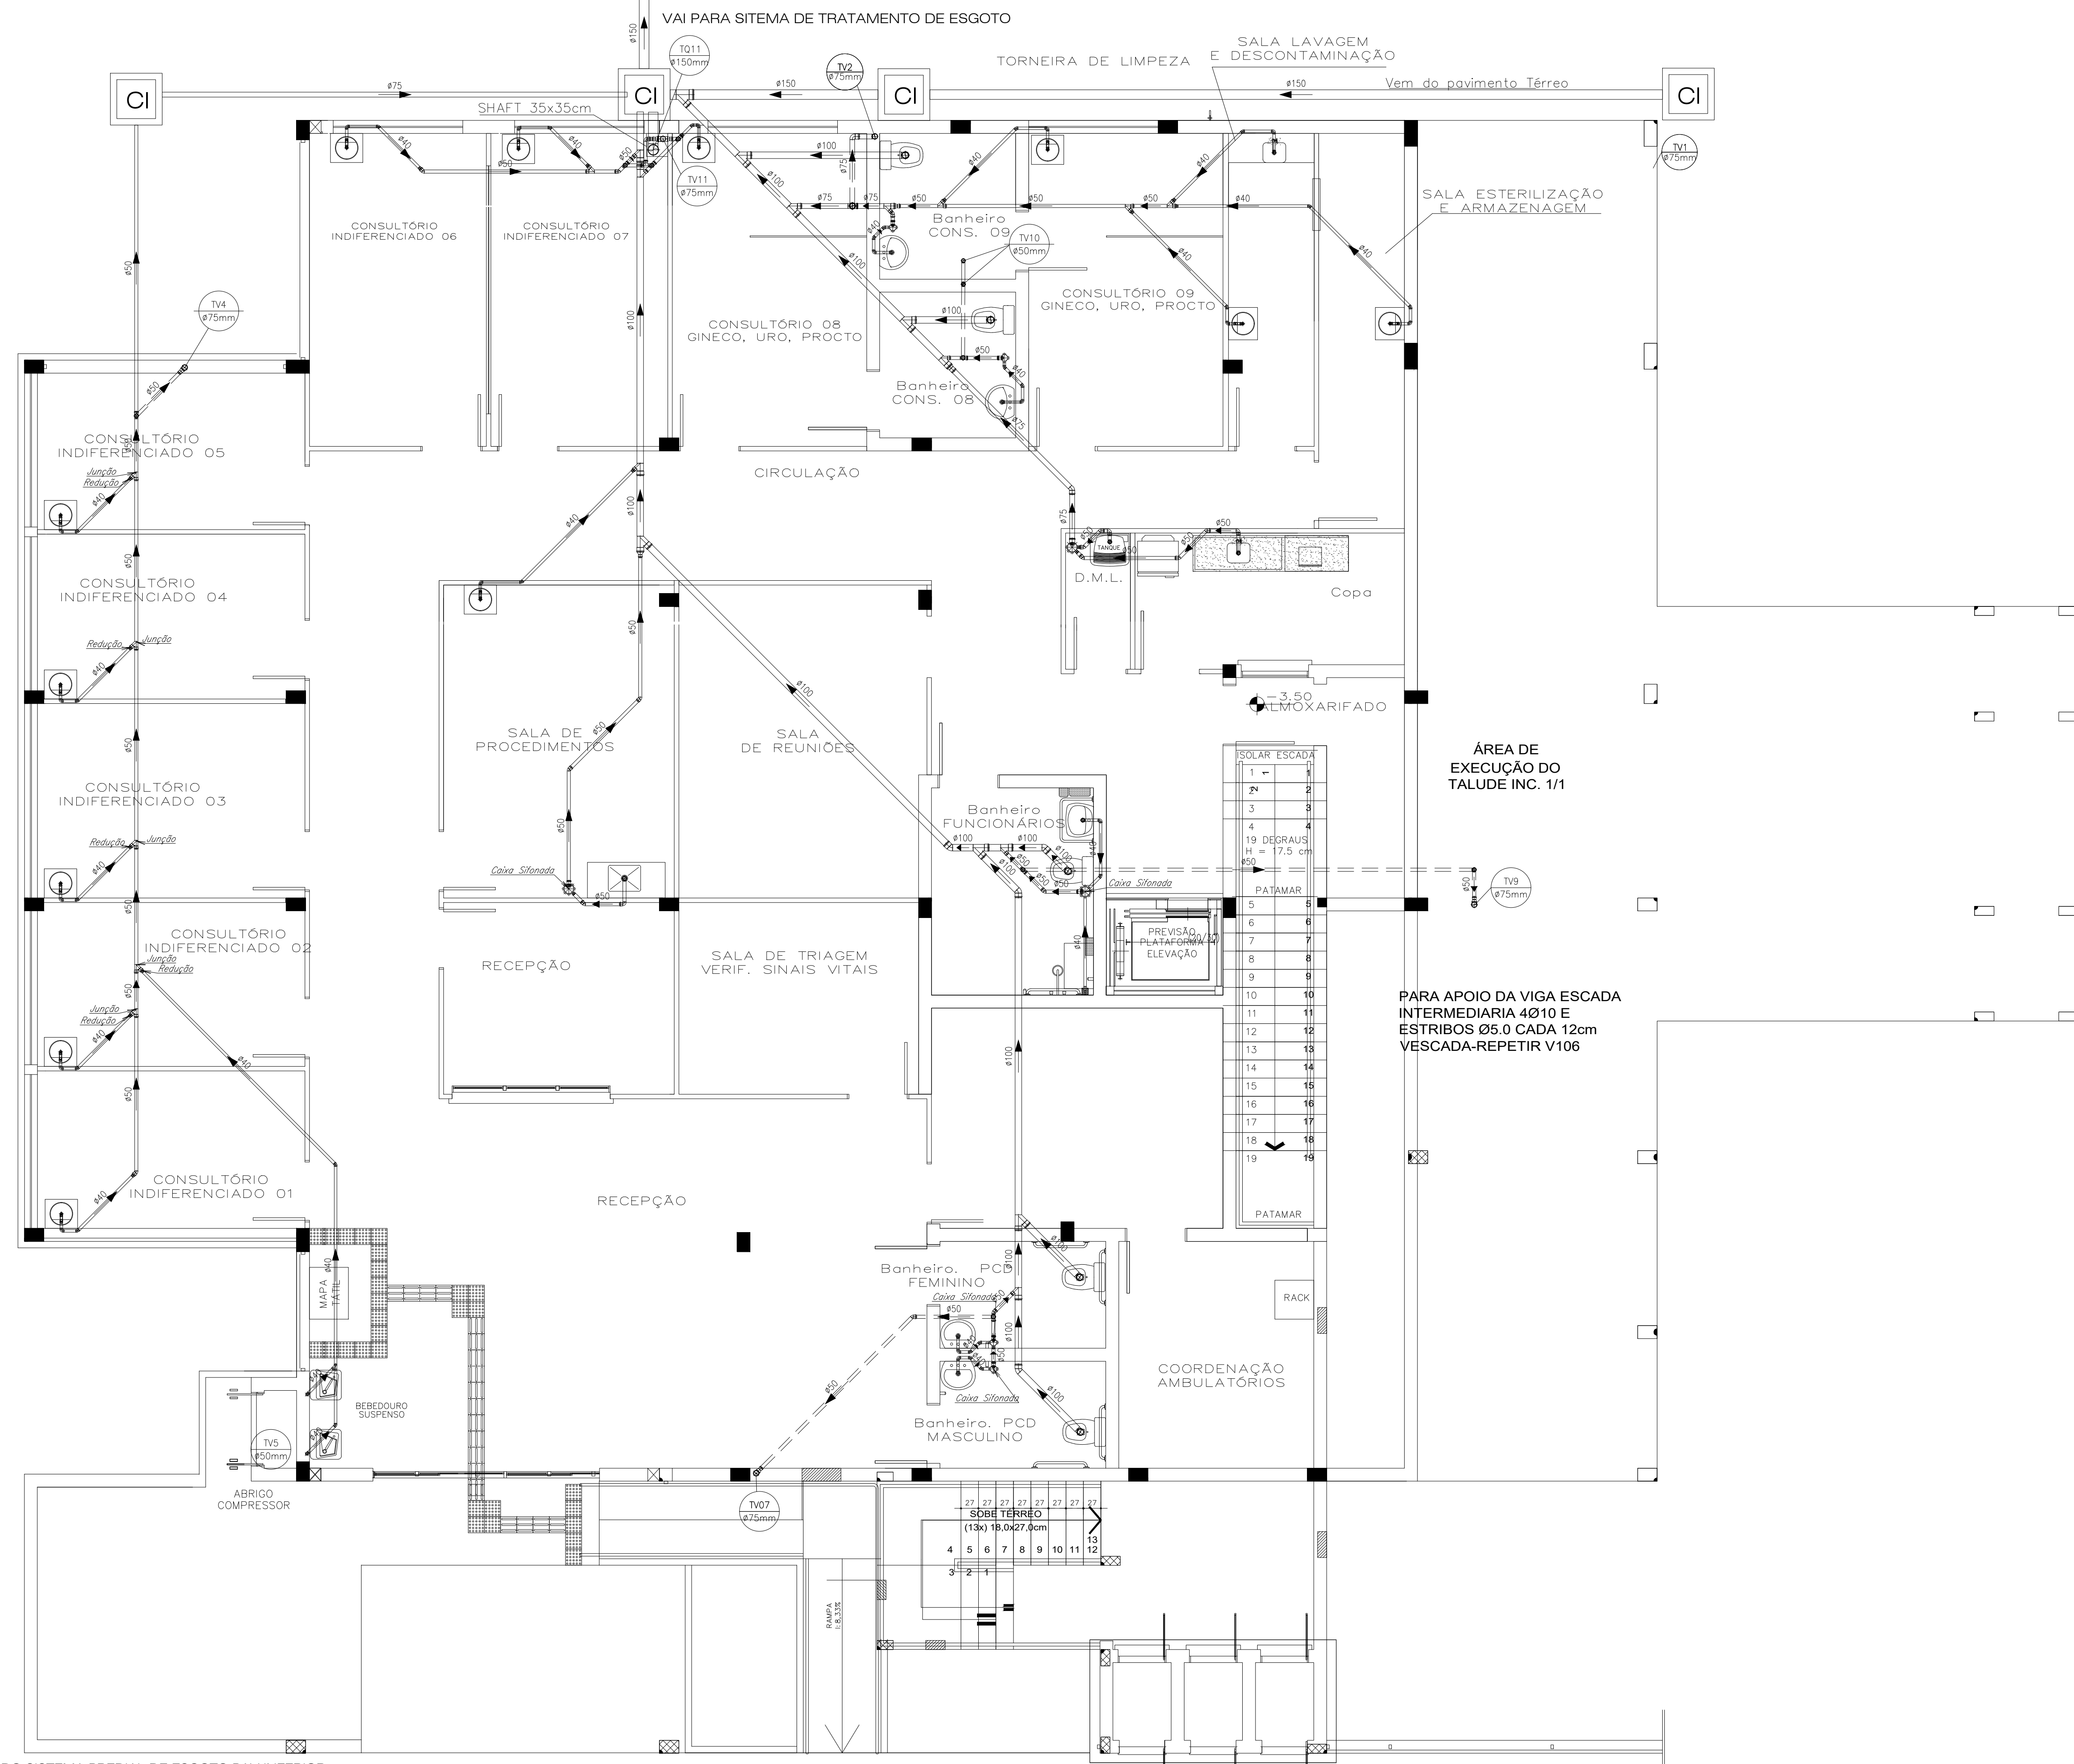

PLANTA BAIXA DO SISTEMA PREDIAL DE ESGOTO PAV INFERIOR  
ESCALA 1:50

RESERVADO CARIMBOS APROVAÇÃO

| Nº | DISCRIMINAÇÃO DAS REVISÕES | PROJ. | APROV. | APROV. | DATA |
|----|----------------------------|-------|--------|--------|------|
|----|----------------------------|-------|--------|--------|------|



PREFEITURA MUNICIPAL DE

**CHAPECÓ**

SECRETARIA DE

DESENVOLVIMENTO URBANO - SEDUR

DEPARTAMENTO

ELABORAÇÃO DE PROJETOS


OBRA **U.B.S. ESPLANADA**

|                       |                        |                       |
|-----------------------|------------------------|-----------------------|
| RESP. TÉCNICO PROJETO | RESP. TÉCNICO EXECUÇÃO | PREFEITURA DE CHAPECÓ |
|-----------------------|------------------------|-----------------------|


PROJETO HIDROSSANITÁRIO

|  |     |   |          |      |                      |
|--|-----|---|----------|------|----------------------|
| REFERENCIA   |     |   |          |      | SALA DO PROJETO      |
| PLANTA BAIXA DO SISTEMA PREDIAL DE ESGOTO PAV INFERIOR |     |   |          |      | SE                   |
|  |     |   |          |      | NÚMERO DA FOLHA      |
| VISTO  | / / | DATA  | ESCALA   | ÁREA | DESENHO              |
|  |     | SET/2019  | INDICADO |      | 02                   |
| CONCLUÍDO  | / / | ARQUIVO:<br>SP. ALVARO-PROJETOS 2019- USB ESPLANADA-PROJETO HIDROSSANITÁRIO-FINAL |          |      | SÉQUENCIA DAS FOLHAS |
|  |     |   |          |      | 02 - 07              |




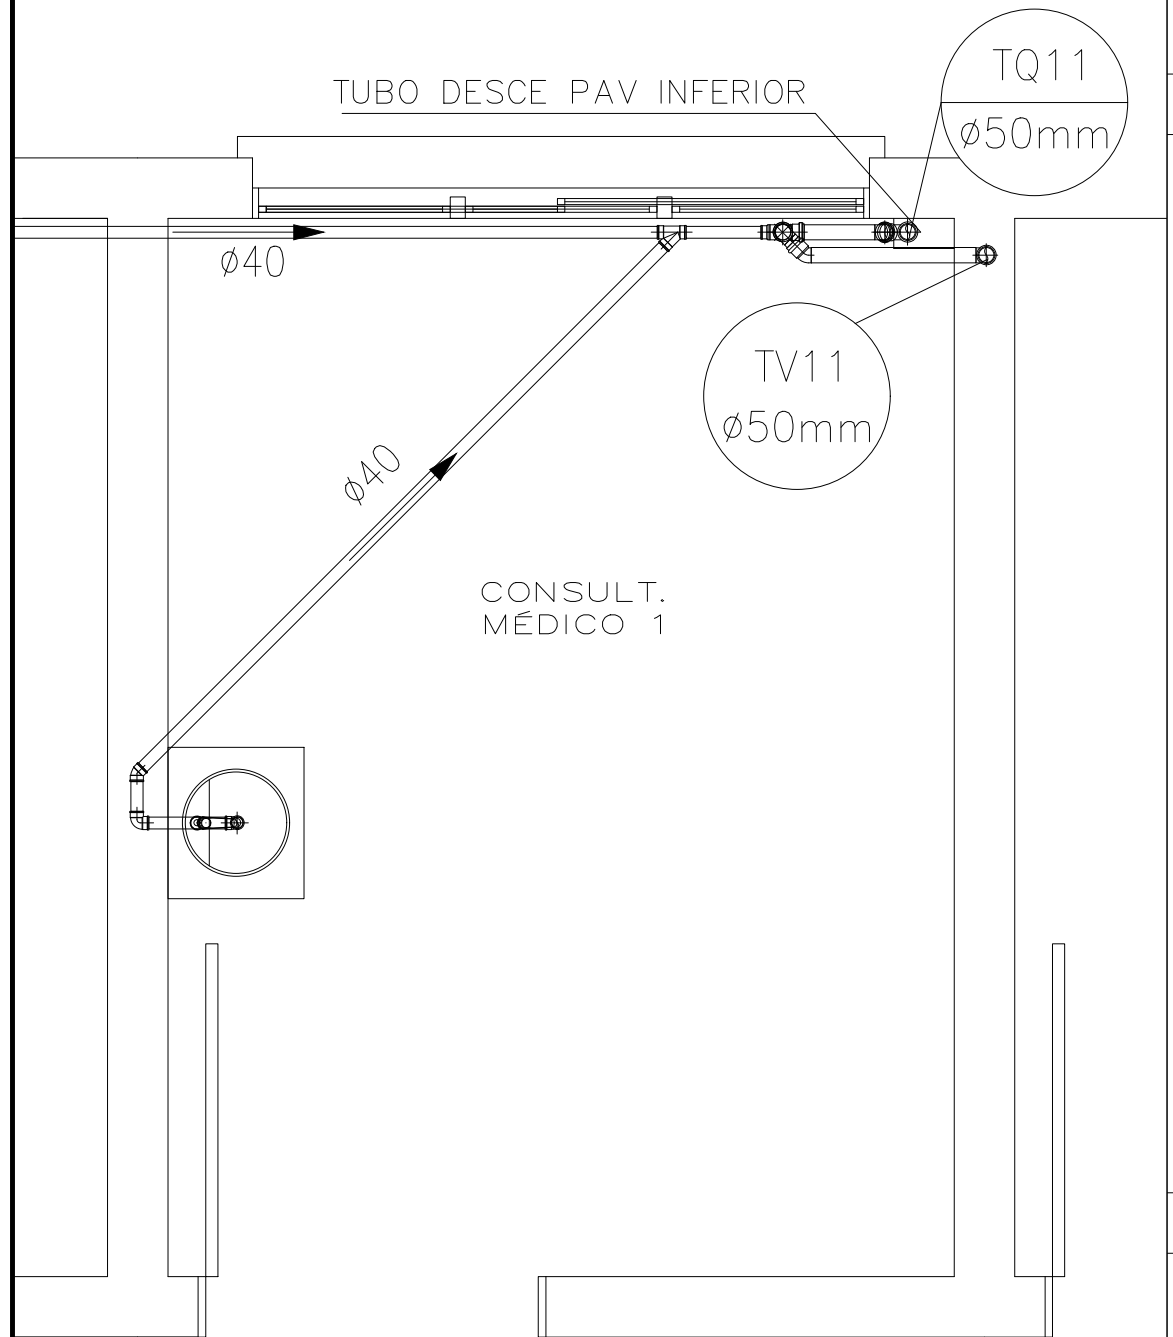


DETALHE DO SISTEMA PREDIAL DE ESGOTO PAV TÉRREO  
ESCALA 1:25

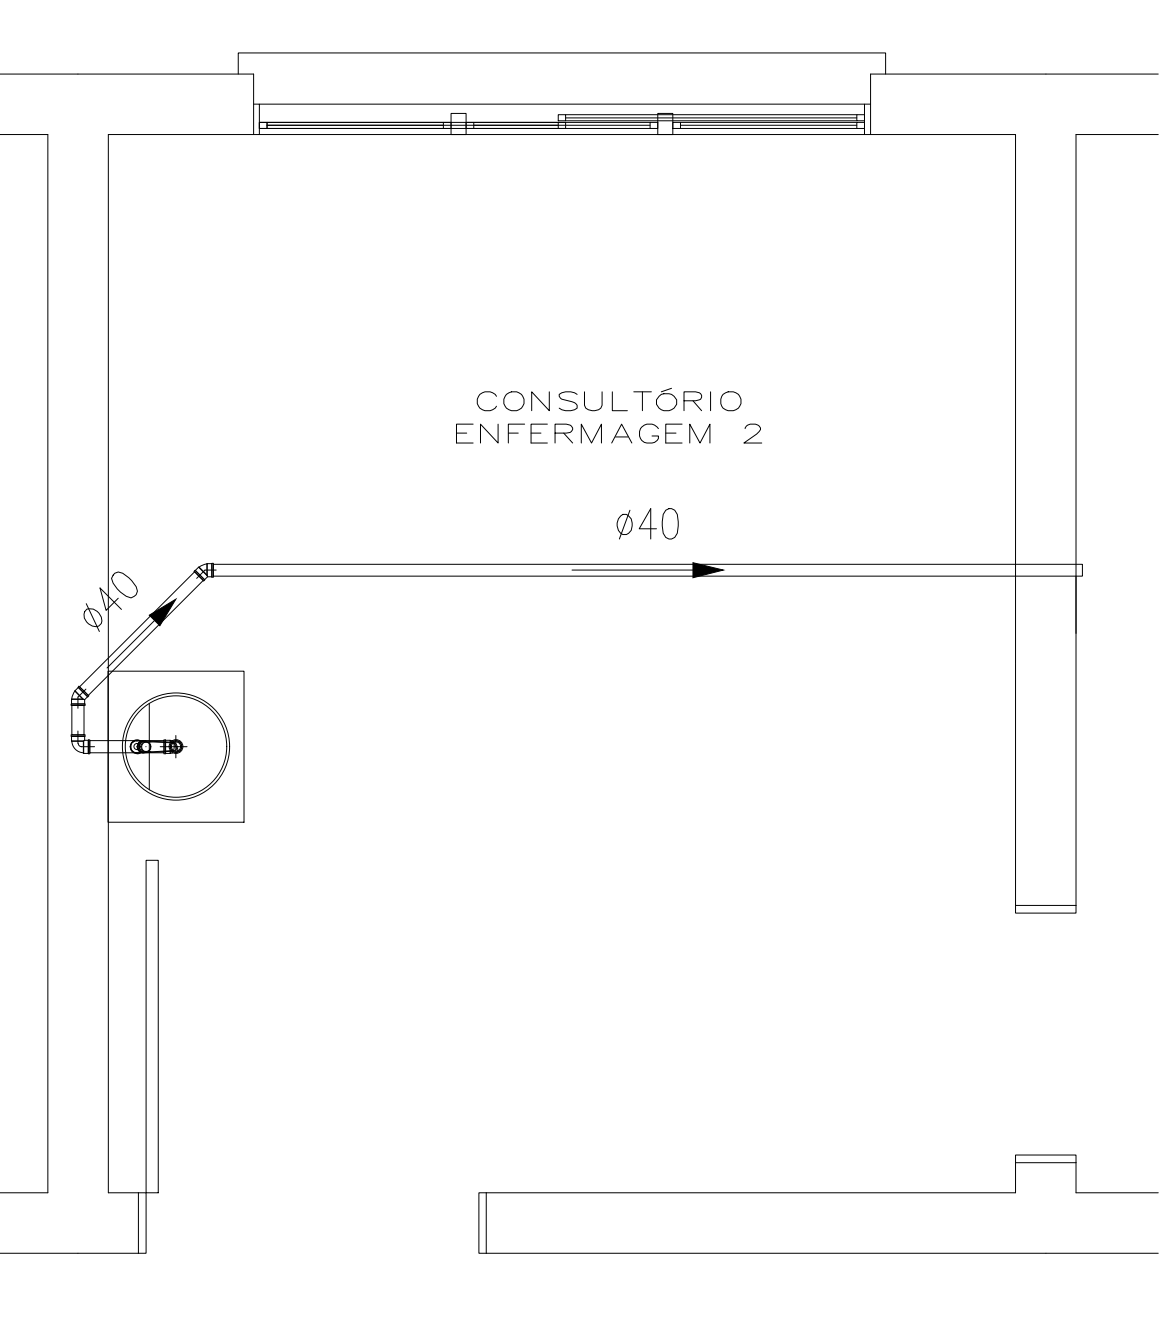


DETALHE DO SISTEMA PREDIAL DE ESGOTO PAV TÉRREO  
ESCALA 1:25

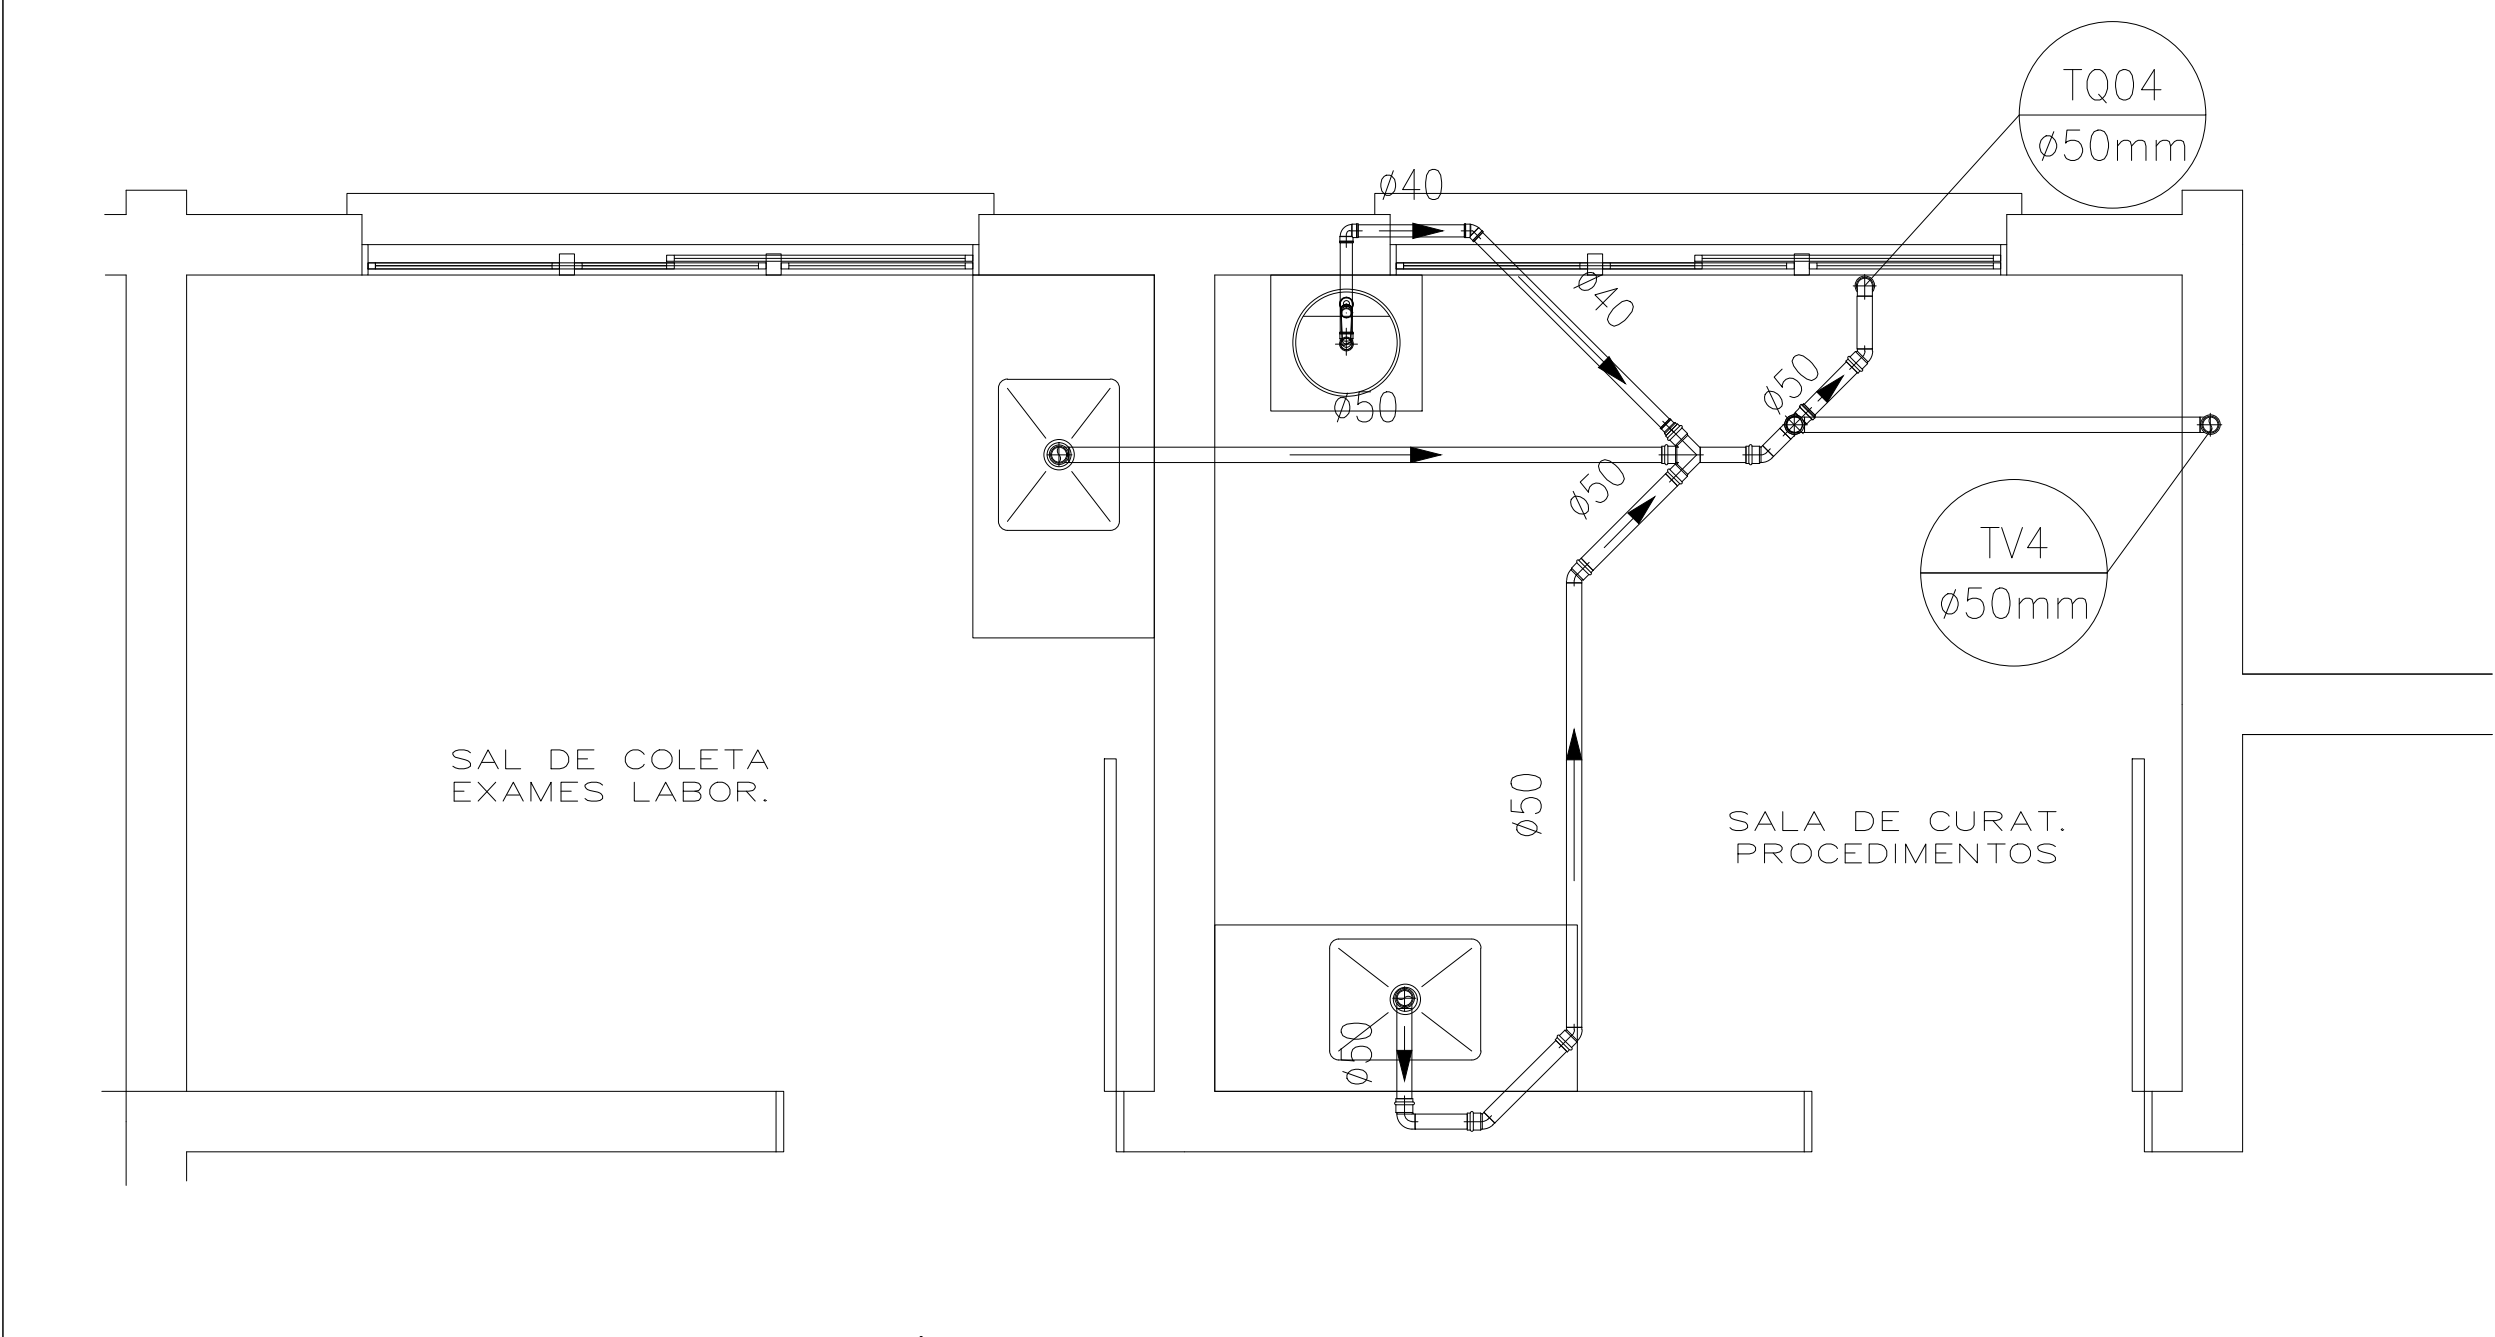


DETALHE DO SISTEMA PREDIAL DE ESGOTO PAV TÉRREO  
ESCALA 1:25

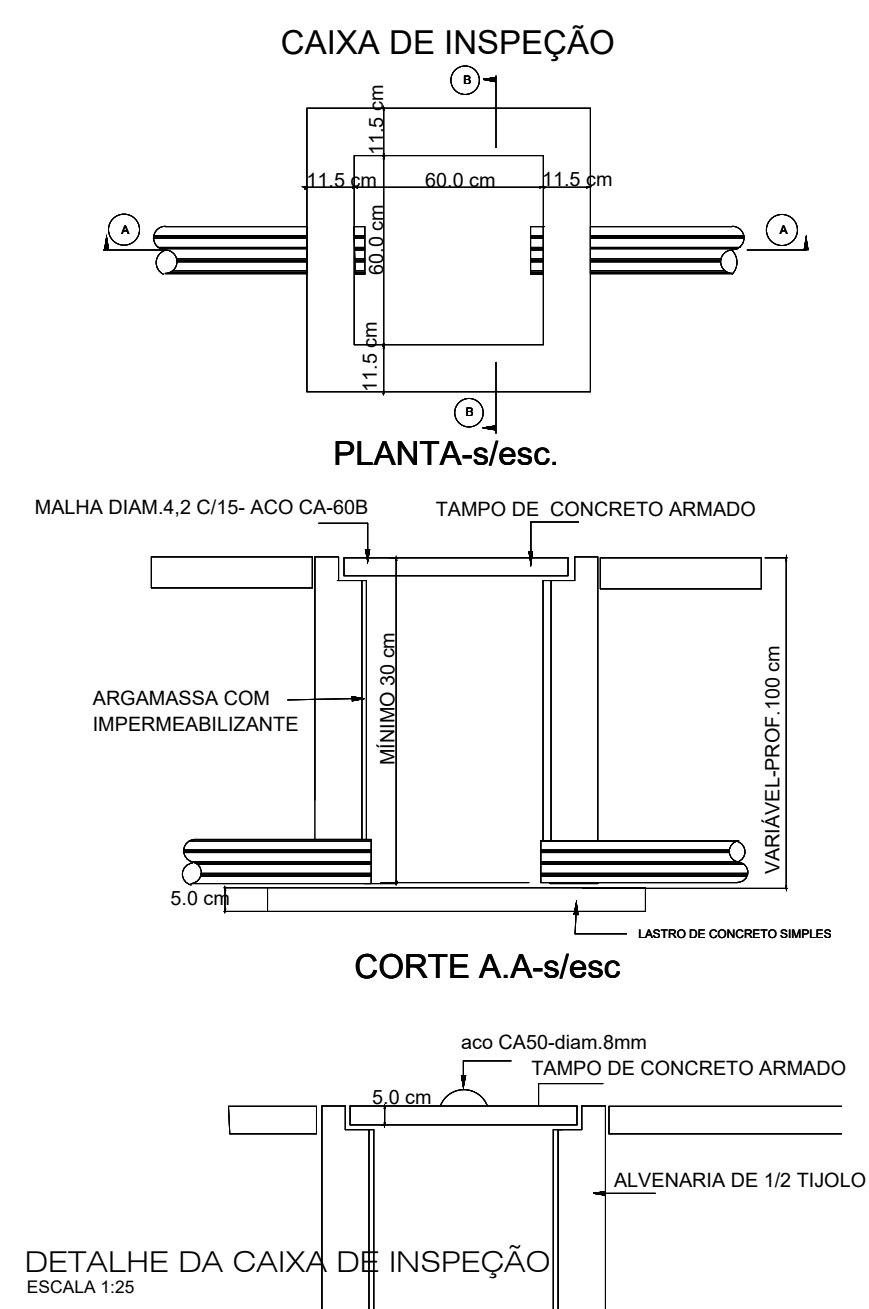


DETALHE DA CAIXA DE INSPEÇÃO  
ESCALA 1:25

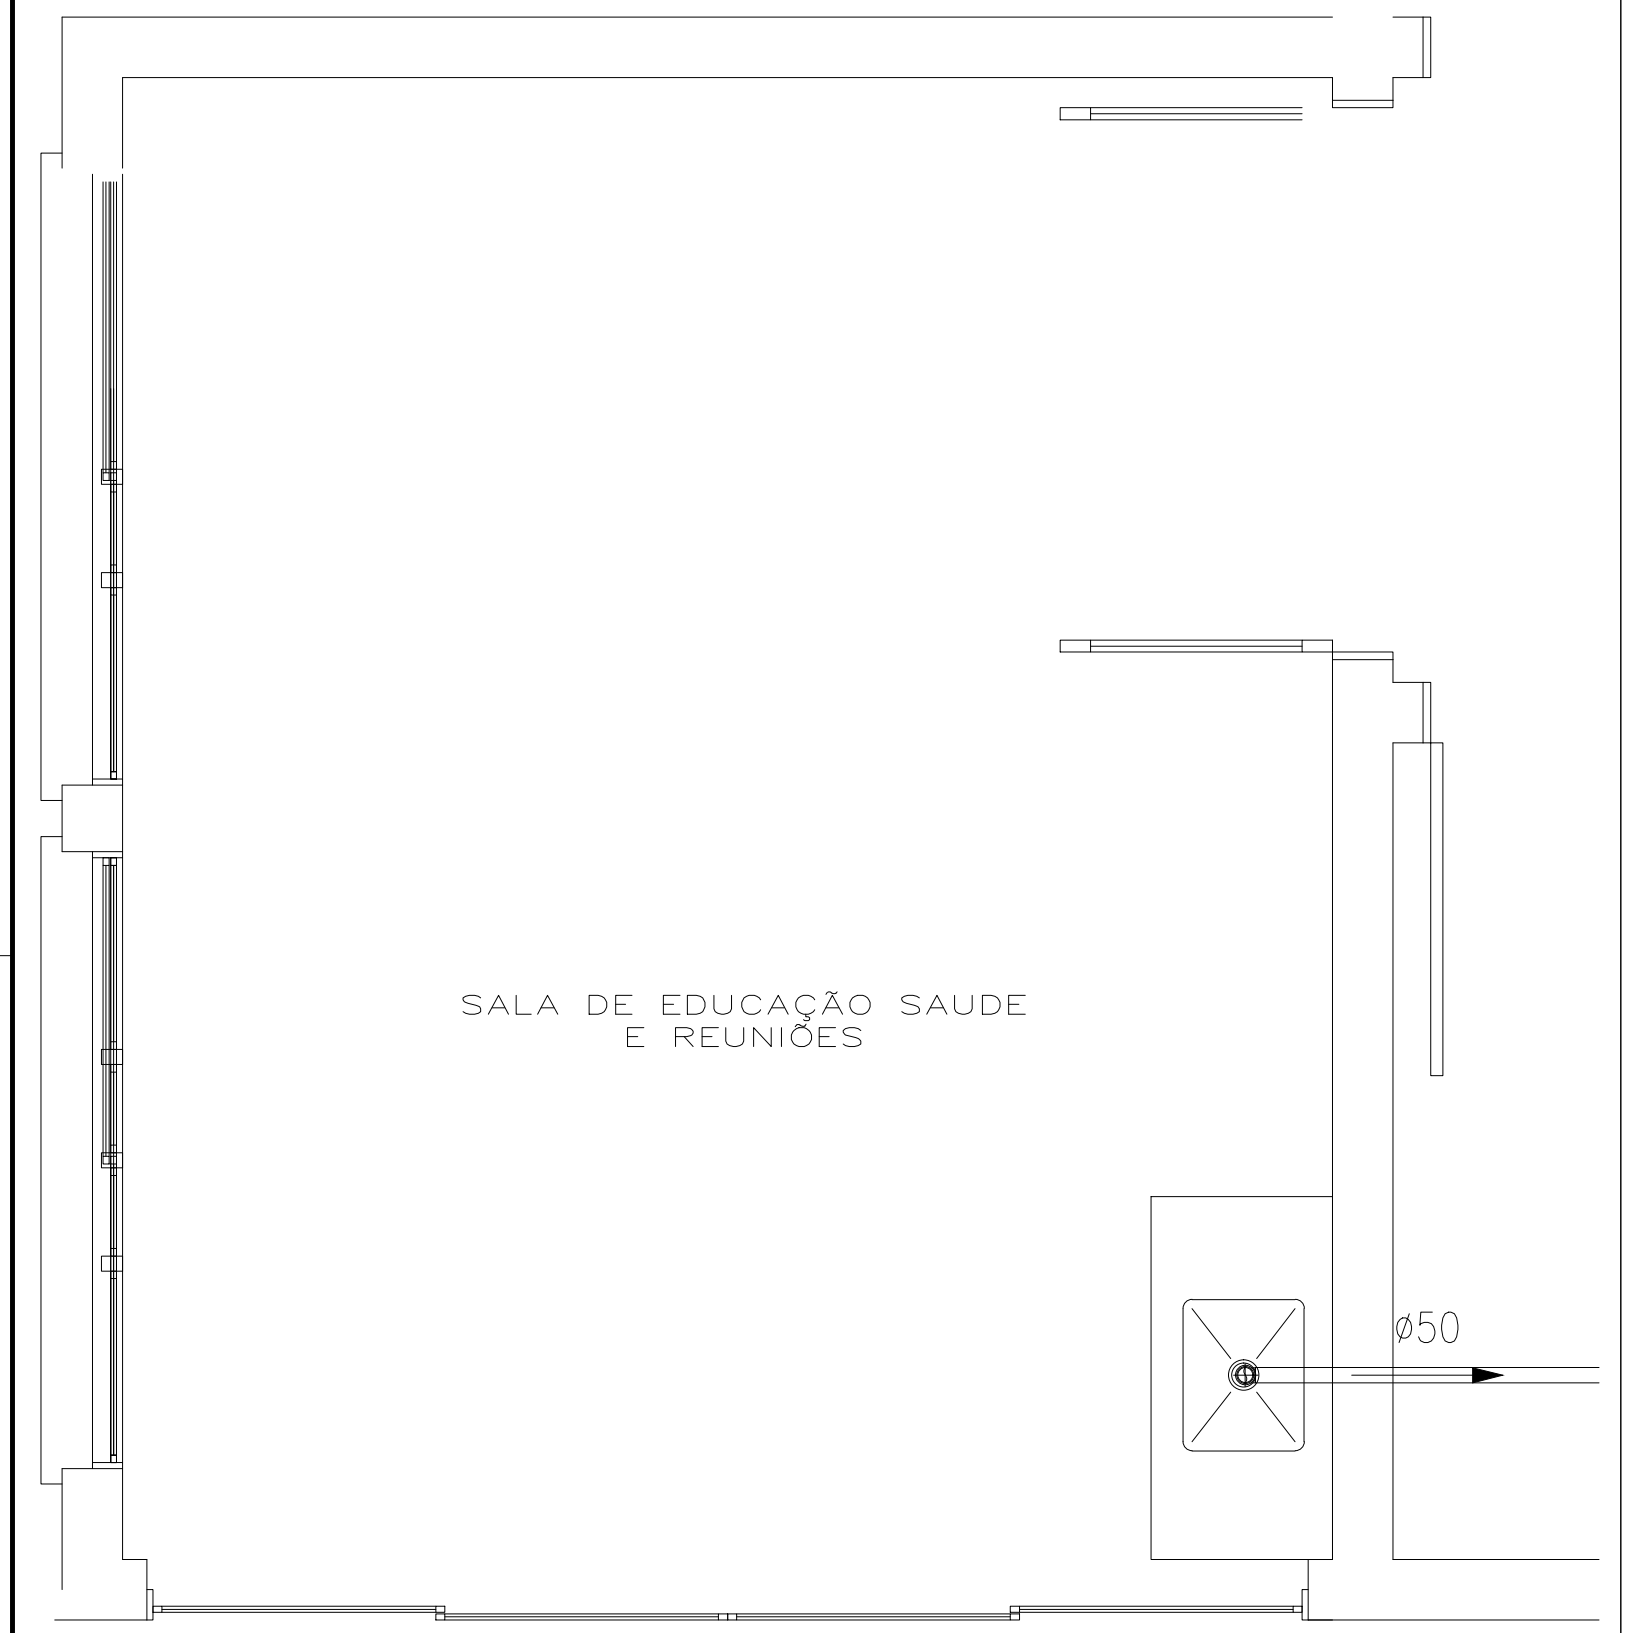


DETALHE DO SISTEMA PREDIAL DE ESGOTO PAV TÉRREO  
ESCALA 1:25

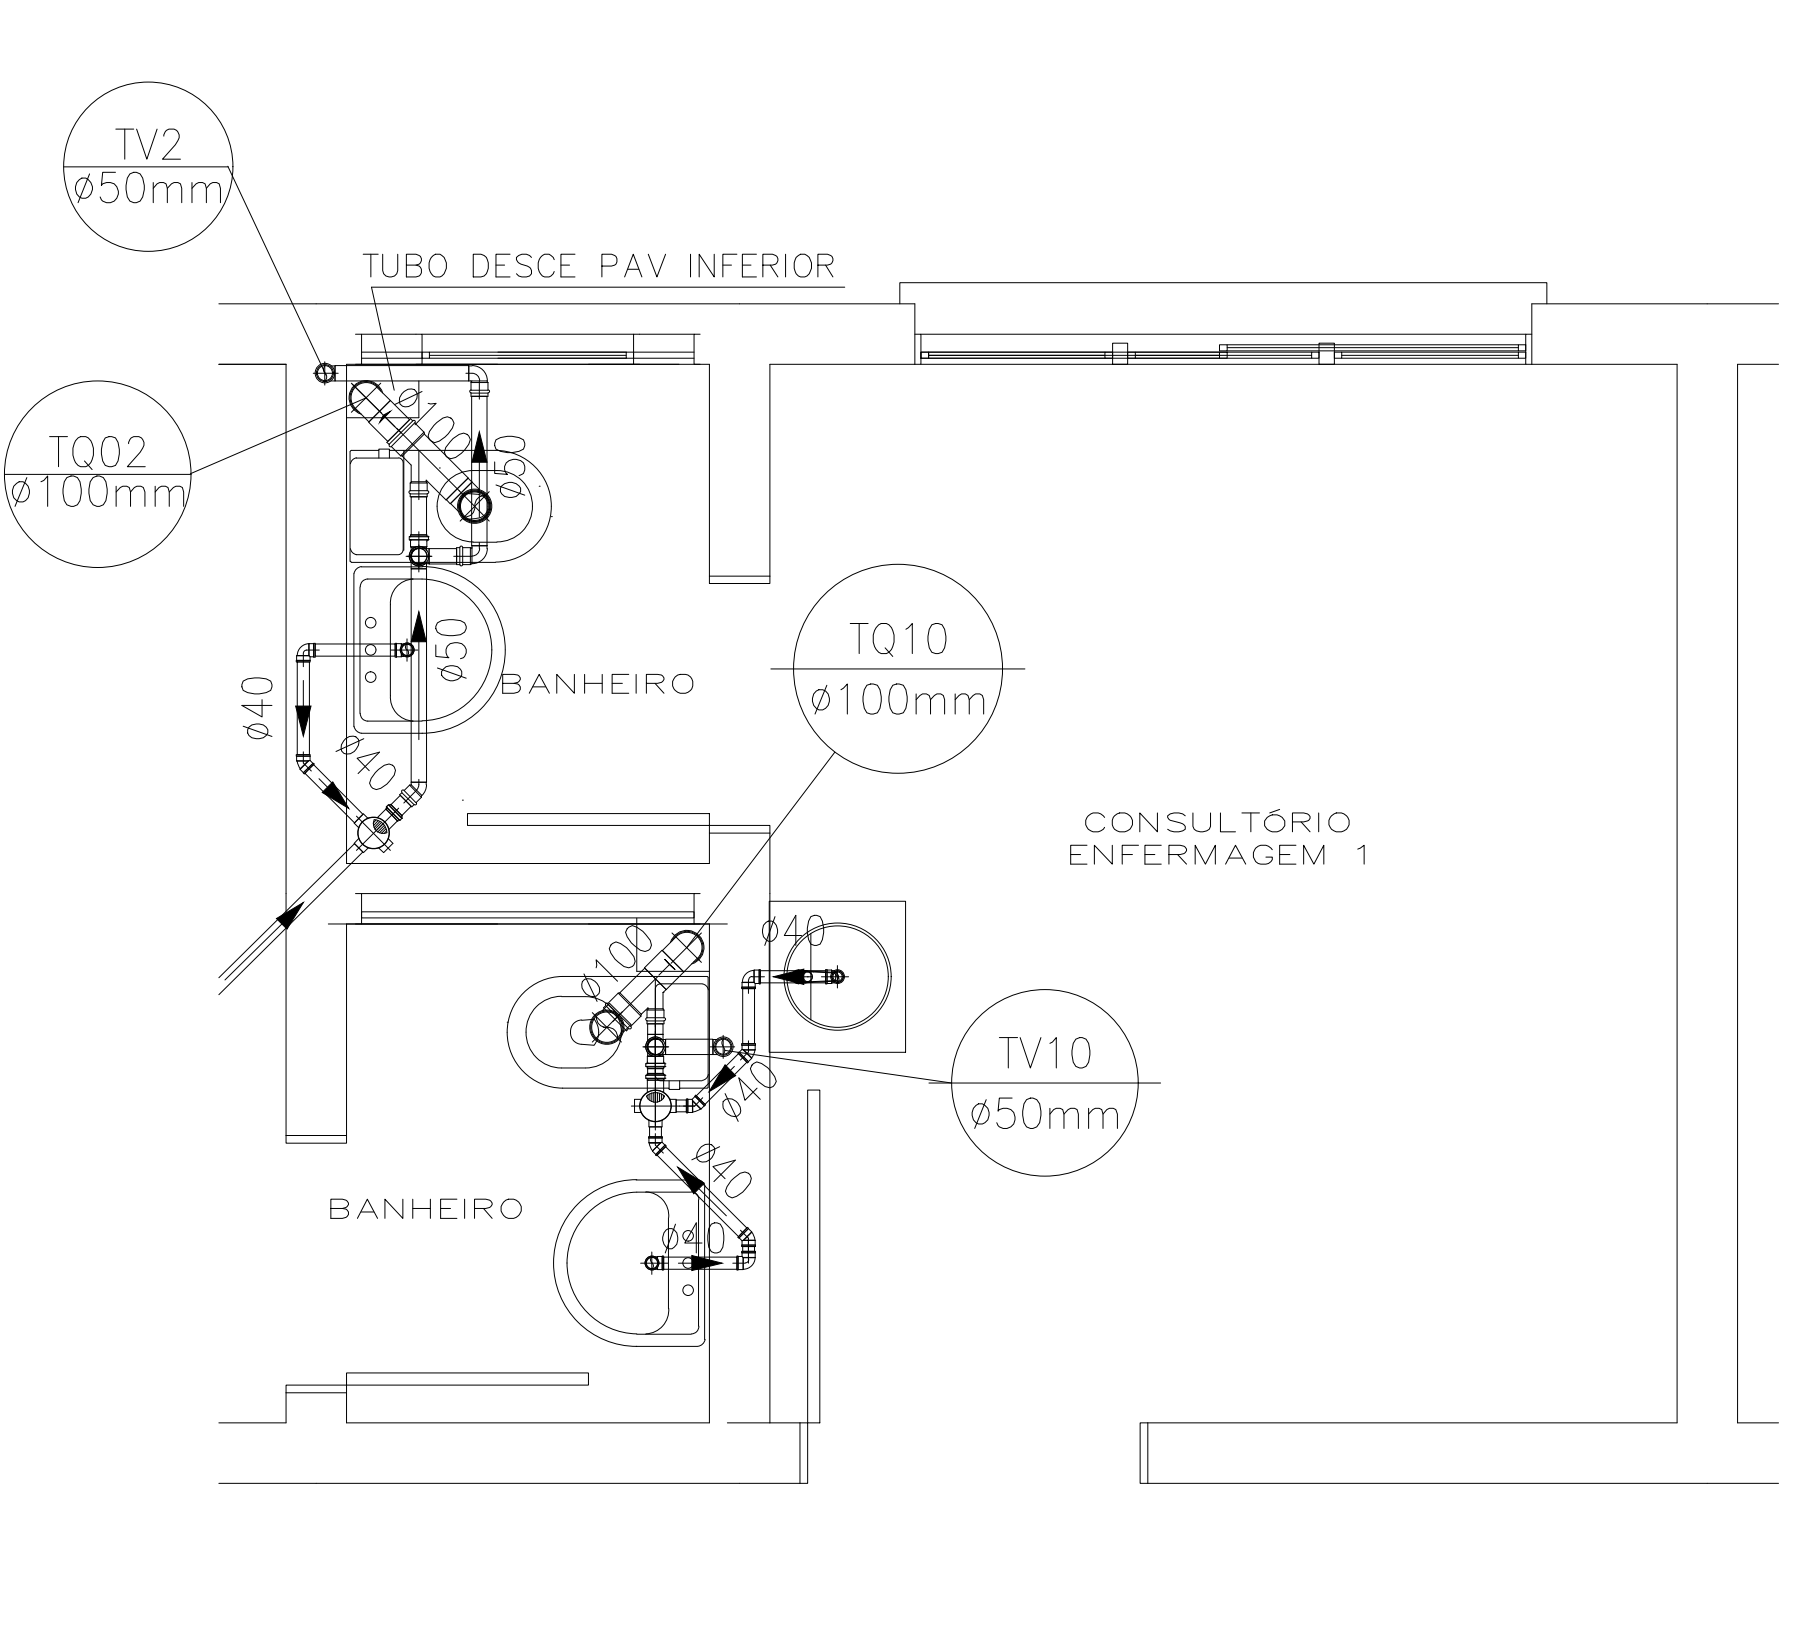


DETALHE DO SISTEMA PREDIAL DE ESGOTO PAV TÉRREO  
ESCALA 1:25

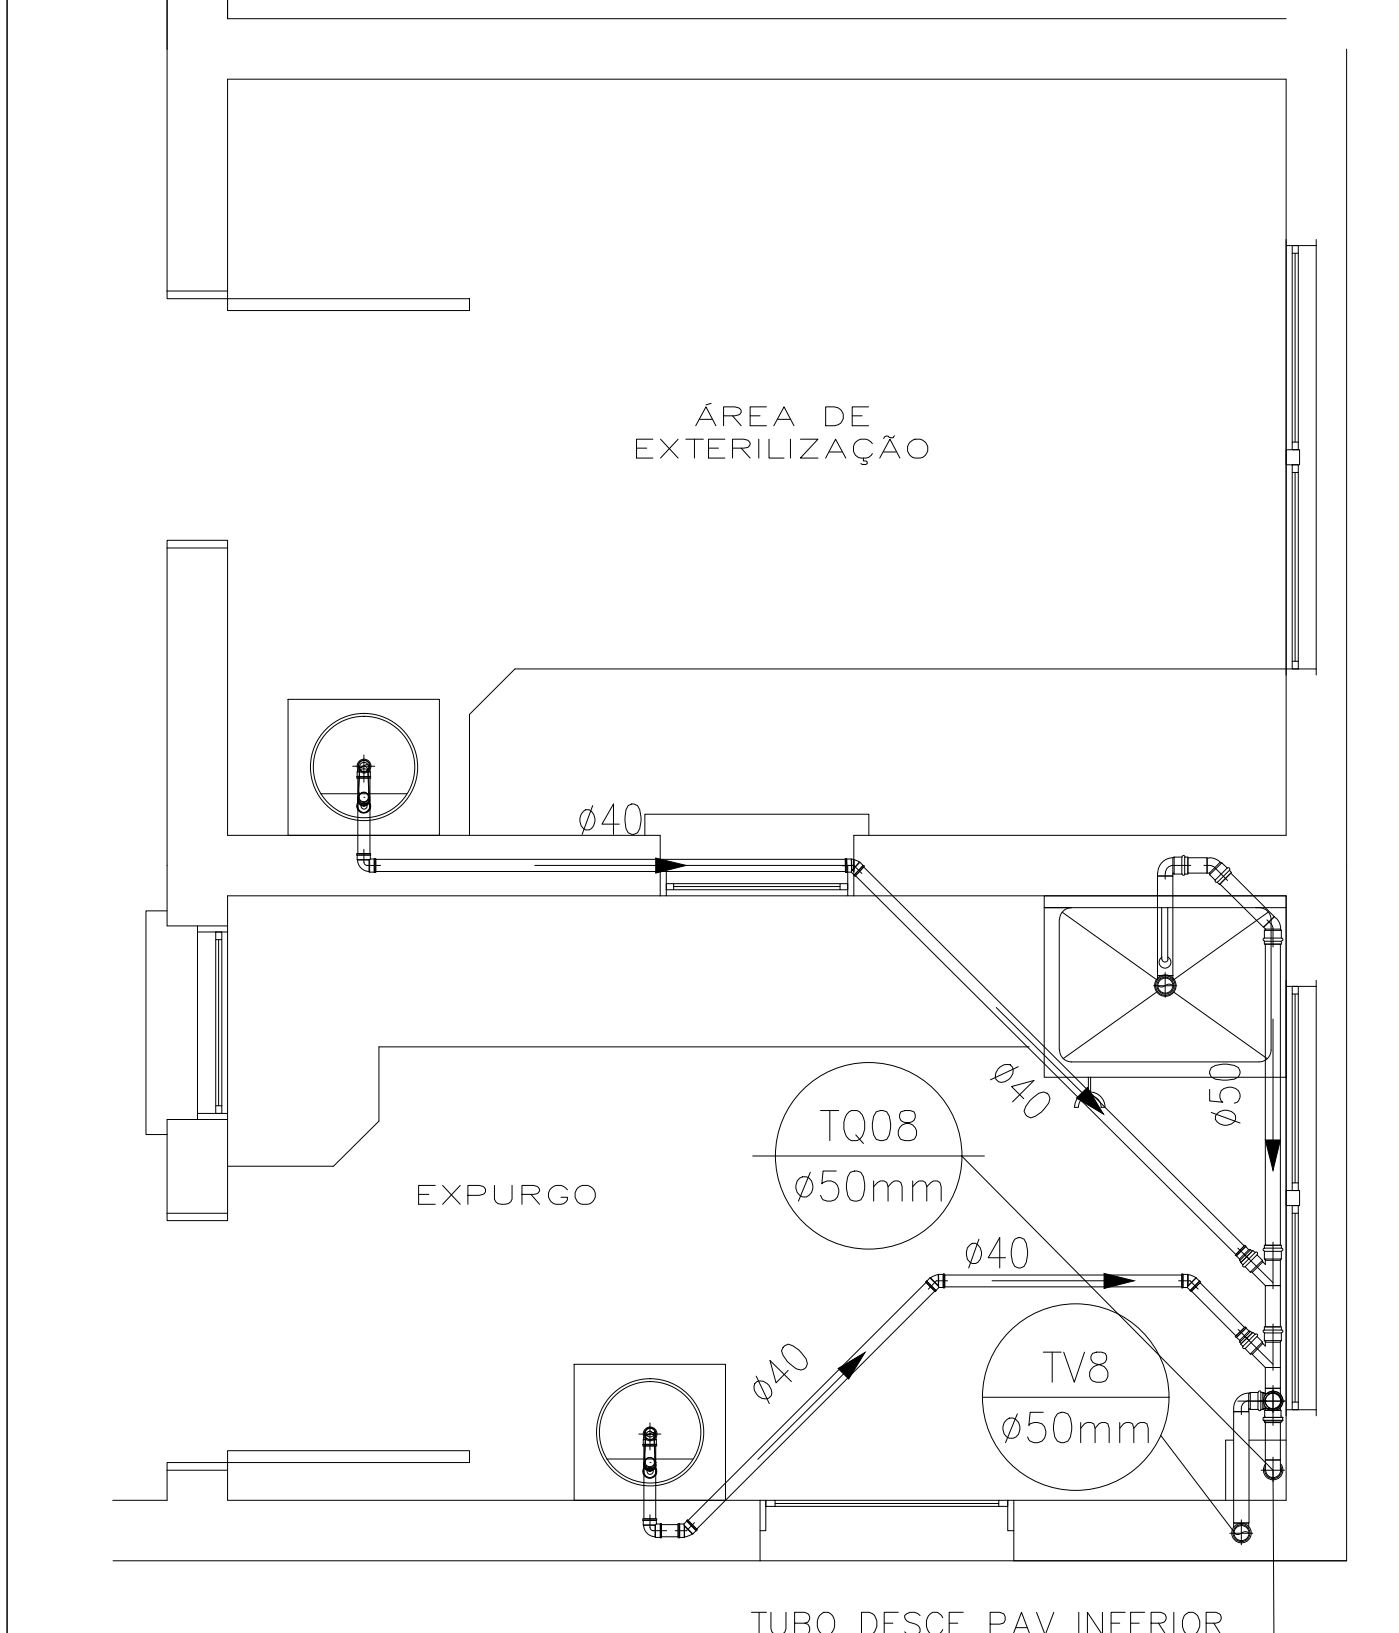


DETALHE DO SISTEMA PREDIAL DE ESGOTO PAV TÉRREO  
ESCALA 1:25

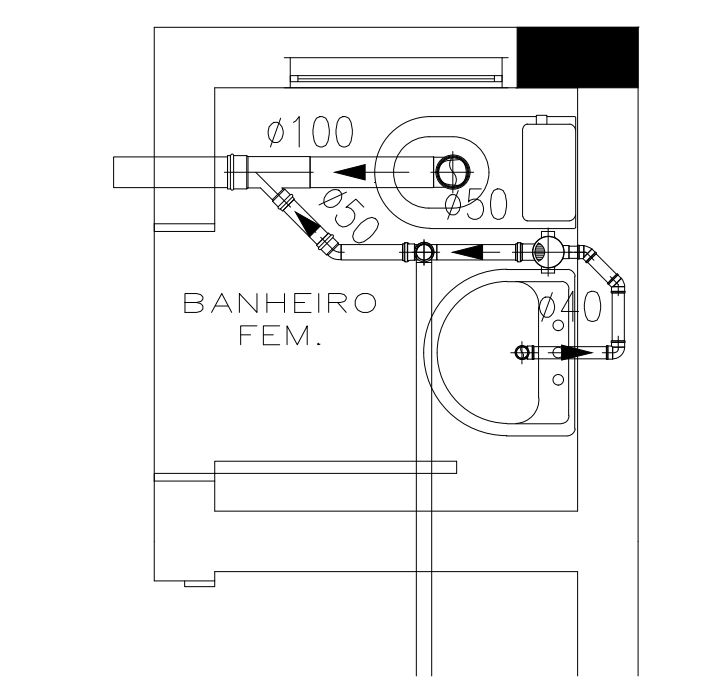


DETALHE DO SISTEMA PREDIAL DE ESGOTO PAV TÉRREO  
ESCALA 1:25

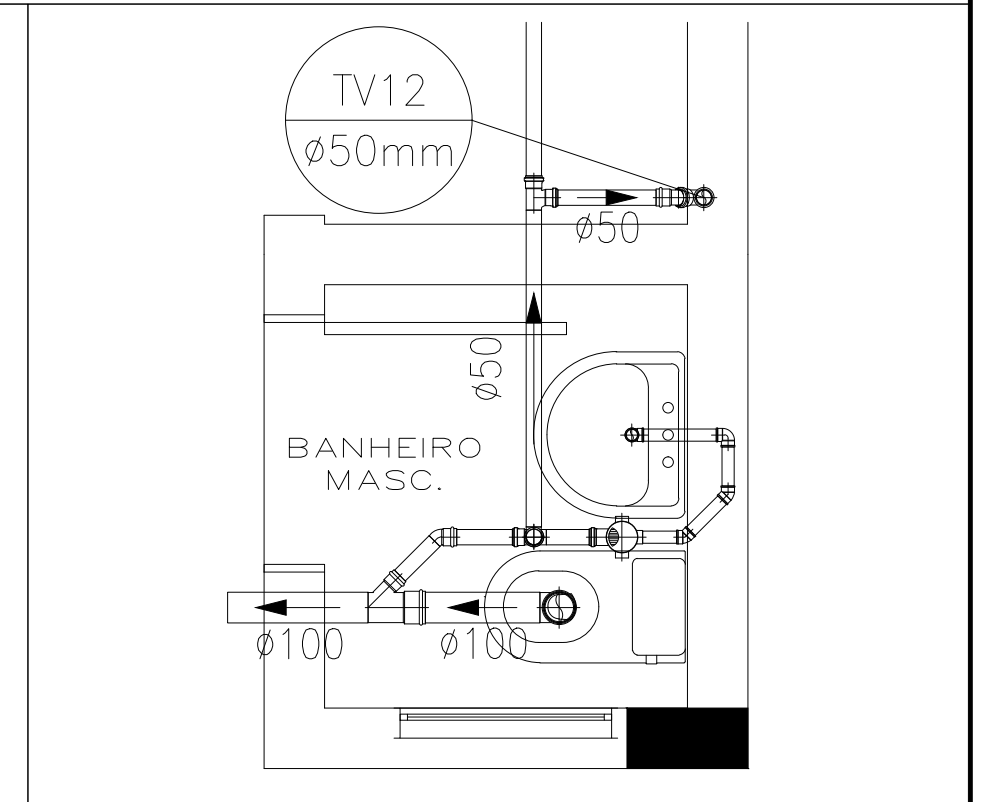


DETALHE DO SISTEMA PREDIAL DE ESGOTO PAV TÉRREO  
ESCALA 1:25

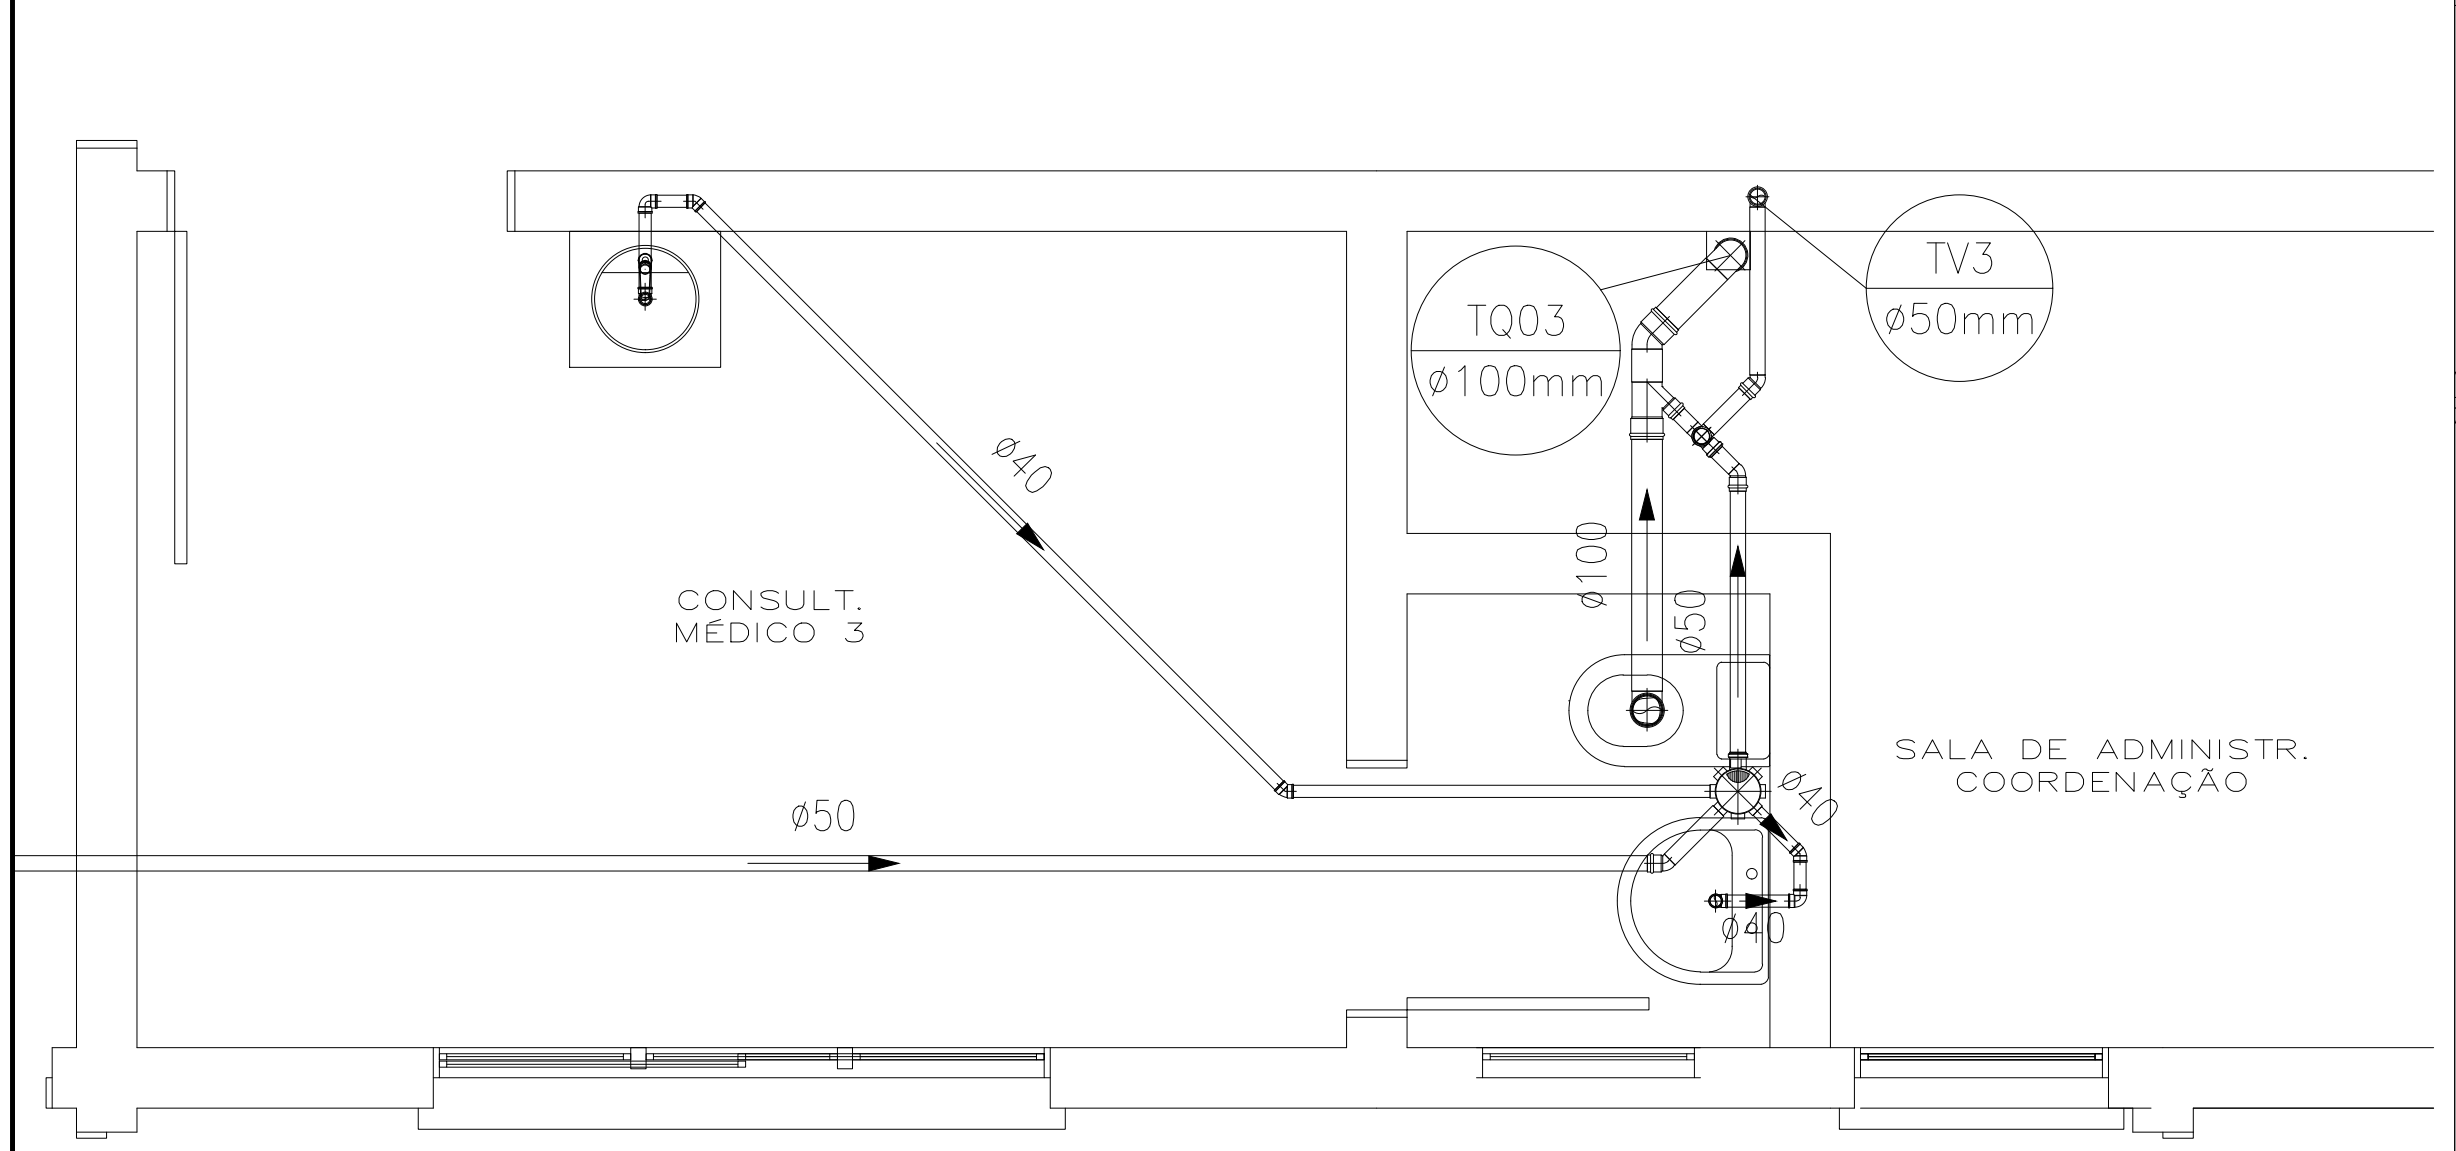

DETALHE DO SISTEMA PREDIAL DE ESGOTO PAV TÉRREO  
ESCALA 1:25

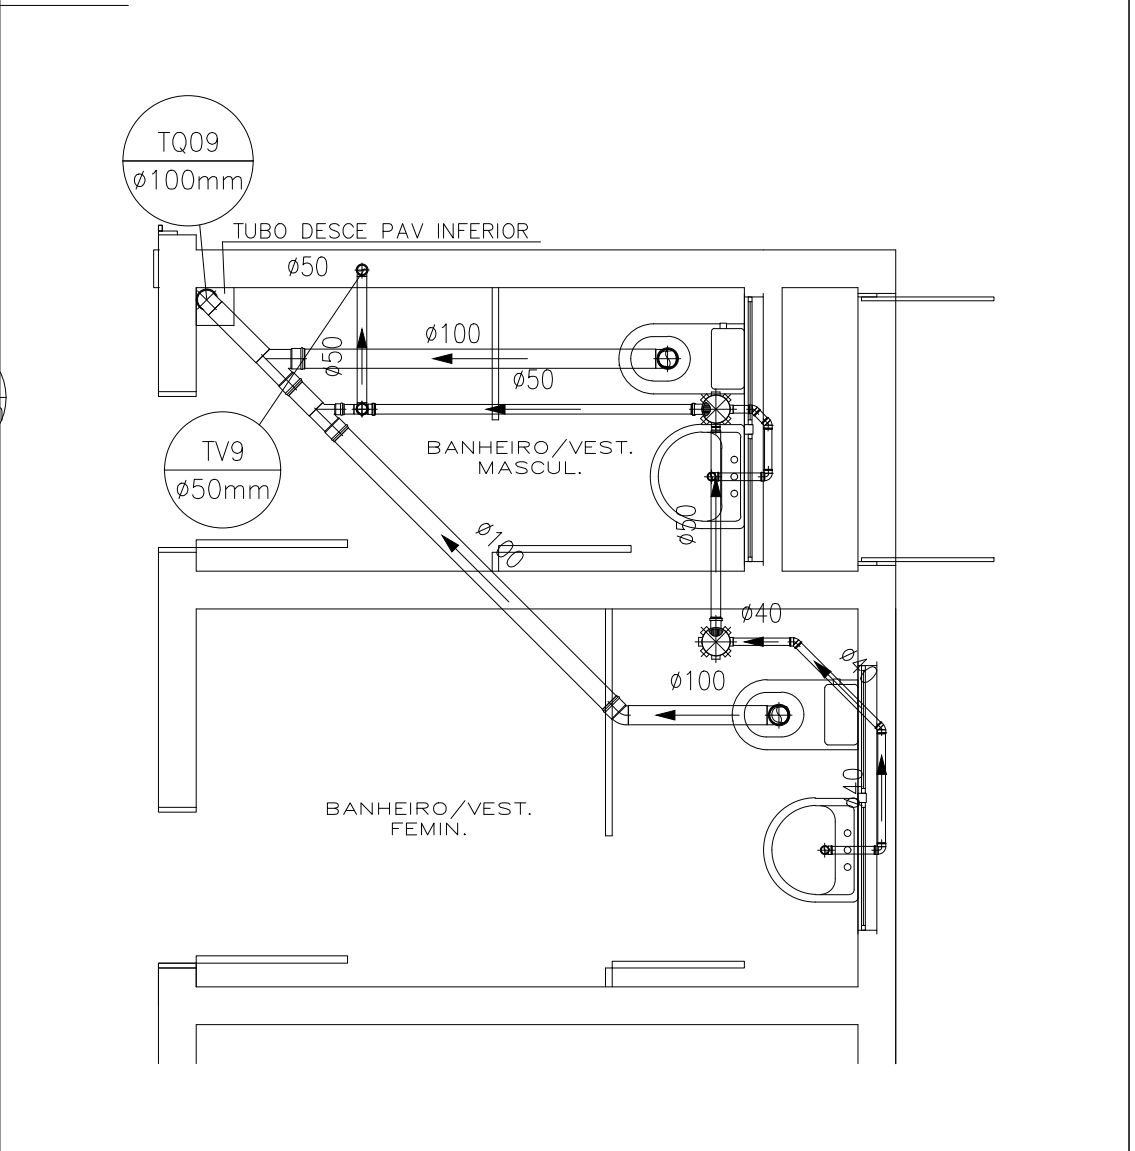










DETALHE DO SISTEMA PREDIAL DE ESGOTO PAV TÉRREO  
ESCALA 1:25

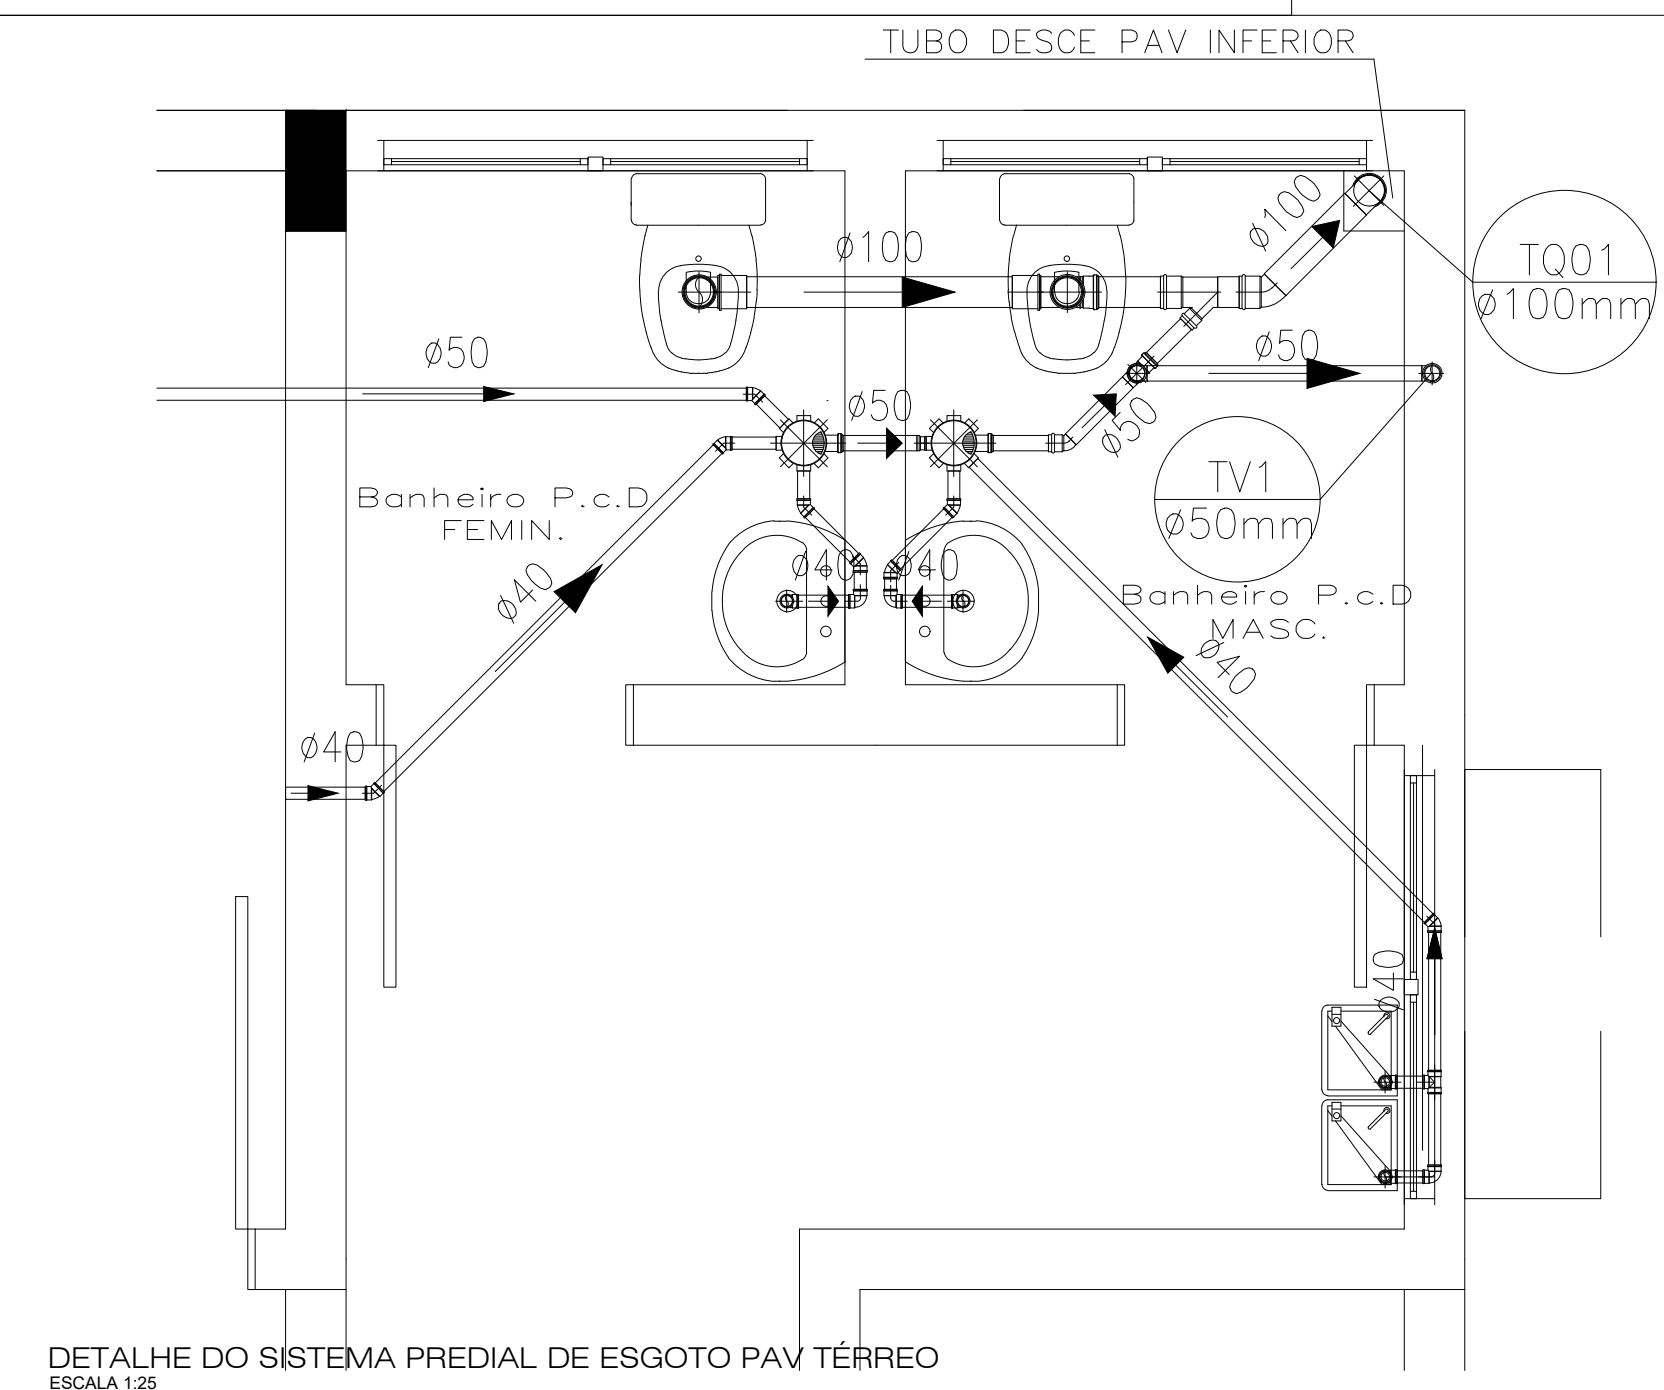




DETALHE DO SISTEMA PREDIAL DE ESGOTO PAV TÉRREO  
ESCALA 1:25

RESERVADO CARIMBOS APROVAÇÃO

|   |                            |                        |        |                       |                  |
|---|----------------------------|------------------------|--------|-----------------------|------------------|
| Nº  | DISCRIMINAÇÃO DAS REVISÕES | PROJ.                  | APROV. | APROV.                | DATA             |
|   |                            |                        |        |                       |                  |
| PREFEITURA MUNICIPAL DE CHAPECÓ   |                            |                        |        |                       |                  |
| SECRETARIA DE DESENVOLVIMENTO URBANO - SEDUR  |                            |                        |        |                       |                  |
| DEPARTAMENTO ELABORAÇÃO DE PROJETOS   |                            |                        |        |                       |                  |
| OBRA U.B.S. ESPLANADA   |                            |                        |        |                       |                  |
| RESP. TÉCNICO PROJETO   |                            | RESP. TÉCNICO EXECUÇÃO |        | PREFEITURA DE CHAPECÓ |                  |
| PROJETO HIDROSSANITÁRIO   |                            |                        |        |                       |                  |
| REFERENCIAL: DETALHES DO SISTEMA PREDIAL DE ESGOTO POR AMBIENTE PAV TÉRREO                  |                            |                        |        |                       | SE               |
| VISTO   | DATA                       | ESCALA                 | ÁREA   | DESENHO               | NÚMERO DA FOLHA  |
| CONCLUÍDO   | 01/01/2019                 | INDICADO               |        |                       | 03               |
| XBRQ/010/2019 - SP - ALVARO-PROJETOS 2019 - USB ESPLANADA - PROJETO HIDROSSANITÁRIO - FINAL |                            |                        |        |                       | SIGLA DO PROJETO |
|   |                            |                        |        |                       | 03 - 07          |

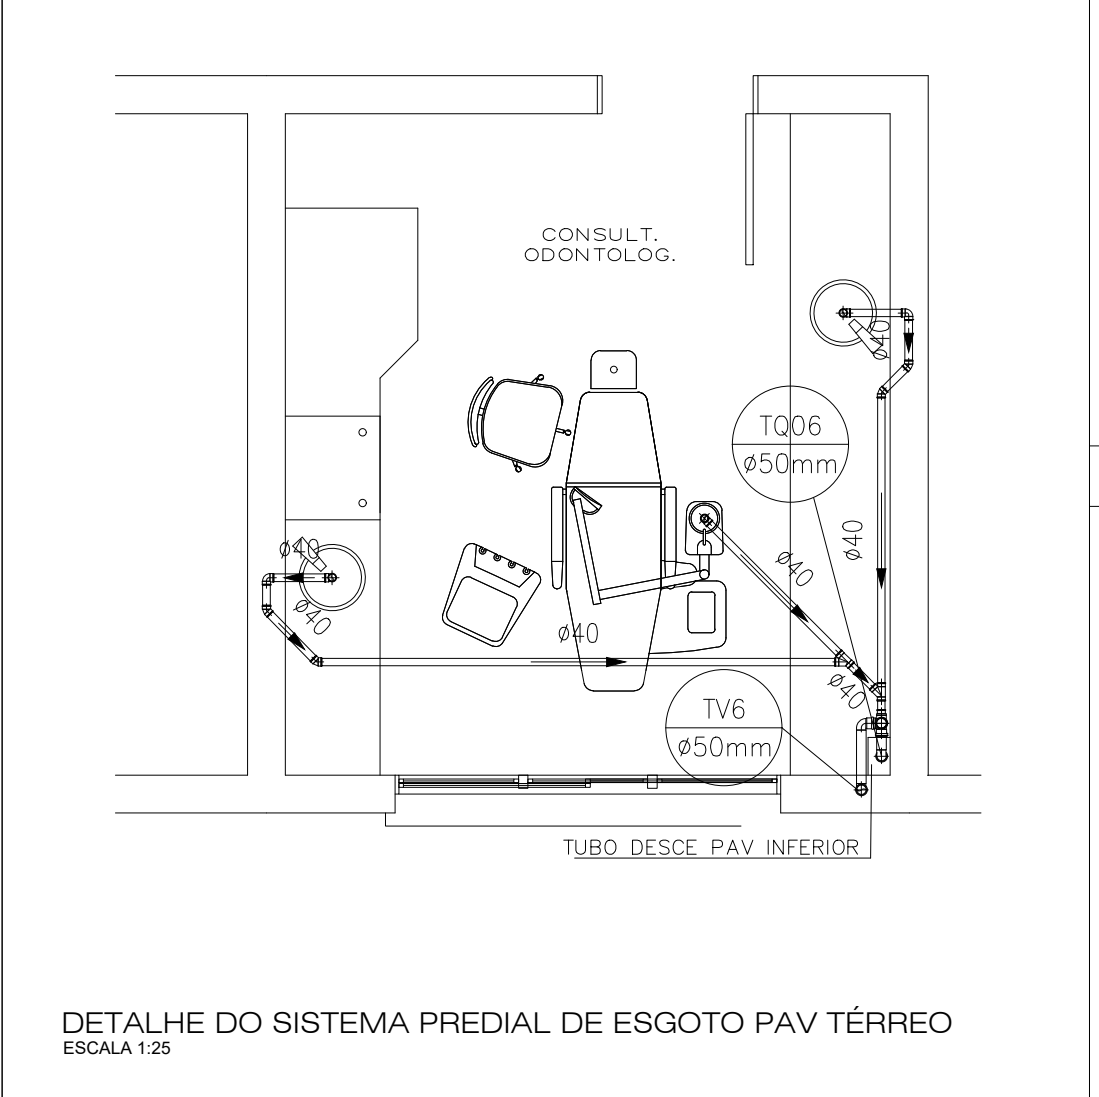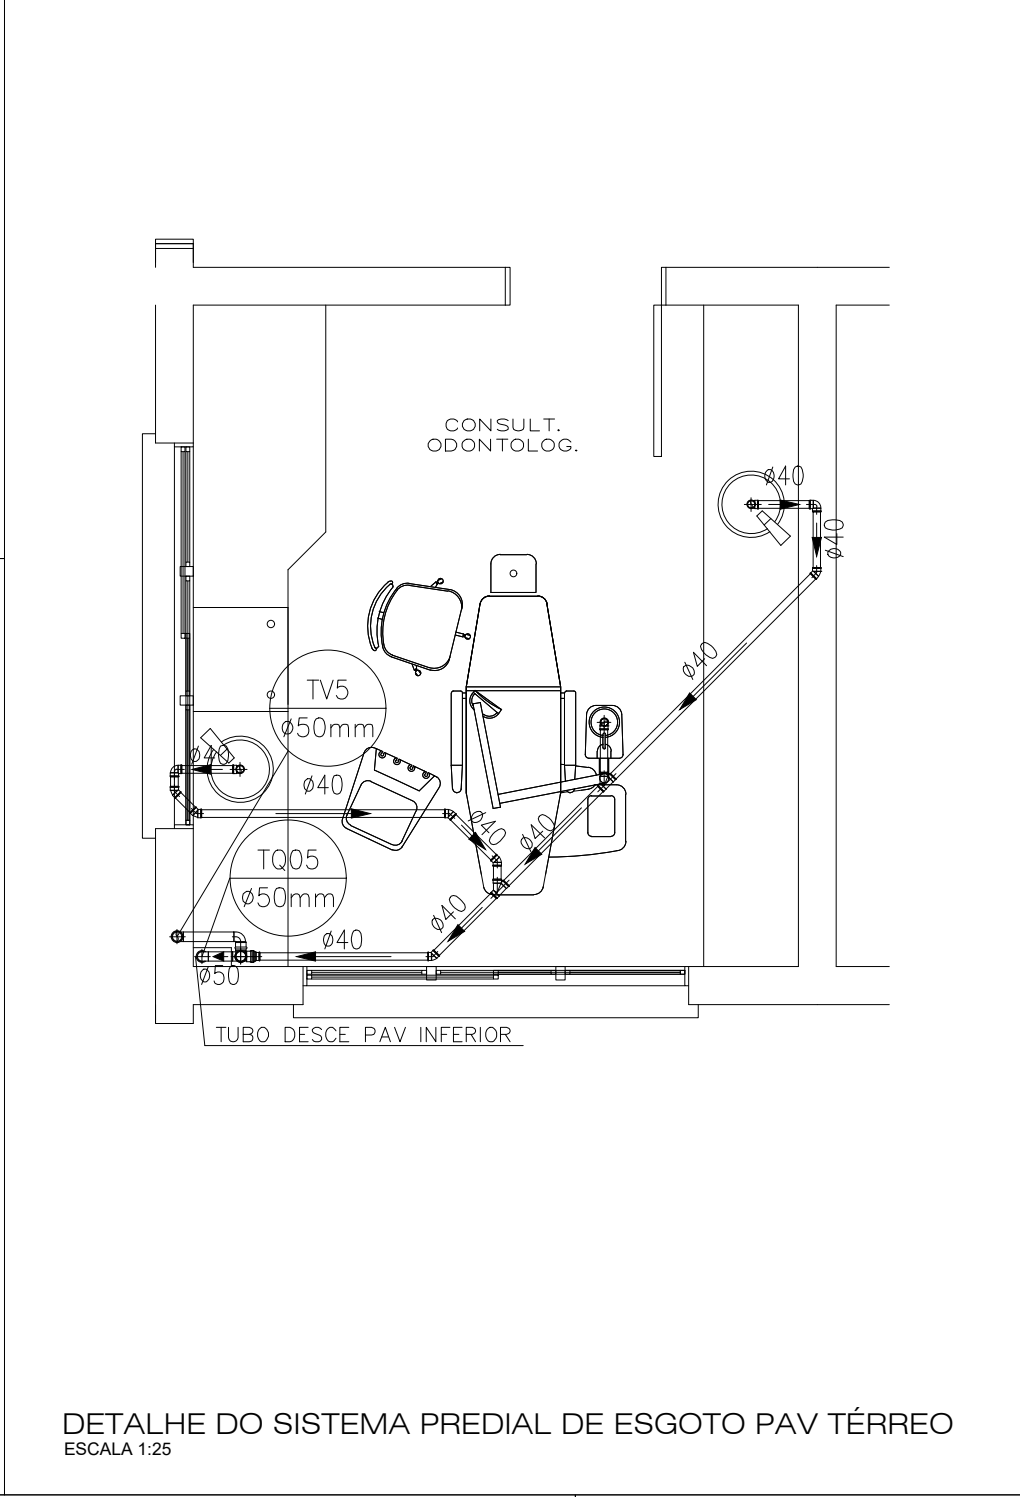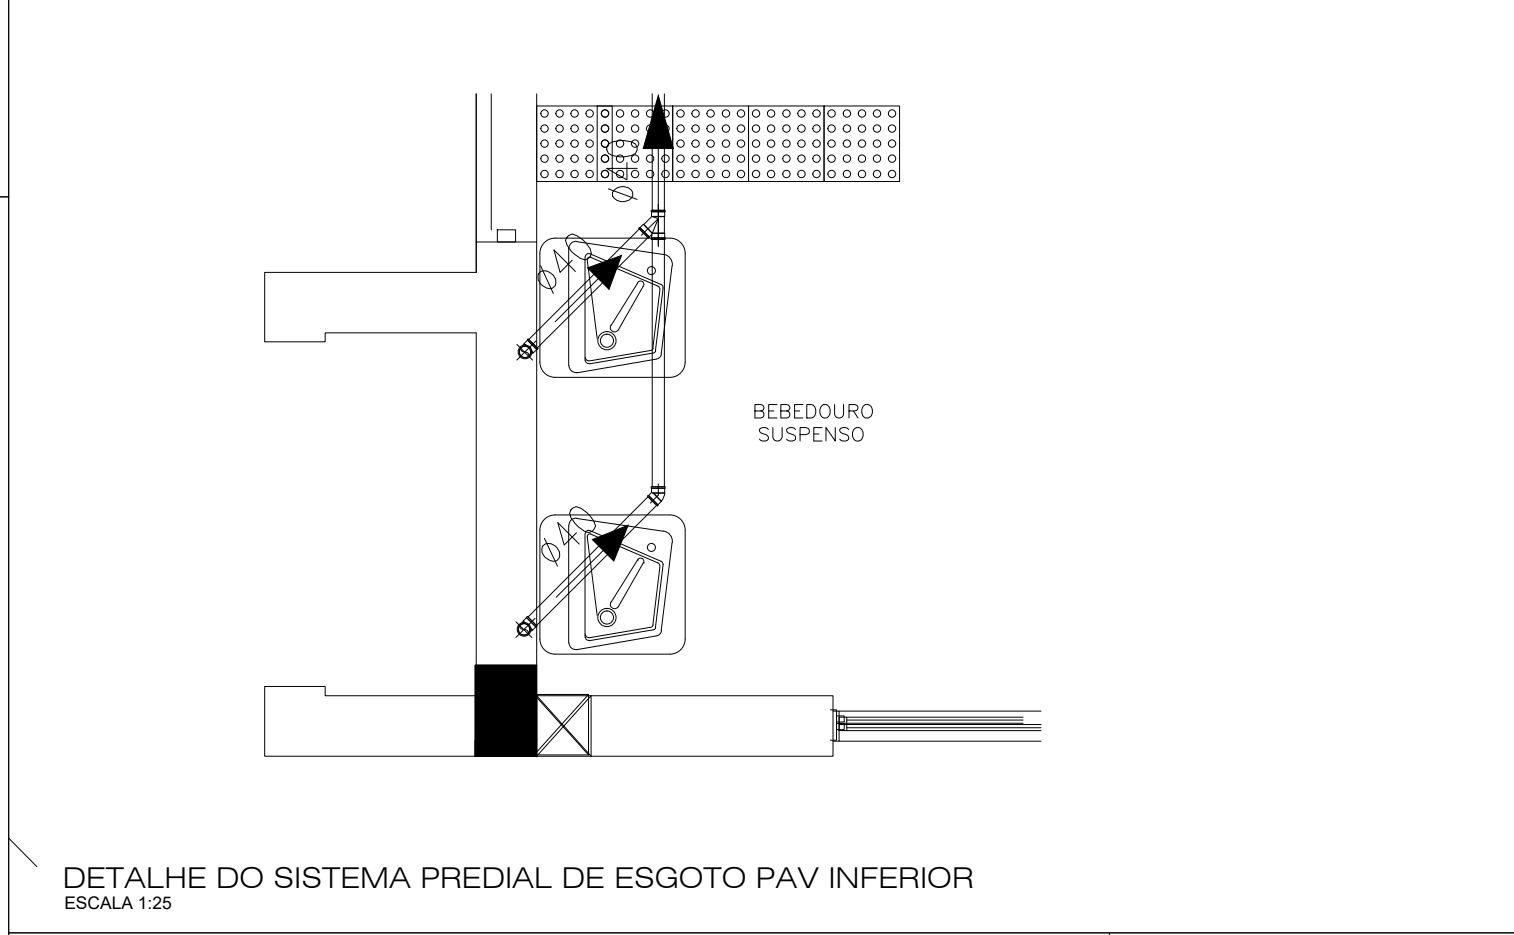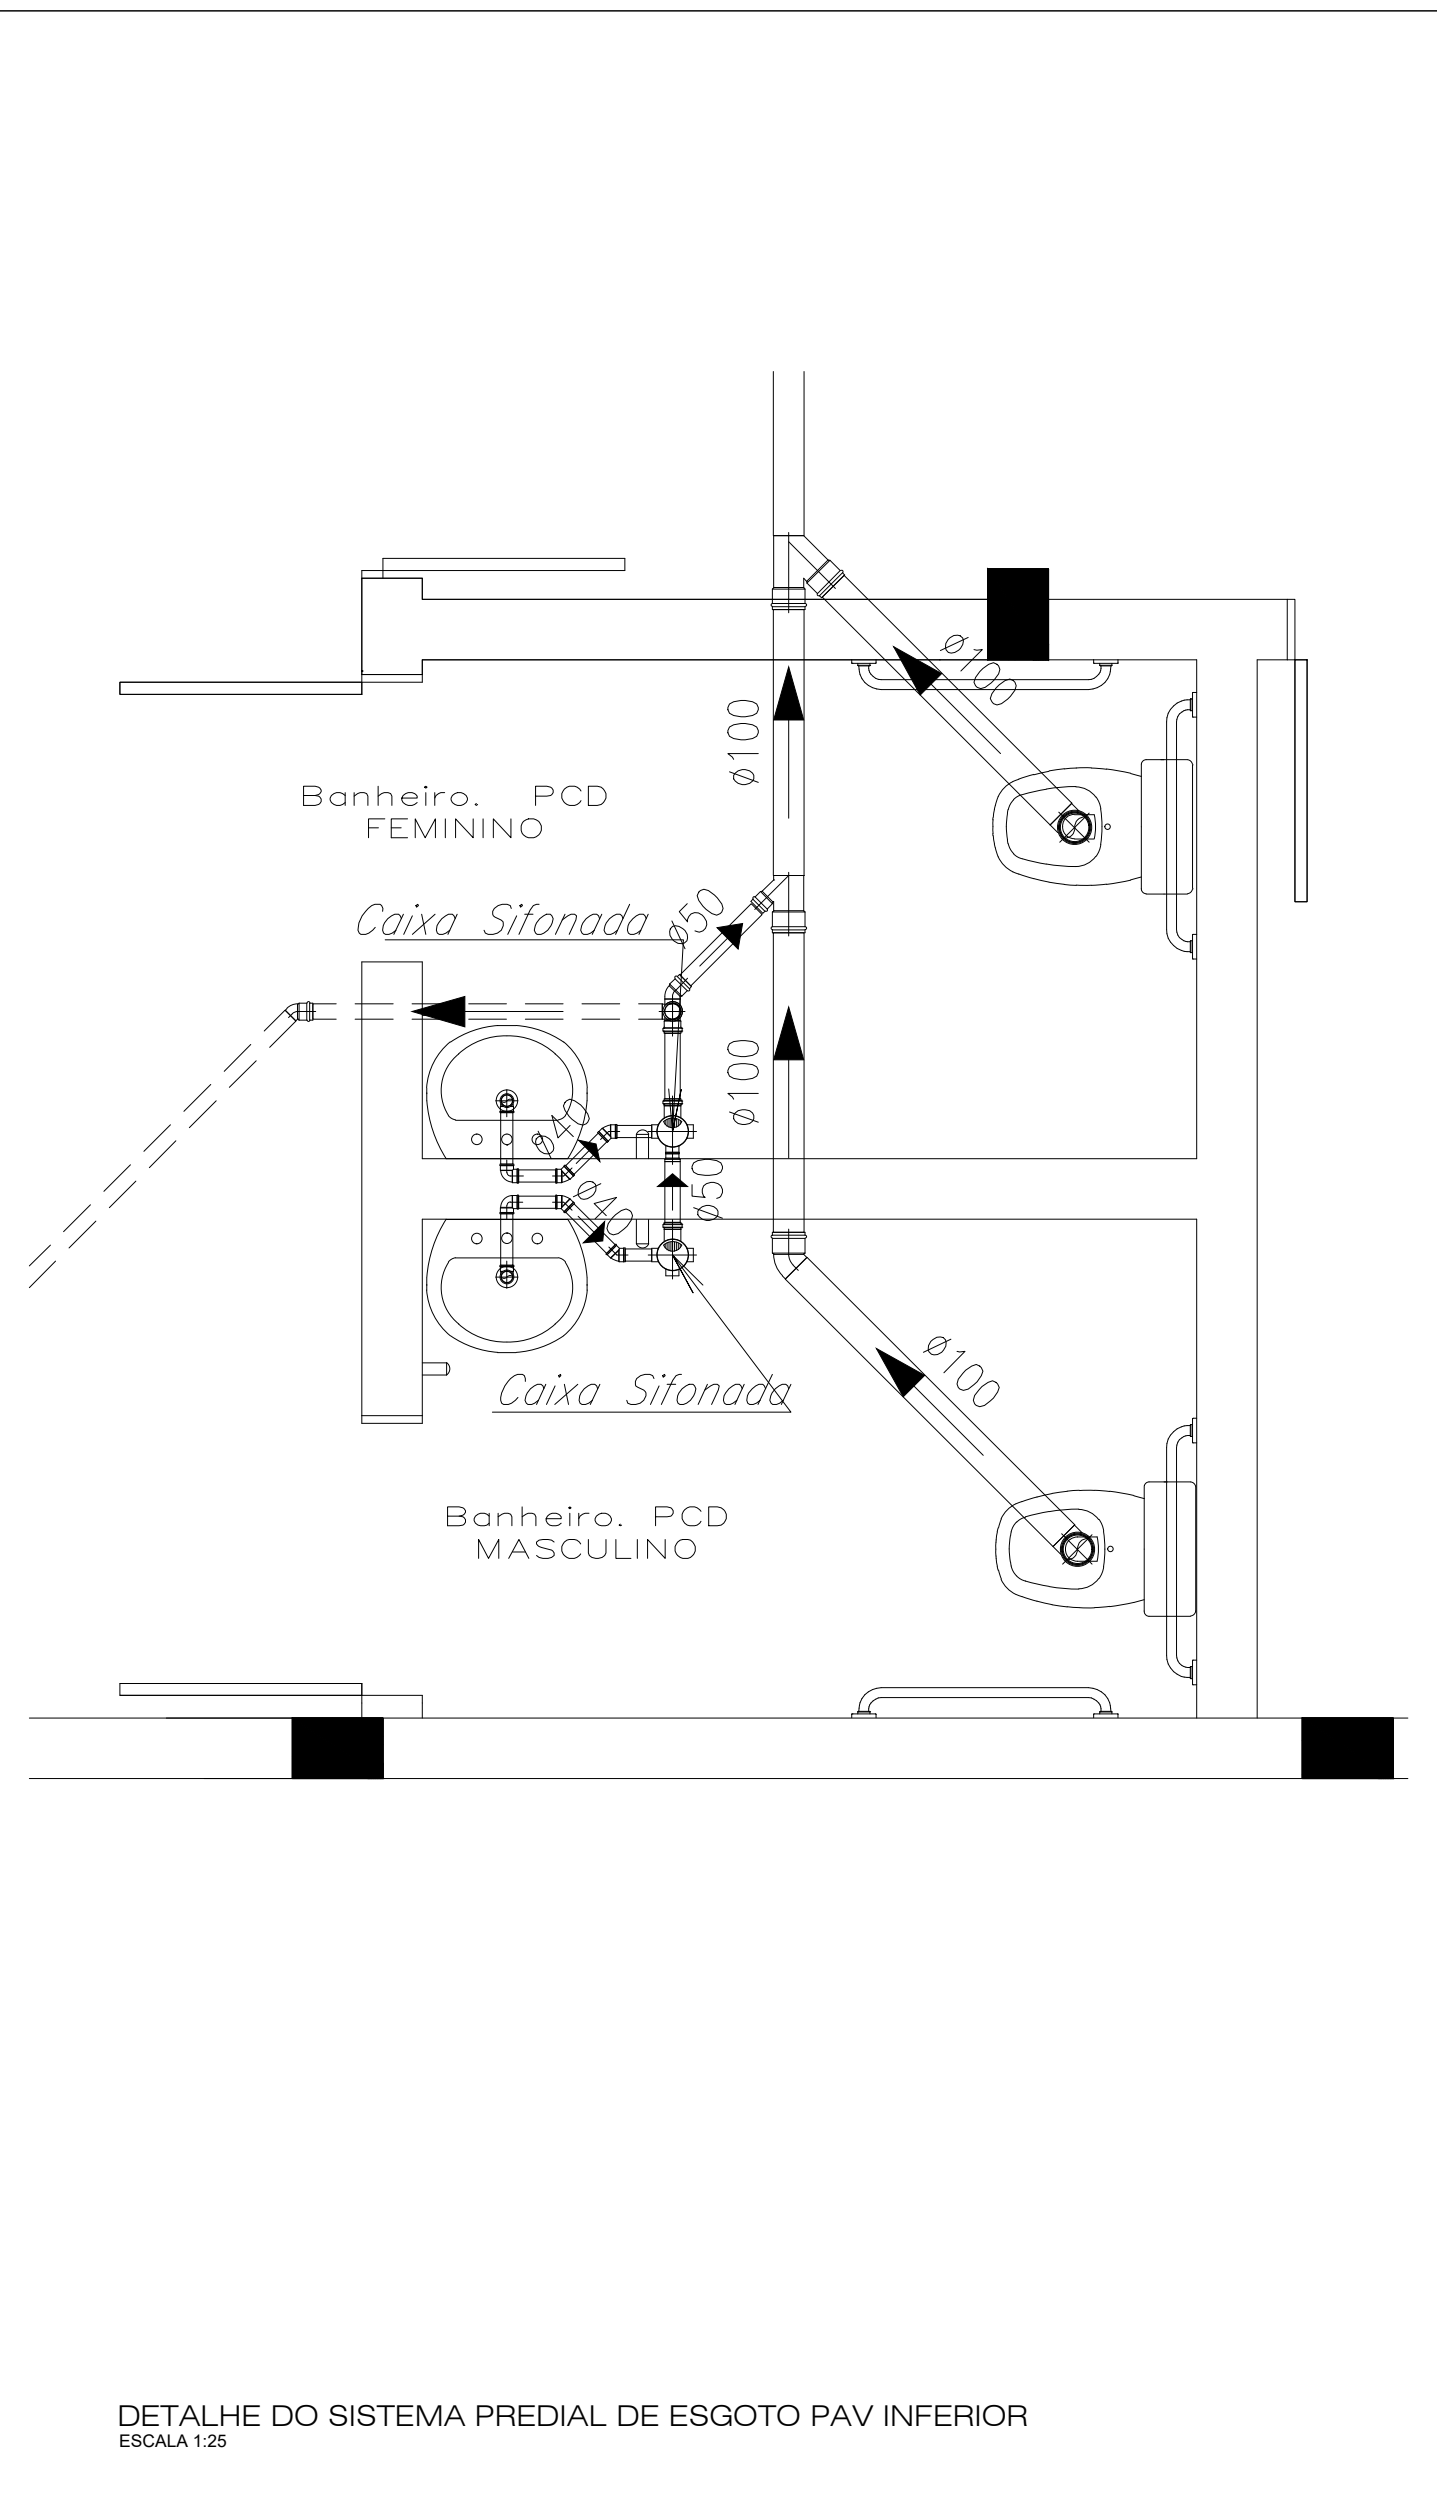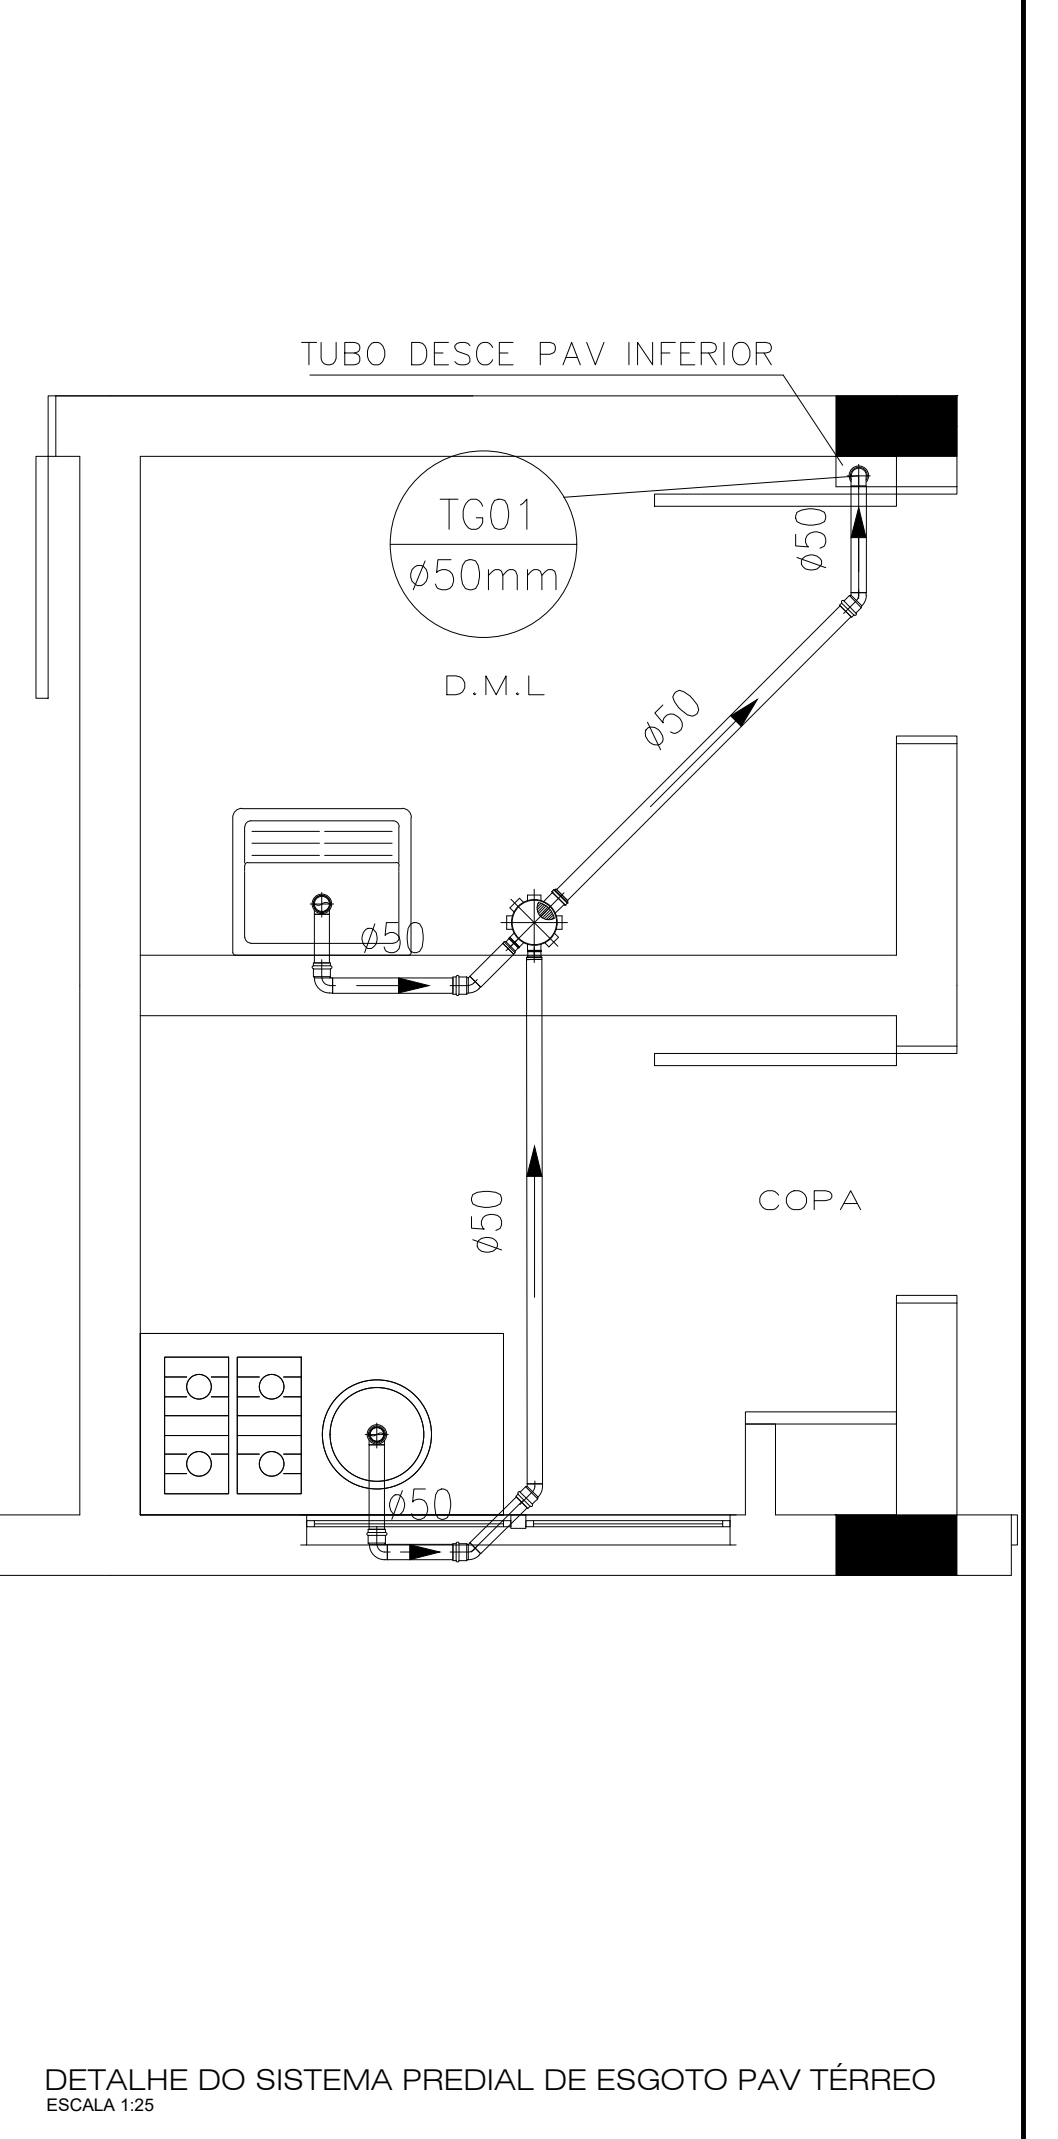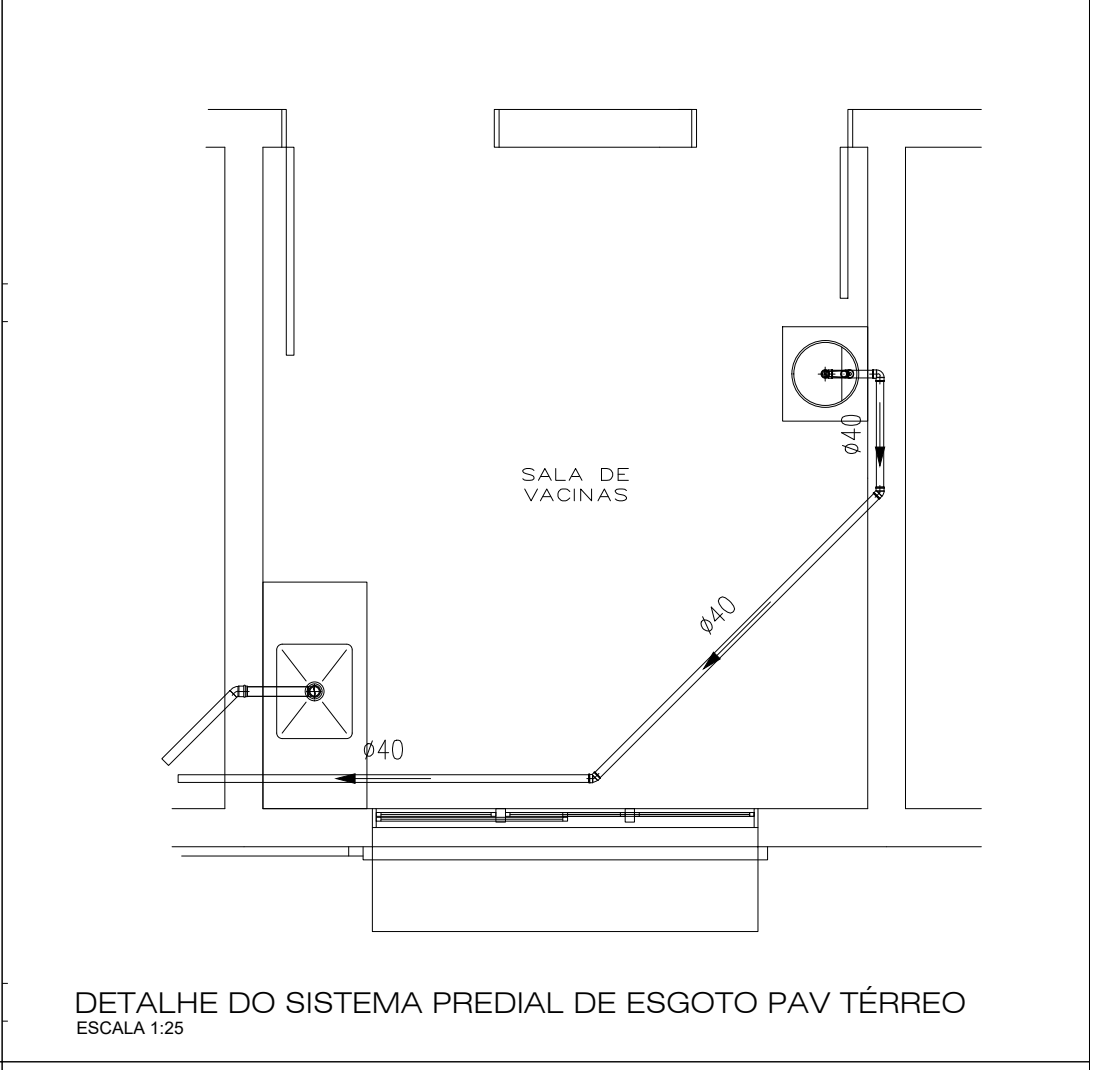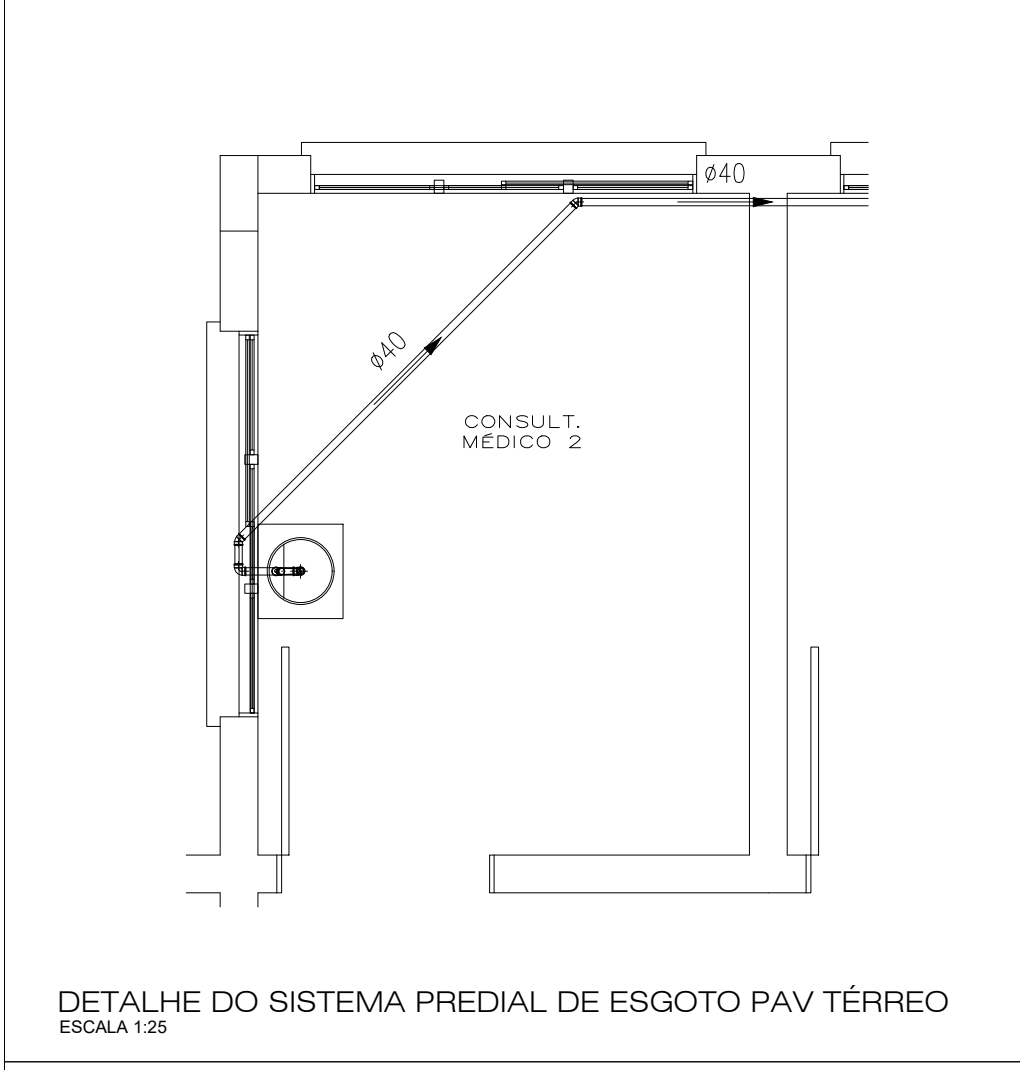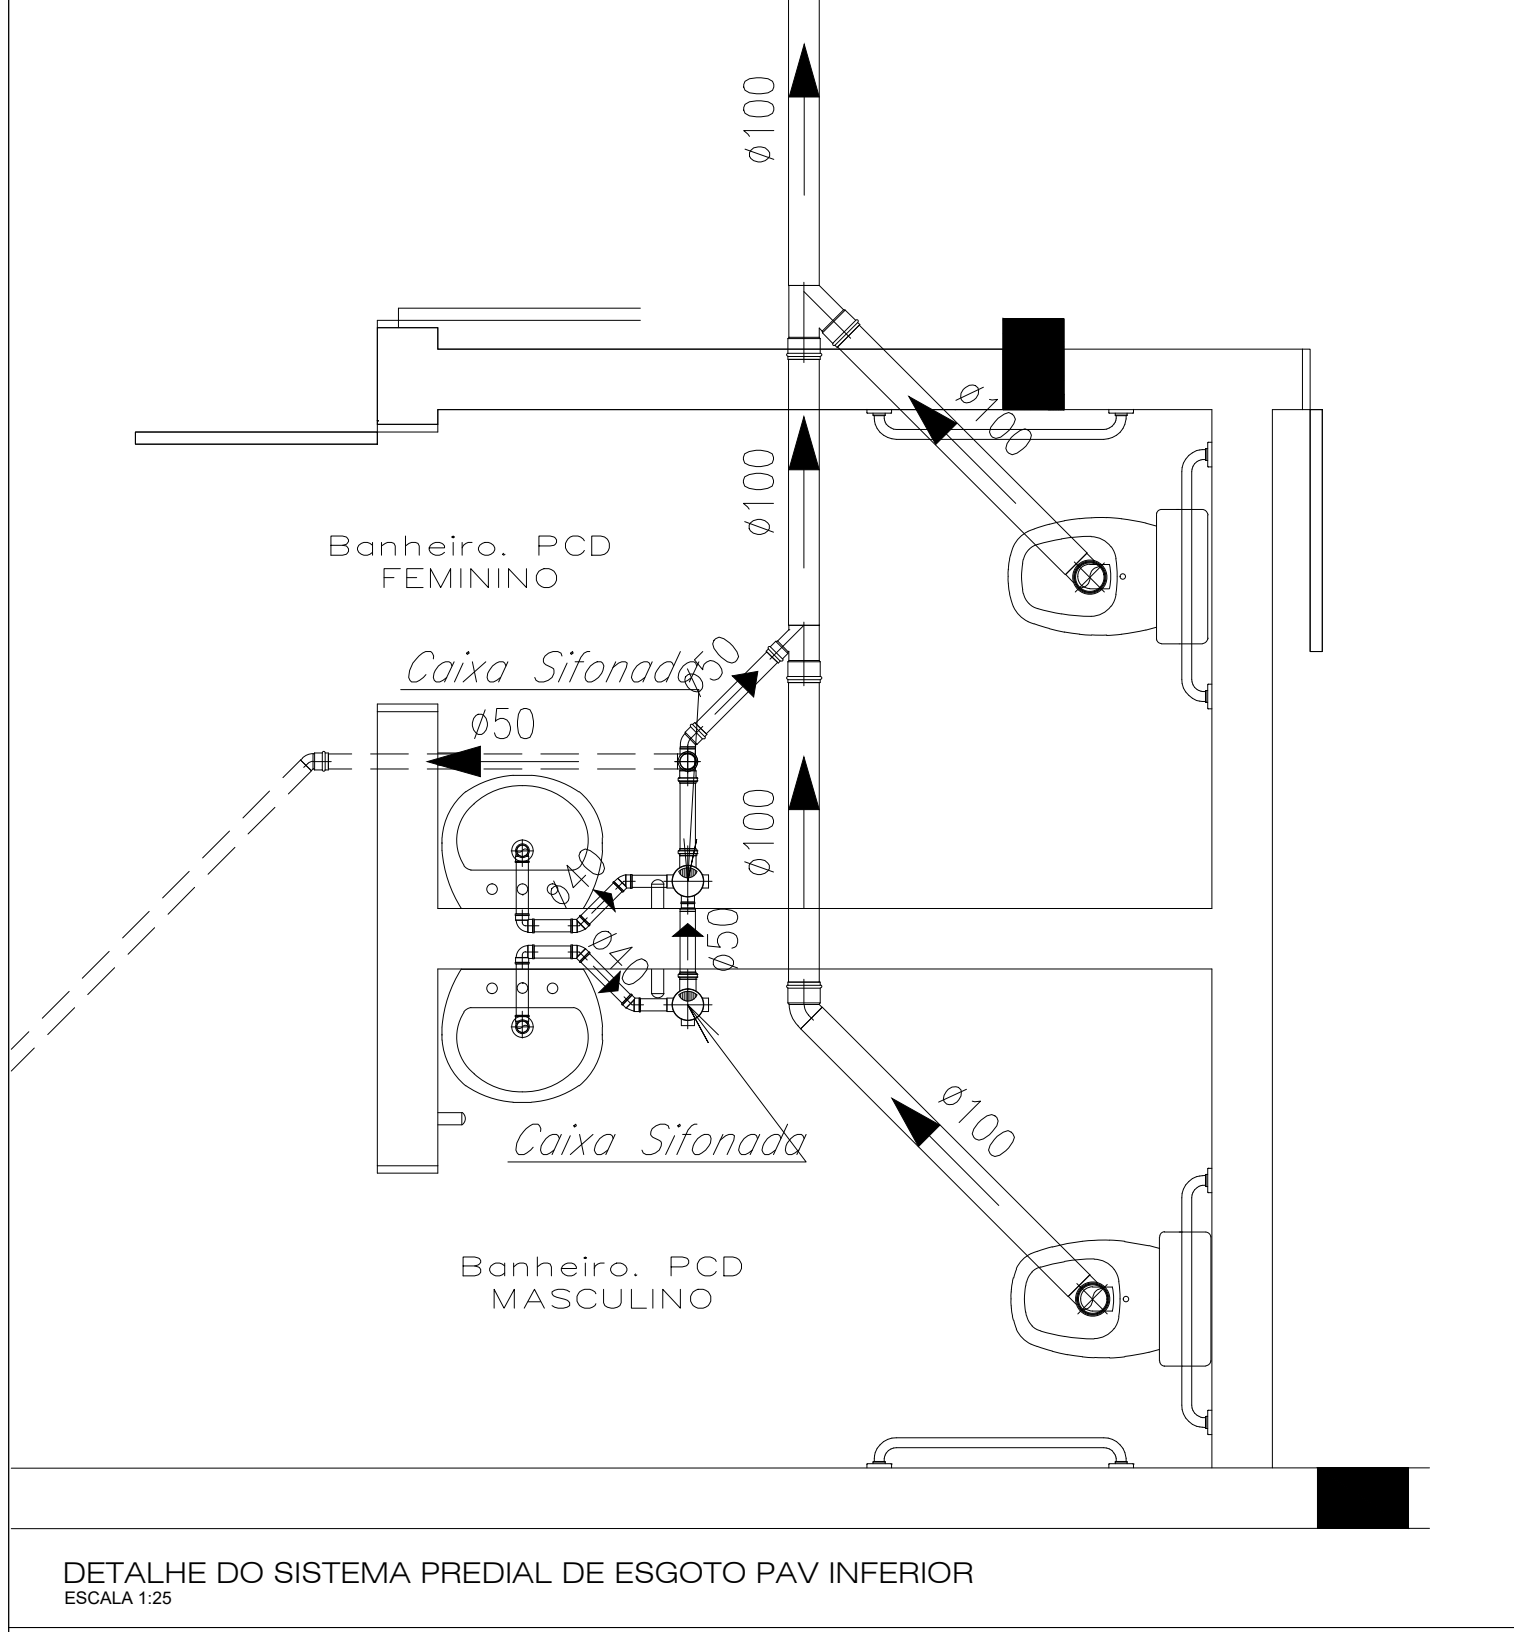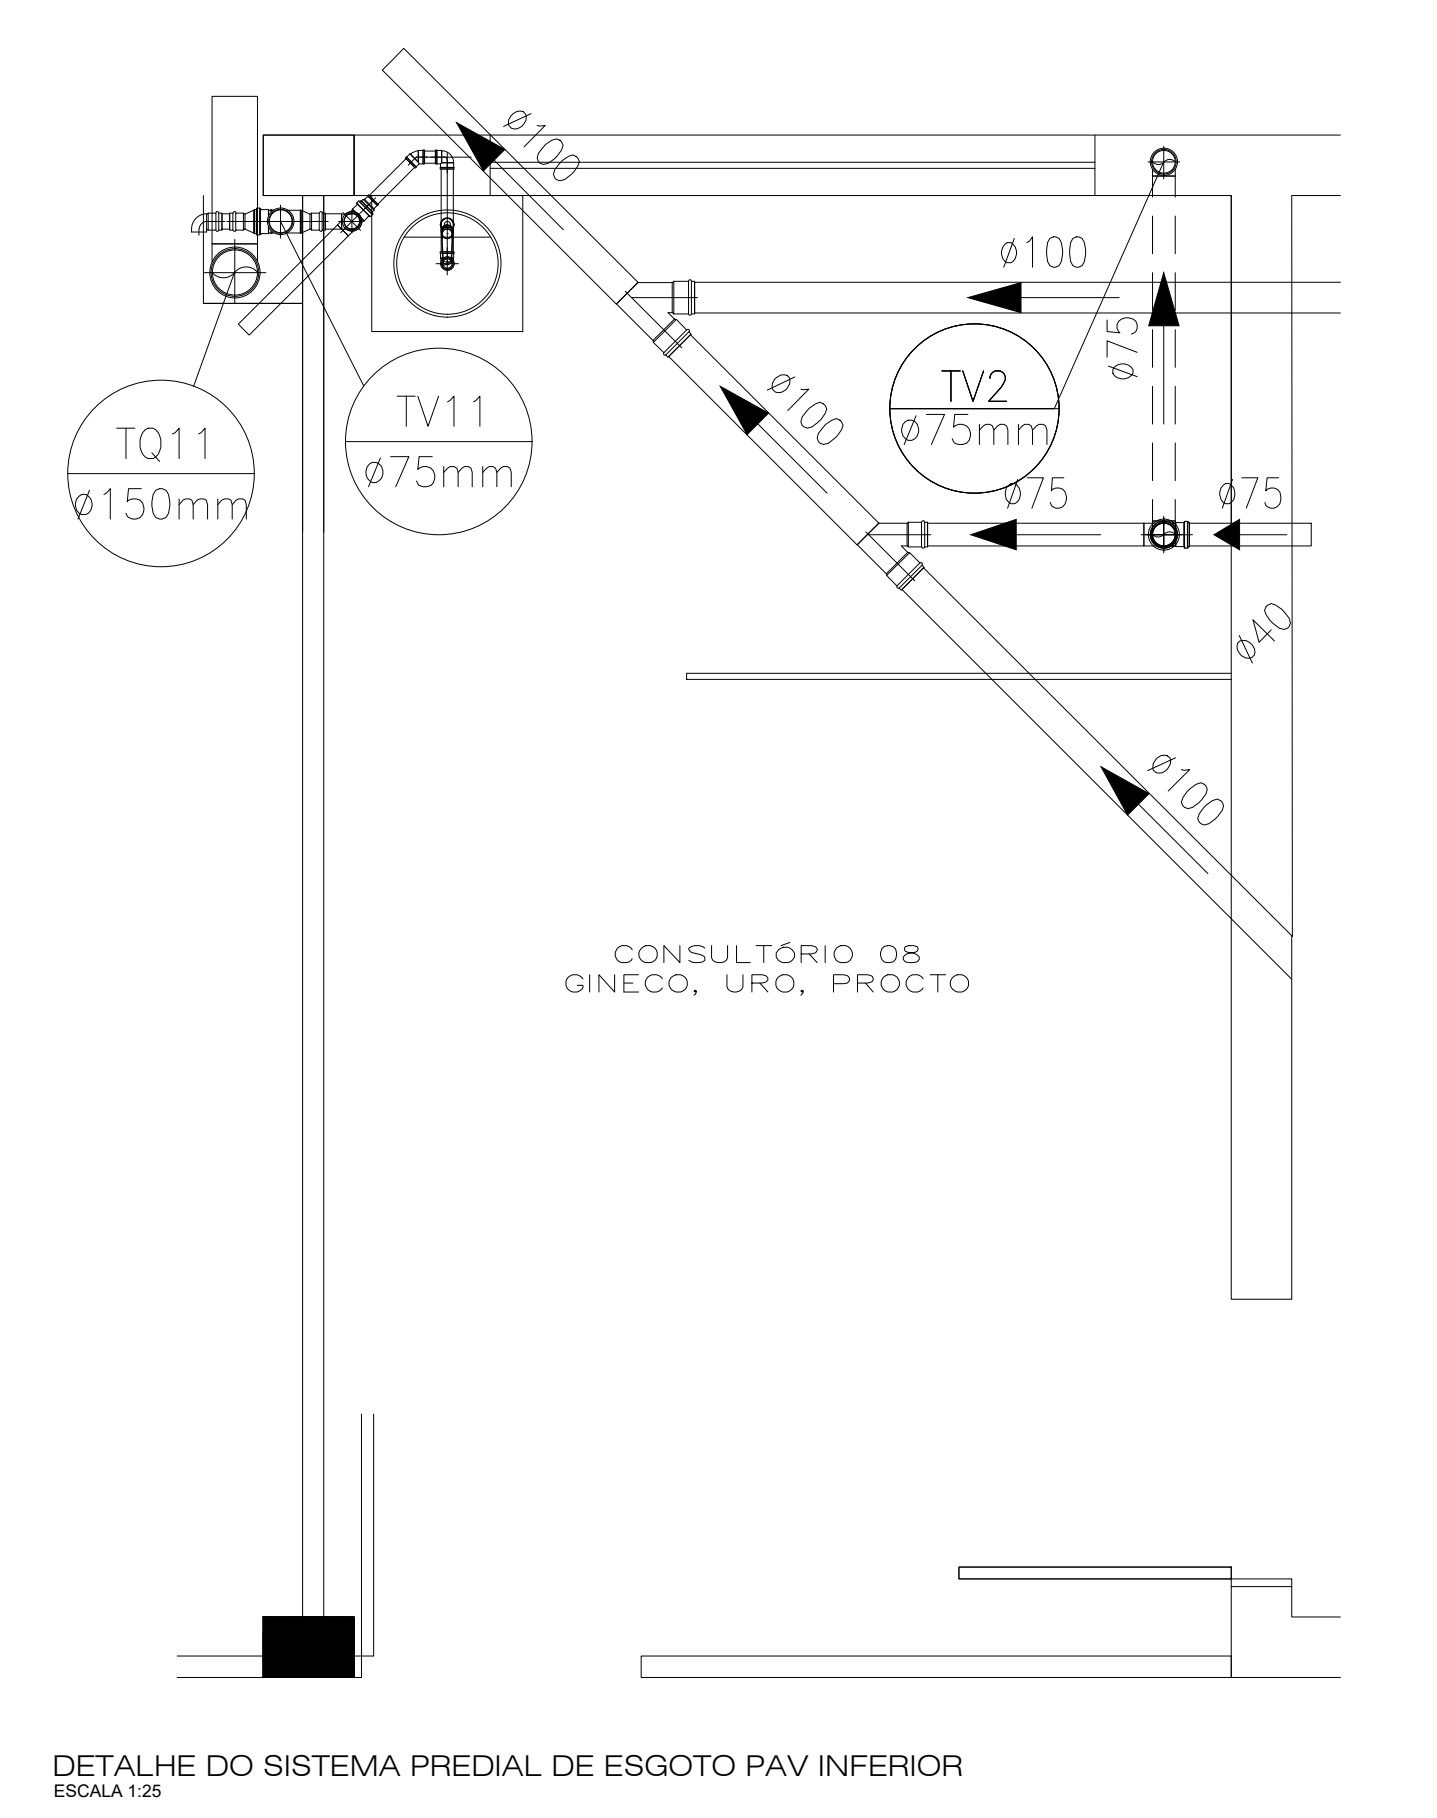

RESERVADO CARIMBOS APROVAÇÃO

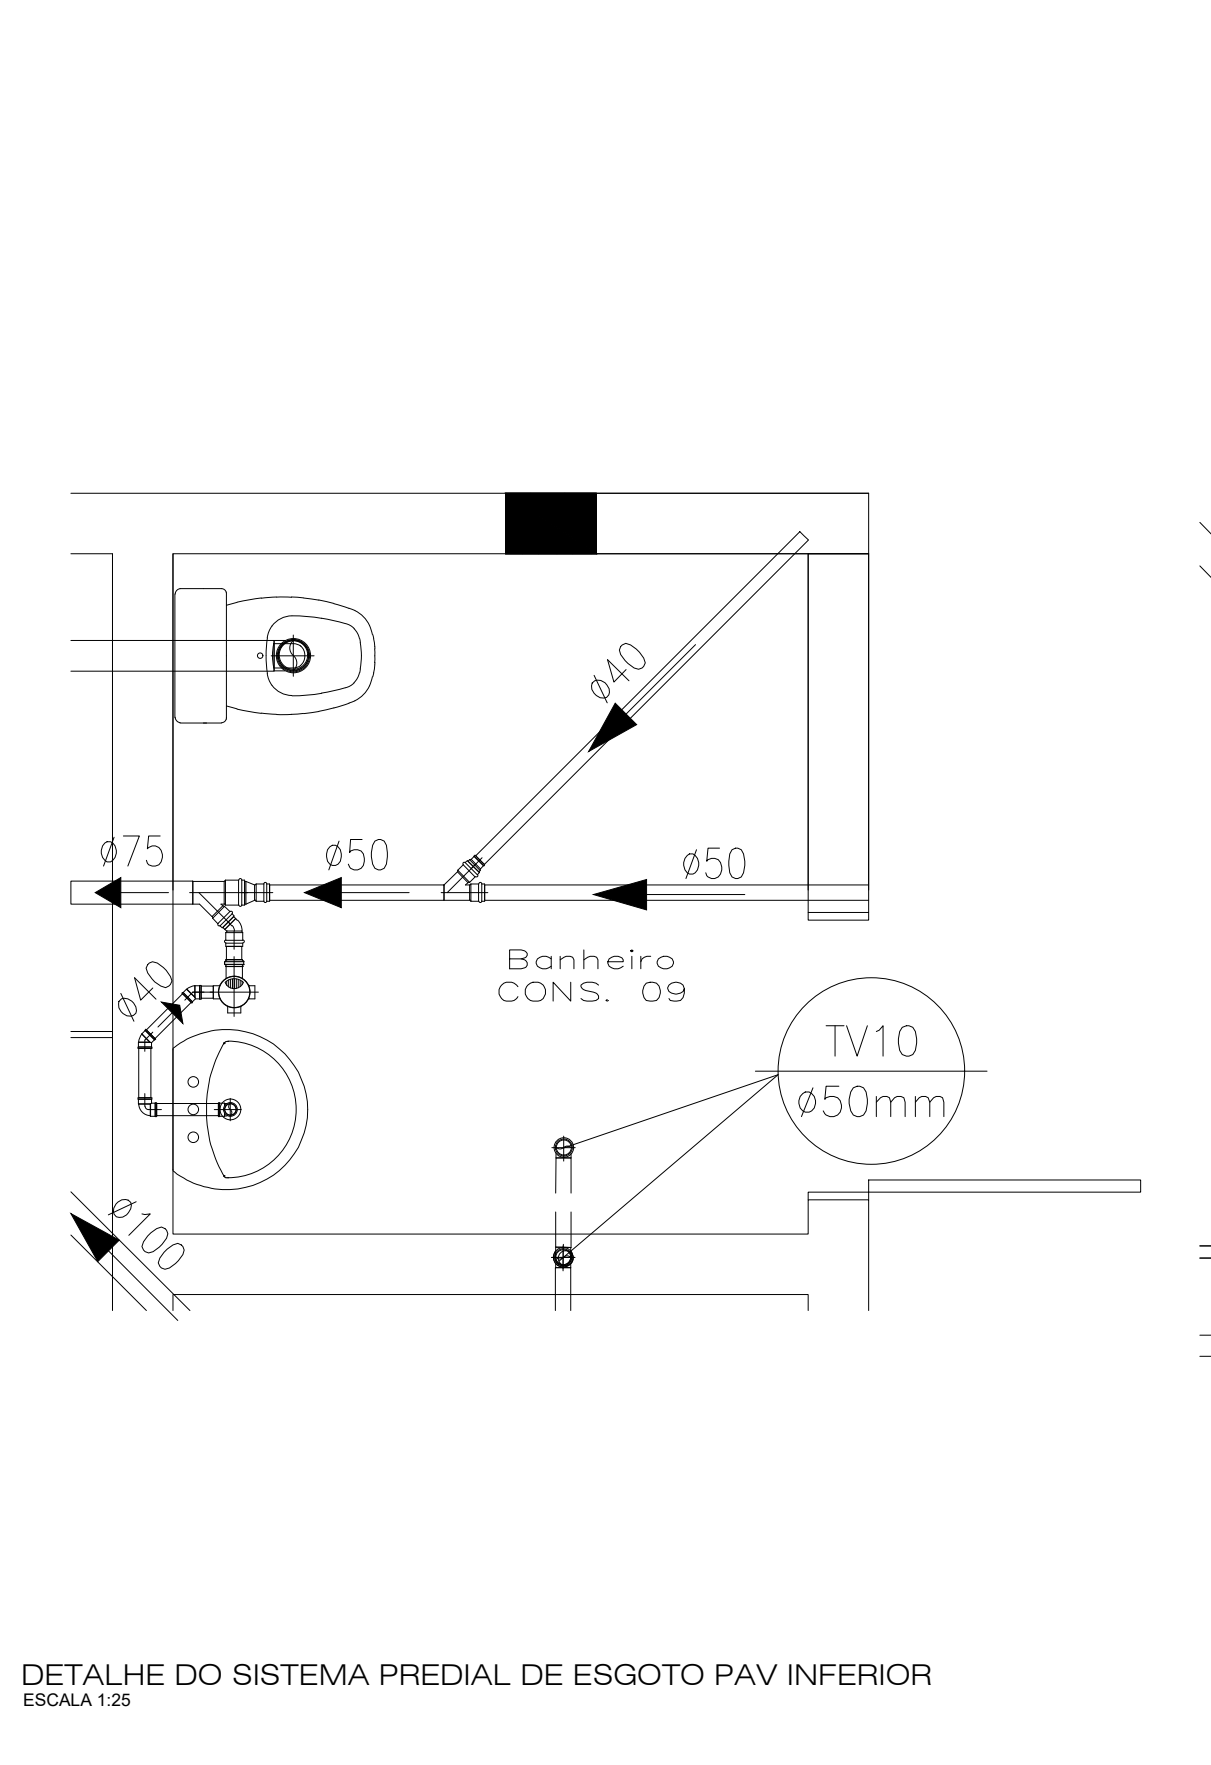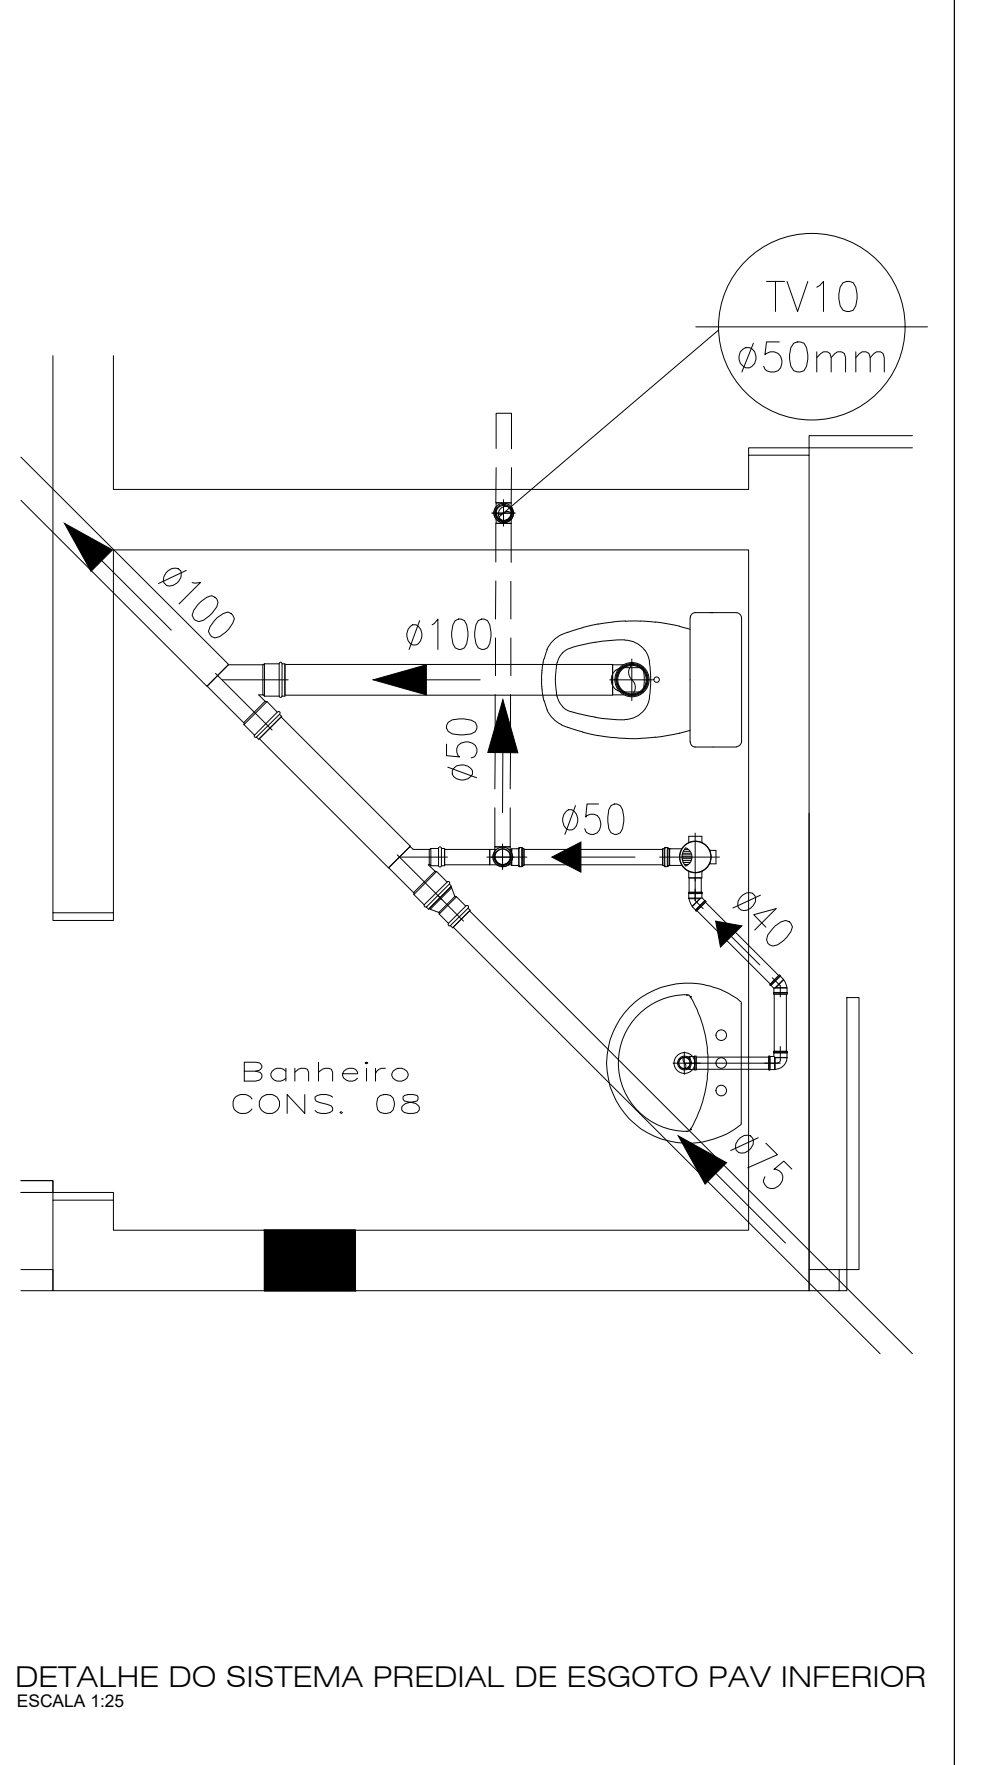
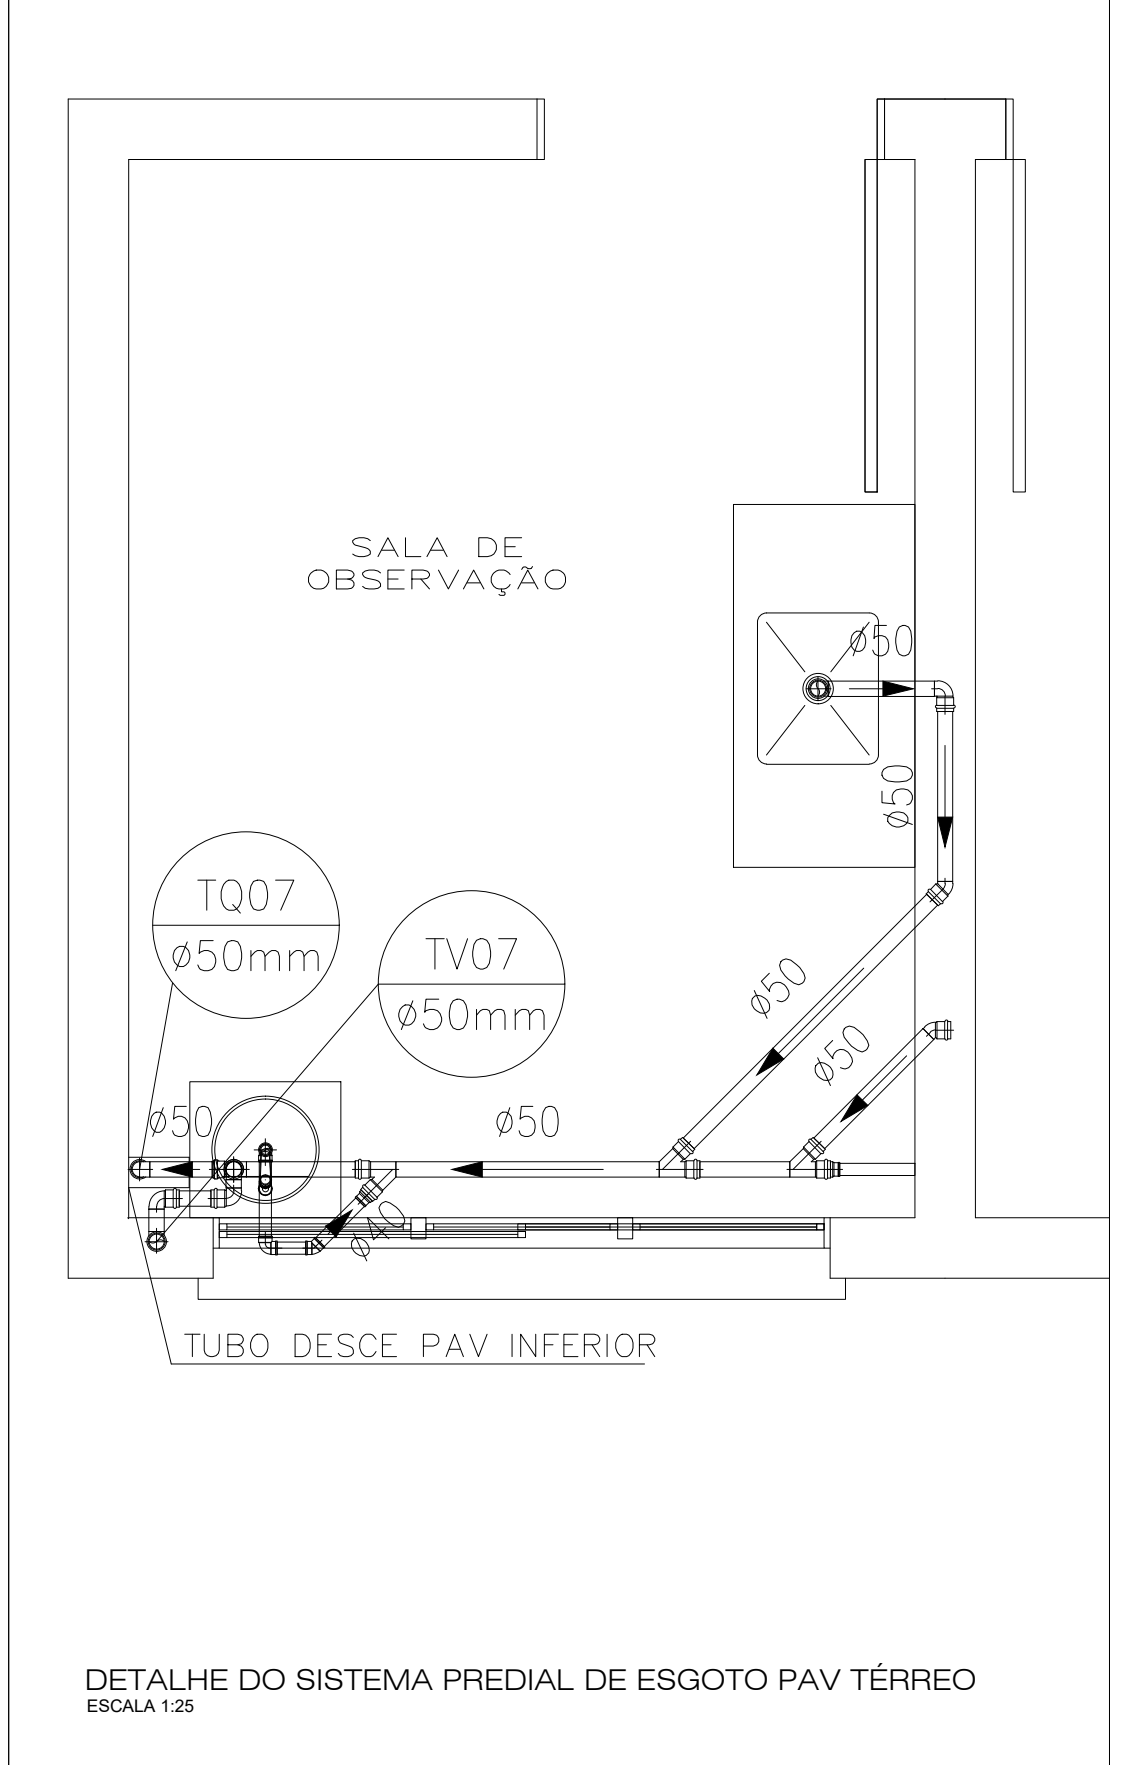


|                         |  |  |          |  |         |                            |      |
|-------------------------|--|--|----------|--|---------|----------------------------|------|
| Nº                      |  | DISCRIMINAÇÃO DAS REVISÕES   |          | PROJ.  | APROV.  | APROV.                     | DATA |
|                         |  | PREFEITURA MUNICIPAL DE CHAPECÓ  |          | SECRETARIA DE DESENVOLVIMENTO URBANO - SEDUR |         |                            |      |
|                         |  |  |          | DEPARTAMENTO ELABORAÇÃO DE PROJETOS          |         |                            |      |
| OBRA                    |  | U.B.S. ESPLANADA   |          |  |         |                            |      |
| RESP. TÉCNICO PROJETO   |  | RESP. TÉCNICO EXECUÇÃO   |          | PREFEITURA DE CHAPECÓ                        |         |                            |      |
| PROJETO HIDROSSANITÁRIO |  |  |          |  |         |                            |      |
| REFERÊNCIA              |  | DETALHES DO SISTEMA PREDIAL DE ESGOTO POR AMBIENTE PAV TÉRREO                    |          |  |         | SIGLA DO PROJETO           |      |
| VISTO                   |  | DATA   | ESCALA   | ÁREA   | DESENHO | SE                         |      |
| CONCLUÍDO               |  | SET/2019   | INDICADO | XXXX   | XXXX    | 04                         |      |
|                         |  | ARQUIVO: SP- ALVARO-PROJETOS 2019- USB ESPLANADA- PROJETO HIDROSSANITÁRIO -FINAL |          |  |         | SOLICITAÇÃO DAS FRANCHISAS |      |
|                         |  |  |          |  |         | 04 - 07                    |      |







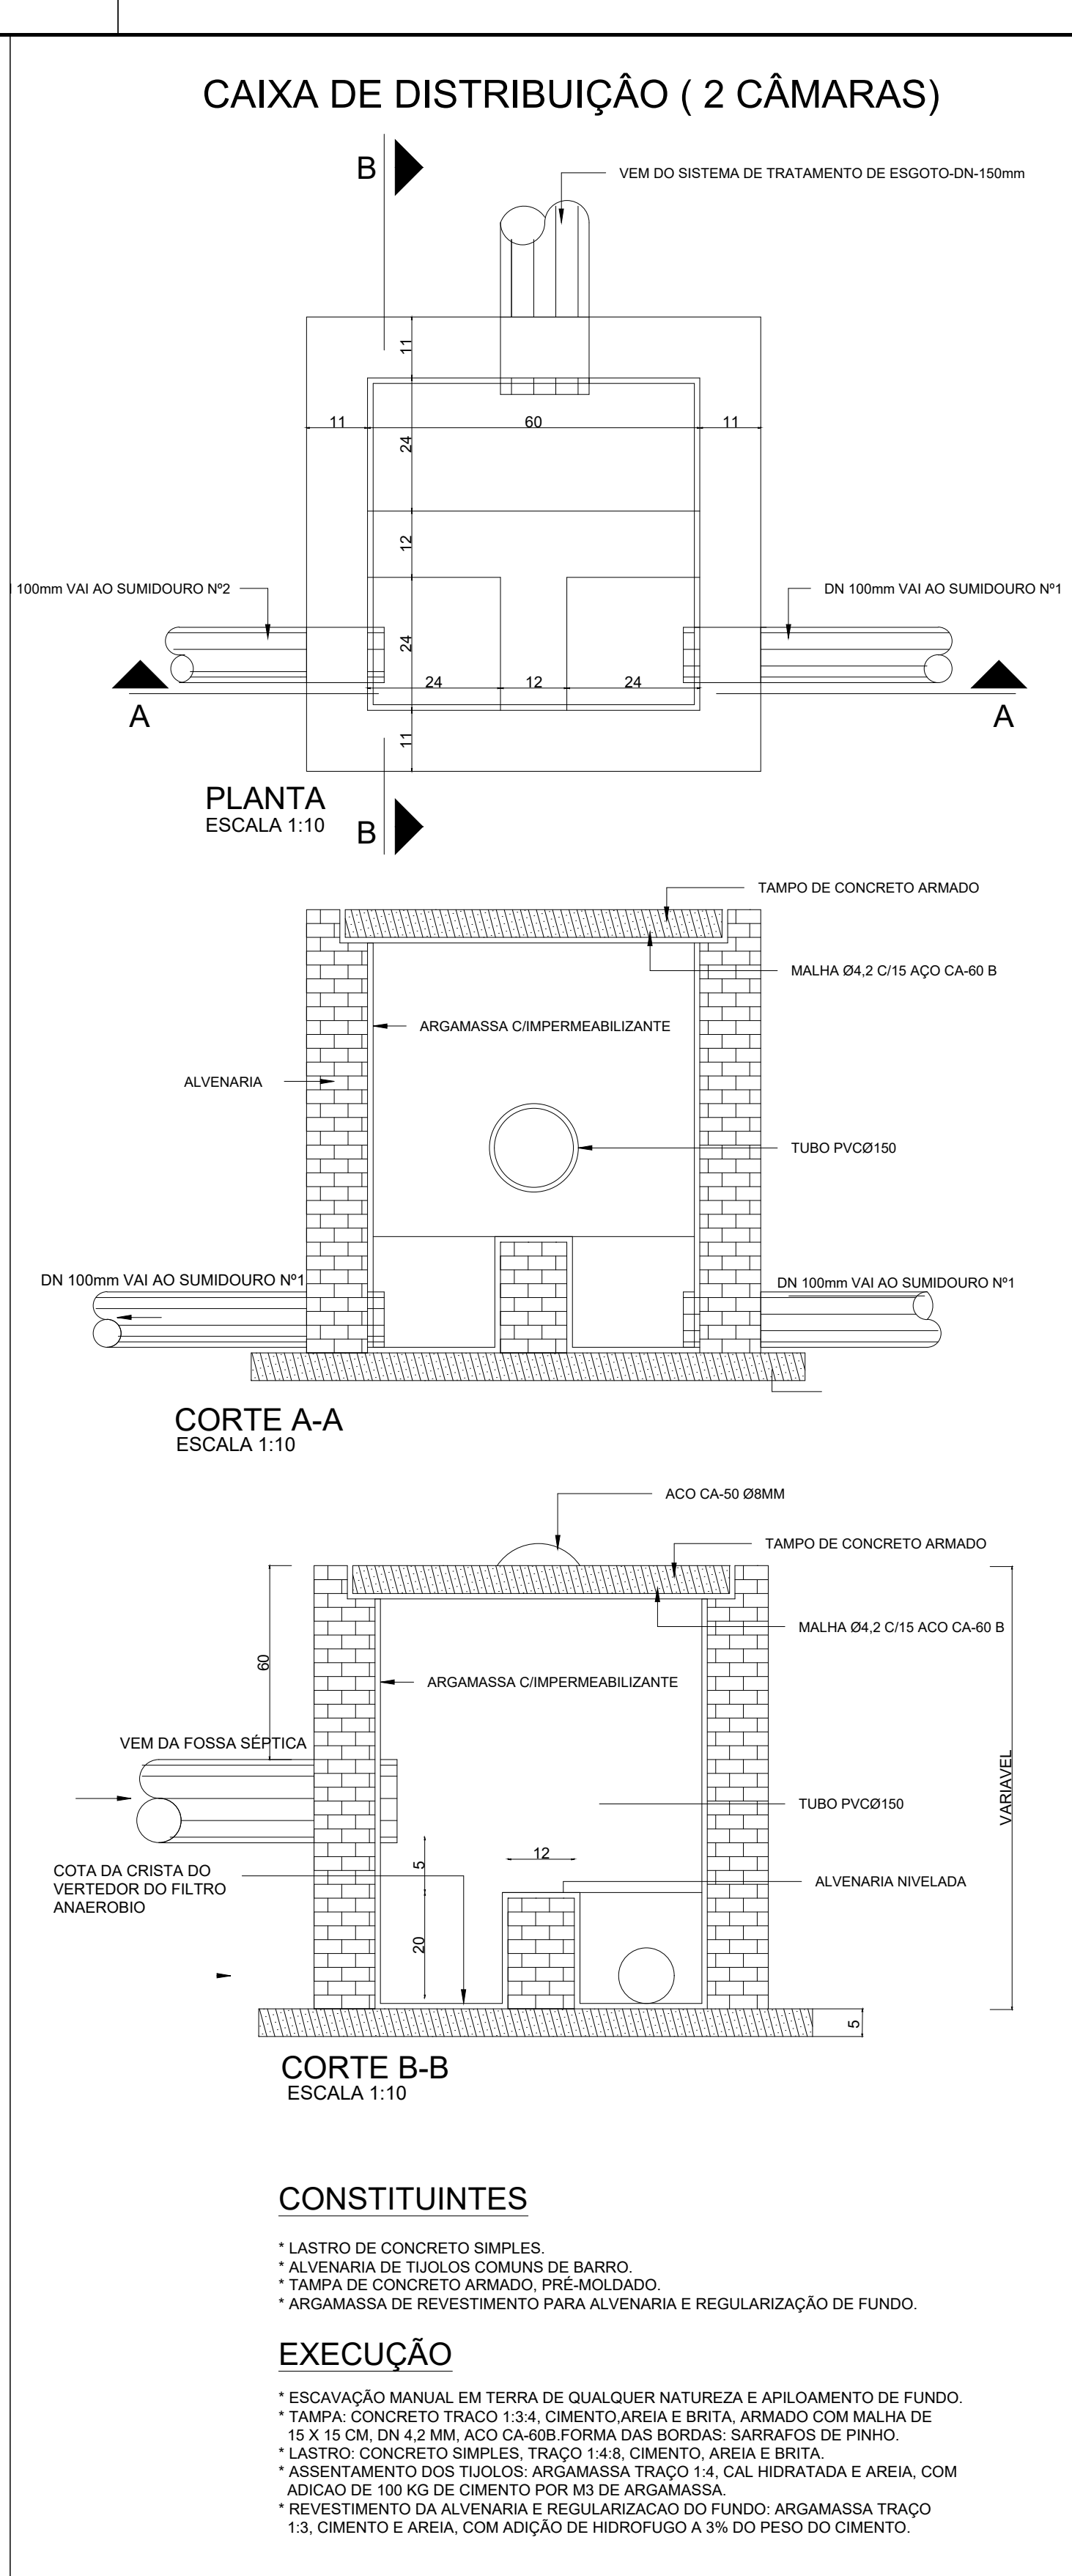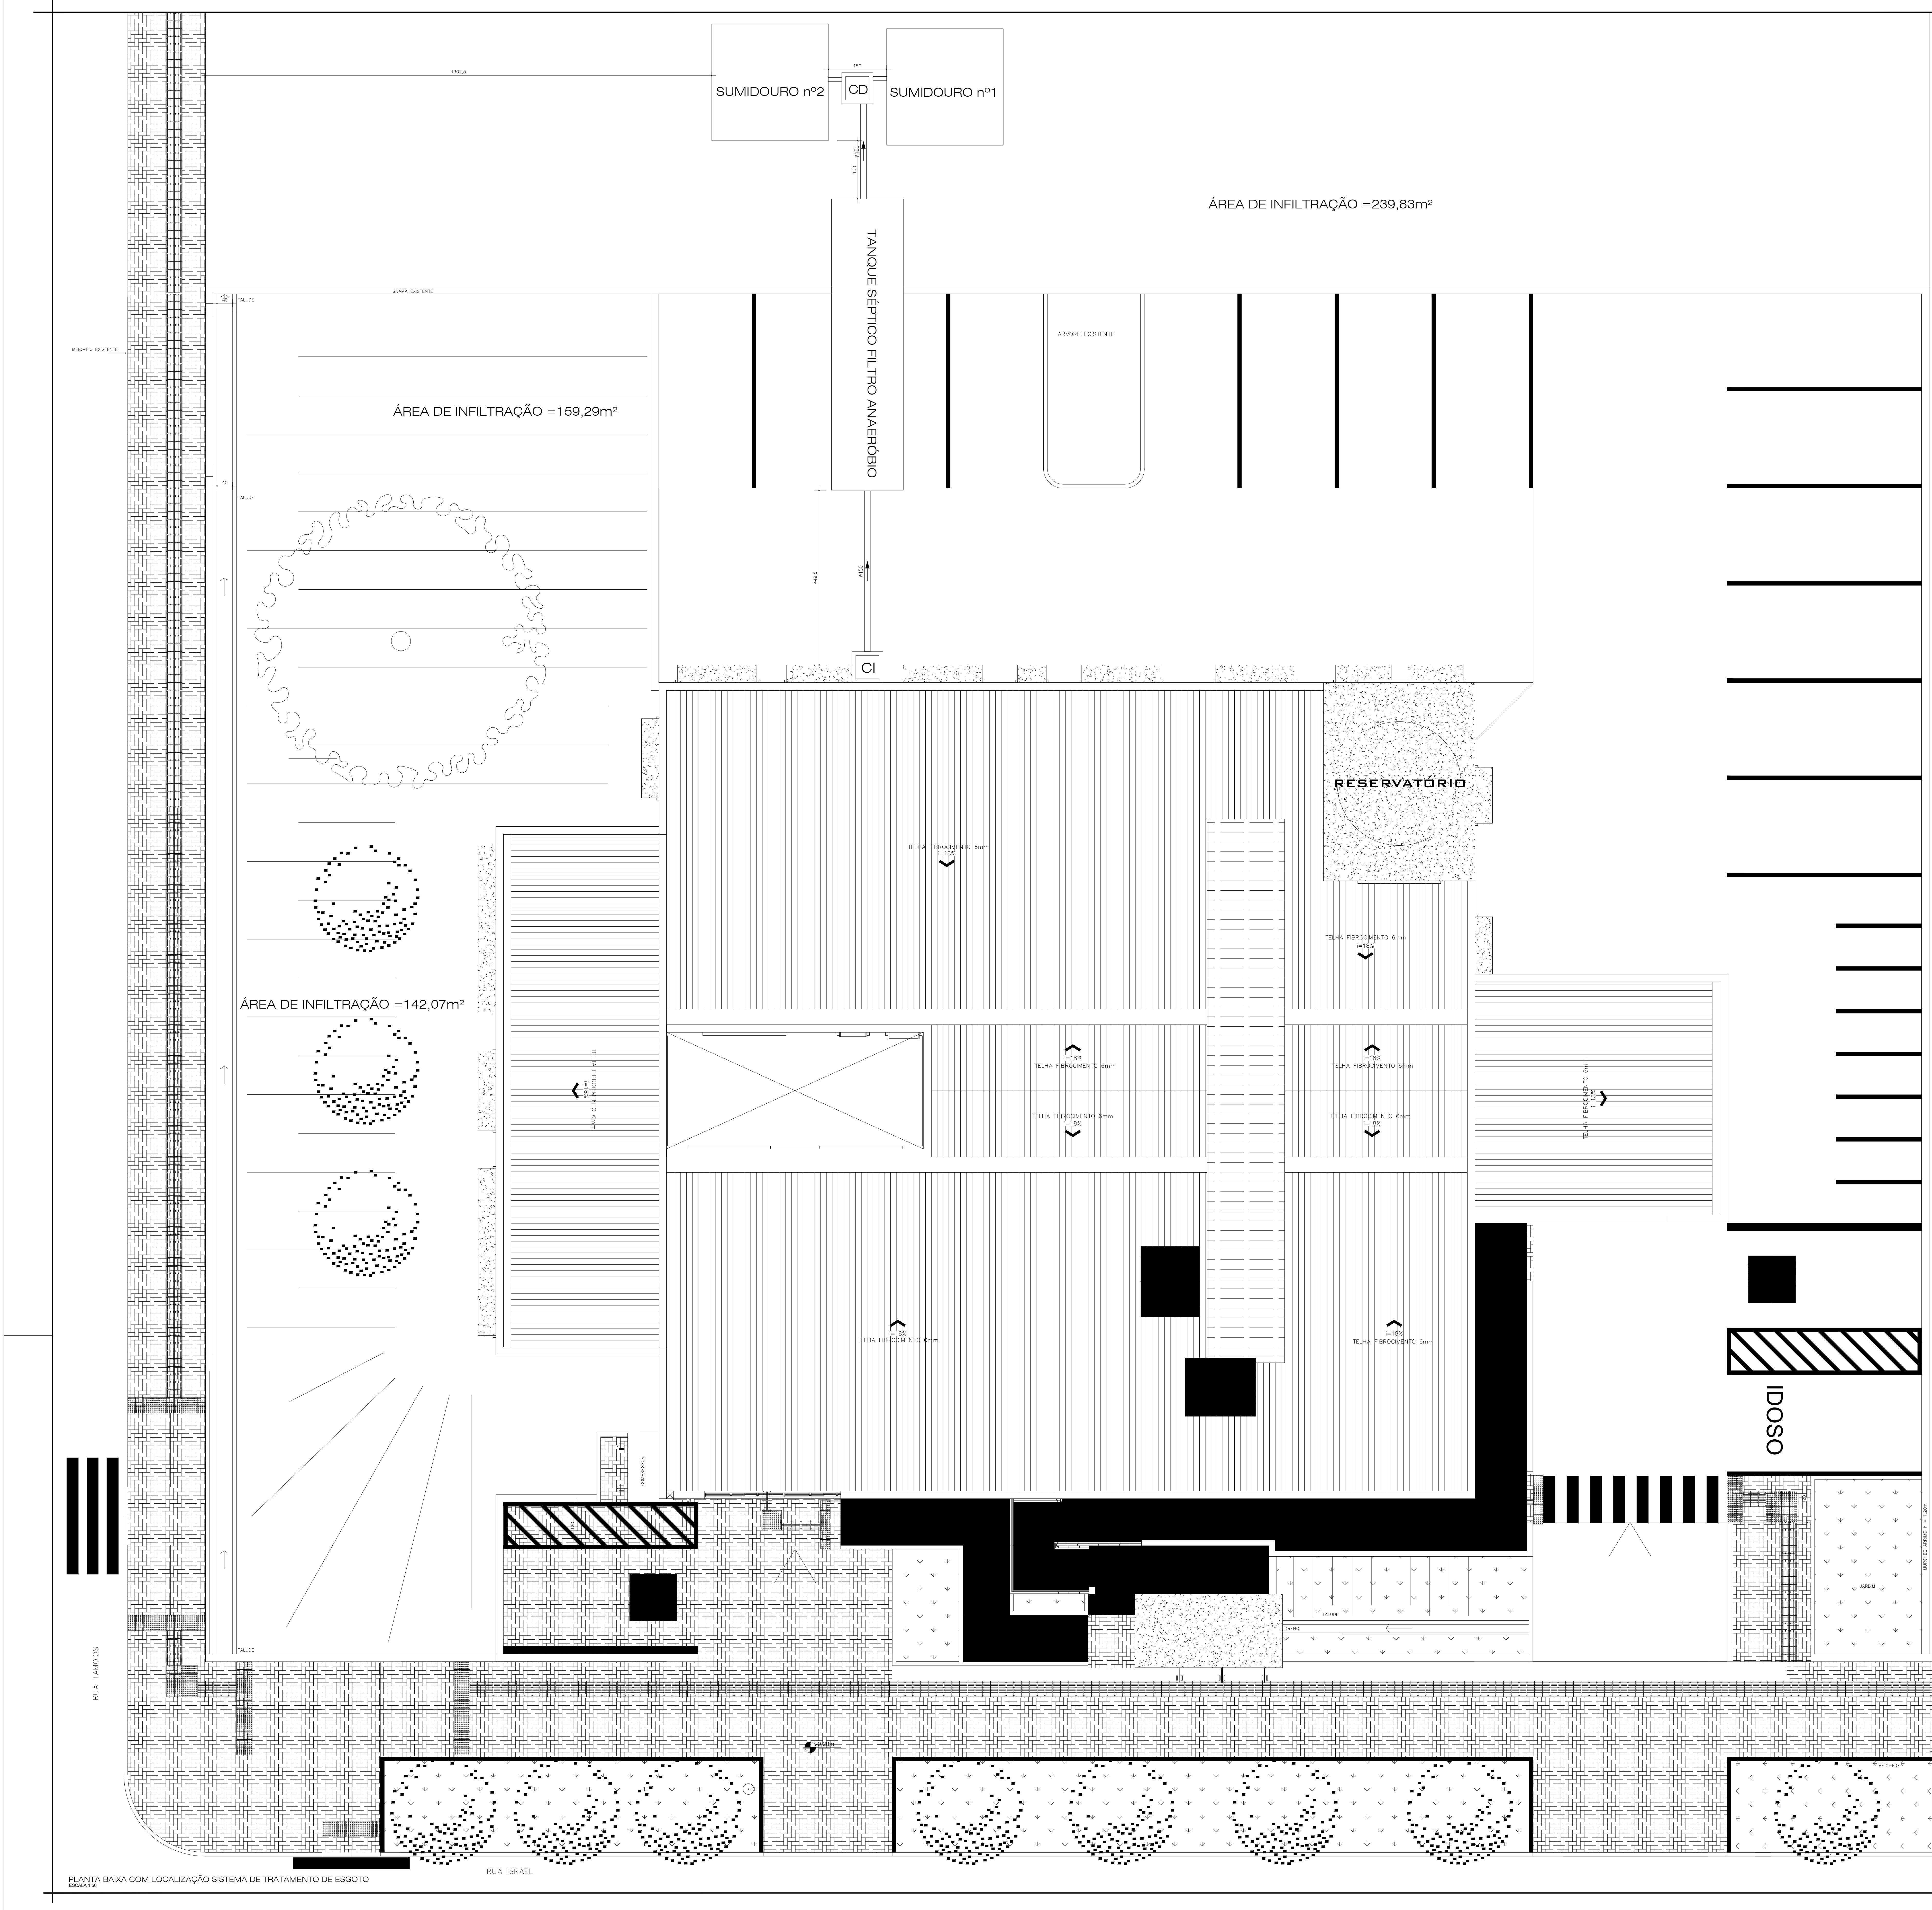

RESERVADO CARIMBOS APROVAÇÃO

| Nº | DESCRIÇÃO DAS REVISÕES | FECH. | APROV. | APROV. | DATA |
|----|------------------------|-------|--------|--------|------|
|    |                        |       |        |        |      |

**PREFEITURA MUNICIPAL DE CHAPECÓ**  
DEPARTAMENTO DE DESENVOLVIMENTO URBANO - SEDUR  
DEPARTAMENTO DE ELABORAÇÃO DE PROJETOS

OBRA: **U.B.S. ESPLANADA**

RESP. TÉCNICO PROJETO: \_\_\_\_\_ RESP. TÉCNICO EXECUÇÃO: \_\_\_\_\_ PREFEITURA DE CHAPECÓ: \_\_\_\_\_

**PROJETO HIDROSSANITÁRIO**



| REFERÊNCIA  | DATA    | ESCALA   | ÁREA | DESENHO | SE |
|---|---------|----------|------|---------|----|
| PLANTA BAIXA DE LOCAÇÃO DO SISTEMA TRATAMENTO DE ESGOTO | 07/2019 | INDICADA |      |         | 06 |

VISÃO: \_\_\_\_\_ DATA: \_\_\_\_\_ INDICADA: \_\_\_\_\_ DATA: \_\_\_\_\_


CONCLUÍDO: \_\_\_\_\_ DATA: \_\_\_\_\_ INDICADA: \_\_\_\_\_ DATA: \_\_\_\_\_

PROJETO: \_\_\_\_\_ DATA: \_\_\_\_\_ INDICADA: \_\_\_\_\_ DATA: \_\_\_\_\_



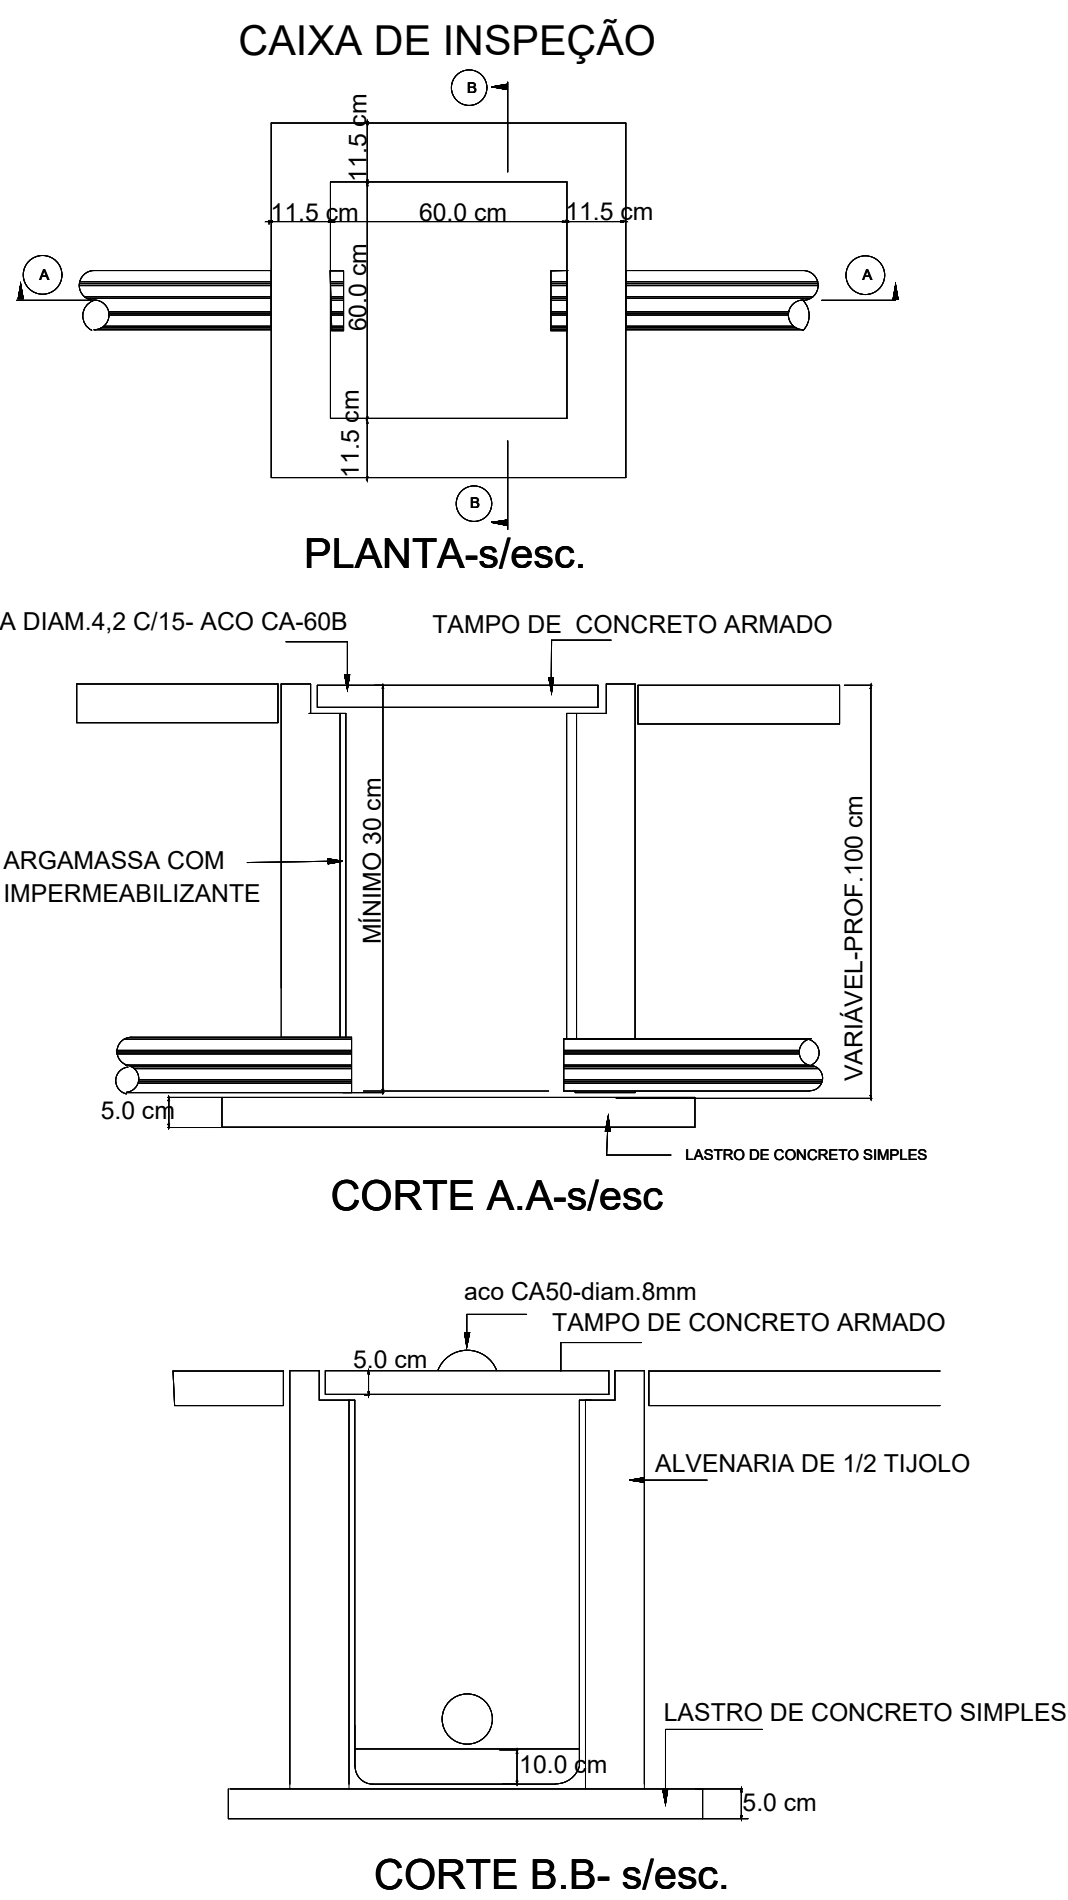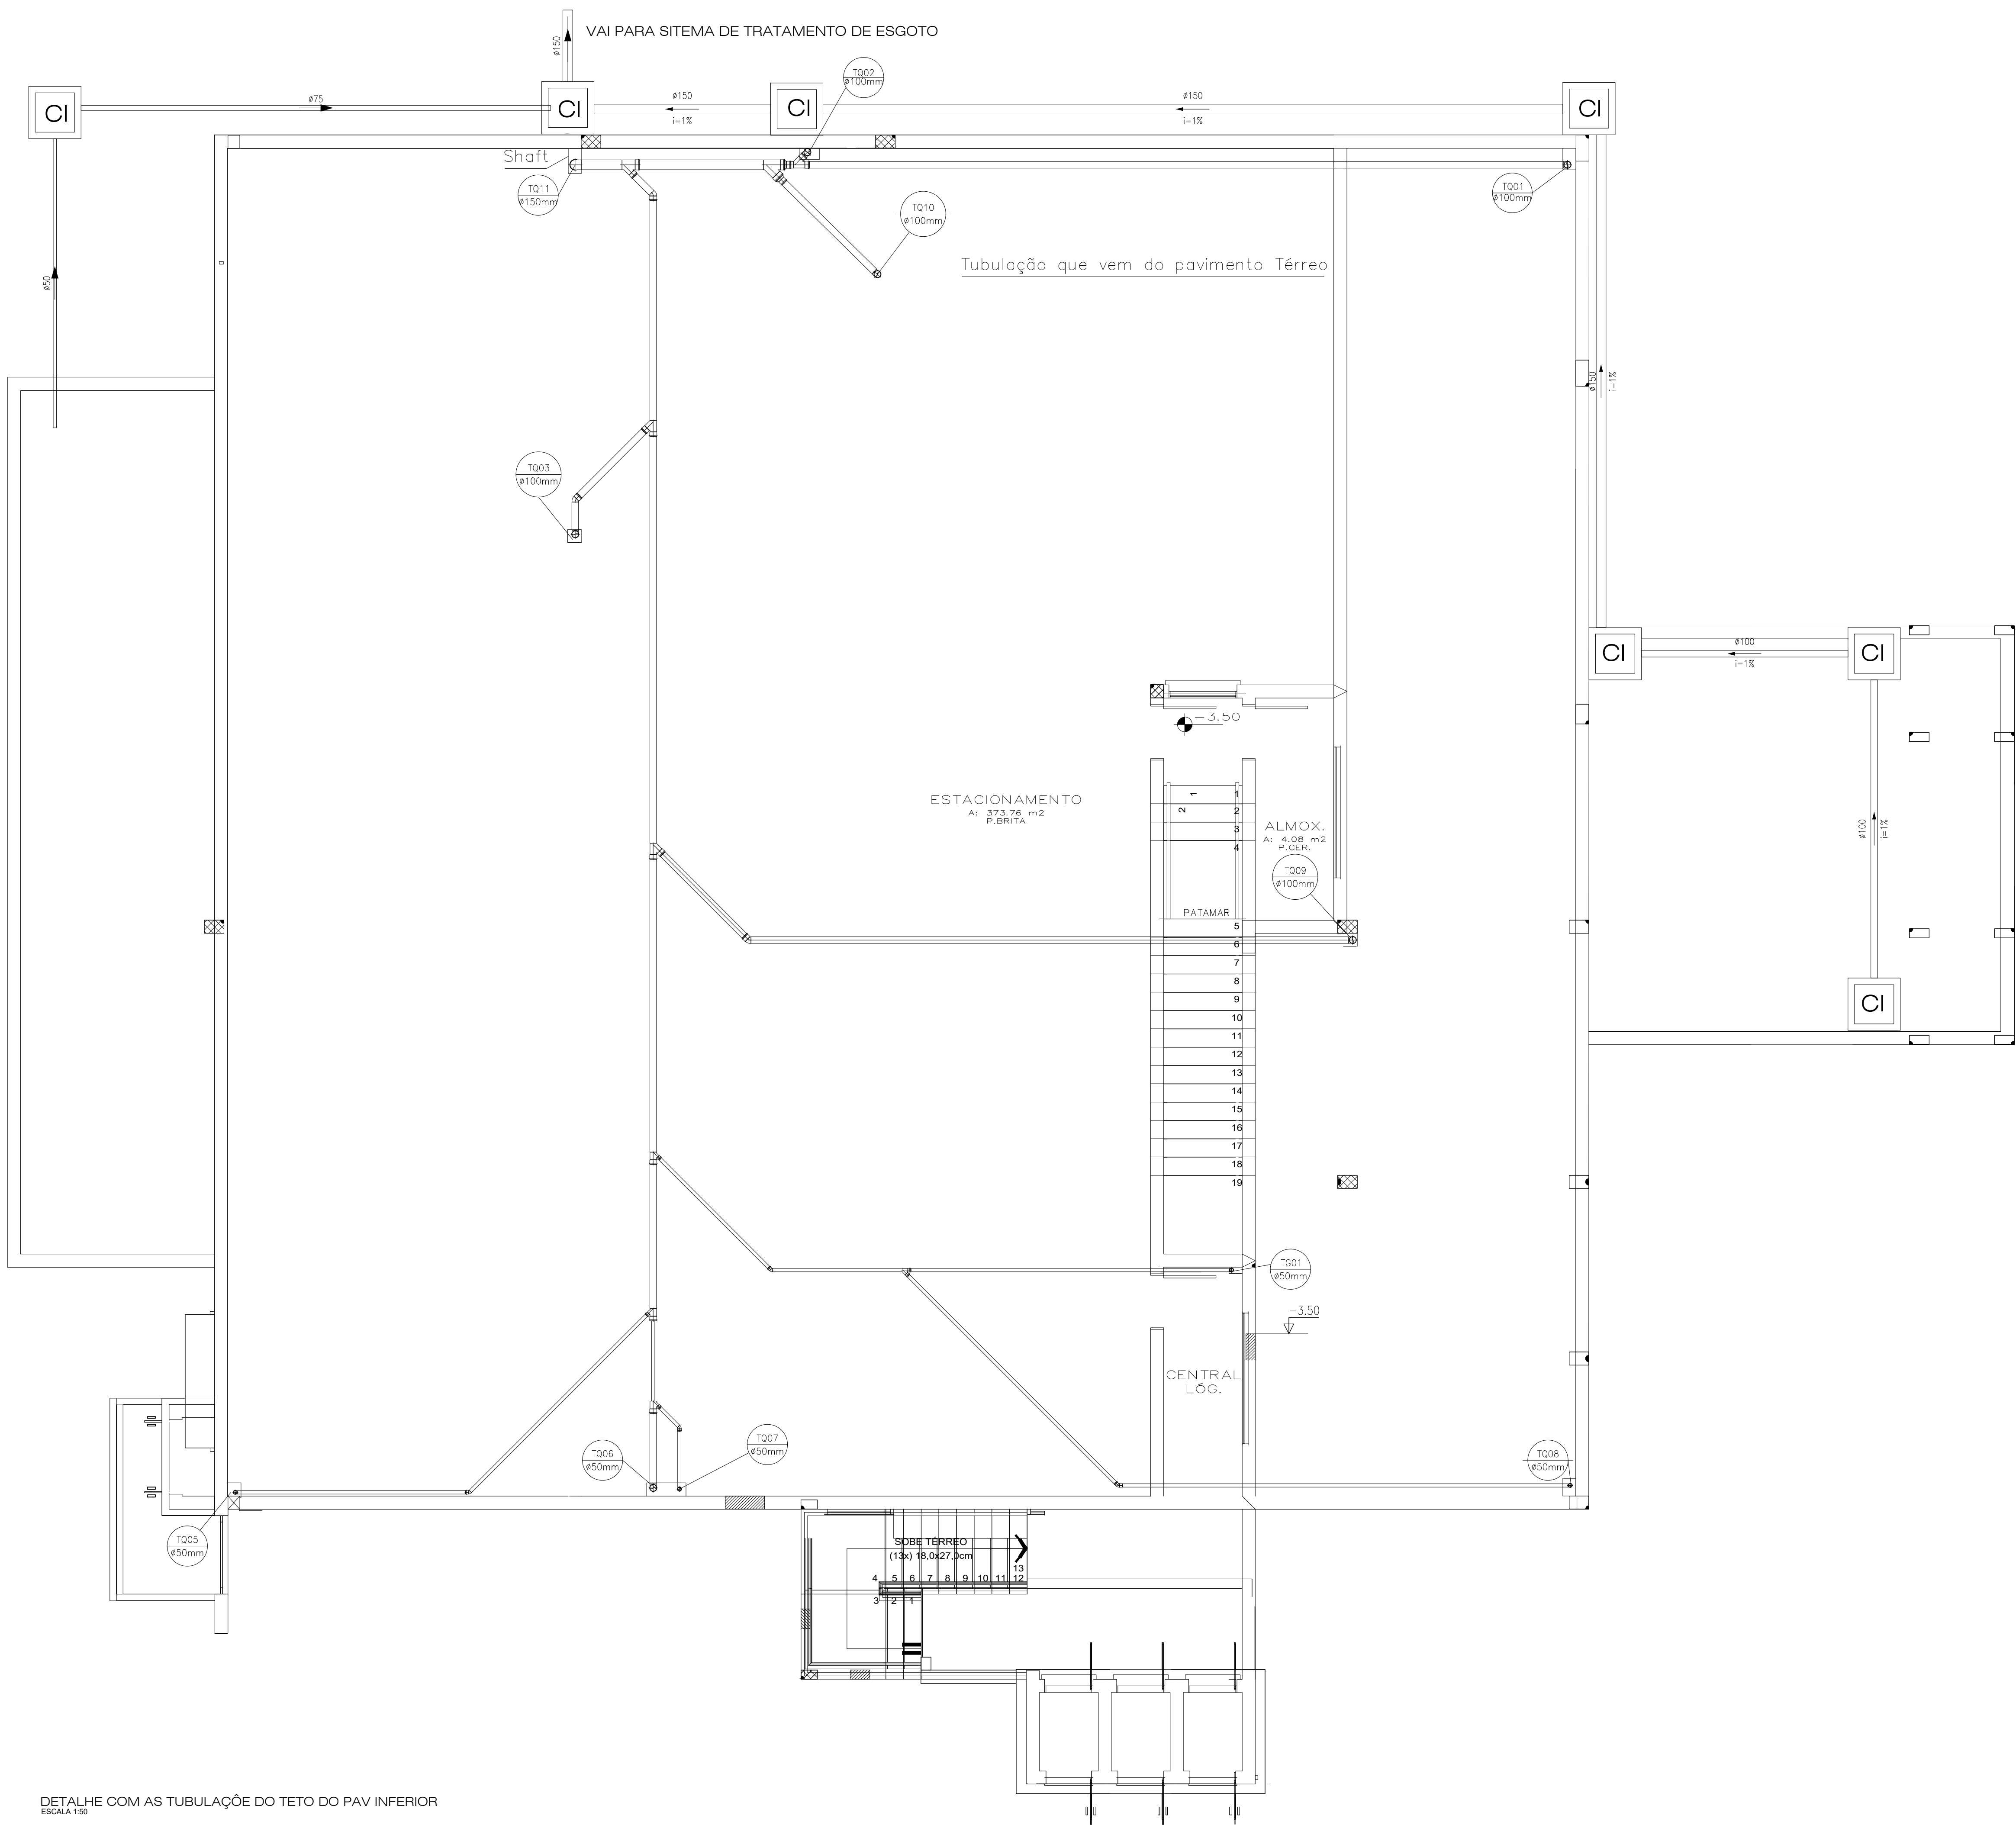

RESERVADO CARIMBOS APROVAÇÃO

|  |   |  |              |                       |                                       |
|--|---|--|--------------|-----------------------|---------------------------------------|
| Nº   | DISCRIMINAÇÃO DAS REVISÕES  | PROJ.  | APROV.       | APROV.                | DATA                                  |
|  <b>PREFEITURA MUNICIPAL DE CHAPECÓ</b> |   | SECRETARIA DE DESENVOLVIMENTO URBANO - SEDUR |              |                       |                                       |
|  |   | DEPARTAMENTO ELABORAÇÃO DE PROJETOS          |              |                       |                                       |
| ORNA <b>U.B.S. ESPLANADA</b>   |   |  |              |                       |                                       |
| RESP. TÉCNICO PROJETO  |   | RESP. TÉCNICO EXECUÇÃO                       |              | PREFEITURA DE CHAPECÓ |                                       |
| <b>PROJETO HIDROSSANITÁRIO</b>   |   |  |              |                       |                                       |
| REFERÊNCIA<br>PLANTA DO TETO DO PAV INFERIOR   |   |  |              |                       | SE<br>NÚMERO DA FRANQUIA<br><b>07</b> |
| VISTO  | DATA<br>SET/2019  | ESCALA<br>INDICADA                           | ÁREA<br>XXXX | DESENHO<br>XXXX       | QUANTIDADE DAS FRANQUIAS<br>07 - 07   |
| CONCLUÍDO  | ARQUIVO:<br>SP- ALVARO-PROJETOS 2019- USB ESPLANADA -PROJETO HIDROSSANITÁRIO- FINAL |  |              |                       |                                       |